



Схема расположения листов

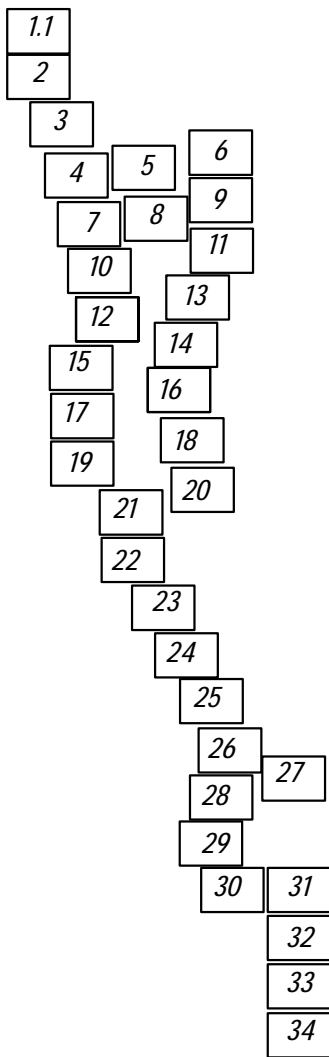

Инв. № подл.	Подп. и дата.	Взам. инв. №				<p align="center">030-10-15.ППО</p> <p align="center">Реконструкция и строительство водопроводных сетей и объектов с. Тогур</p>			
		Изм.	Кол. уч.	Лист	№ док.				
		ГИП	Казимиров	<i>[Signature]</i>	10.15	Наружные сети водоснабжения	П	1	34
		Н.контр.	Гращенко	<i>[Signature]</i>	10.15				
		Провер.	Казимиров	<i>[Signature]</i>	10.15				
		Разраб.	Шмыгин	<i>[Signature]</i>	10.15				
						Схема расположения листов	ООО «ТЭПКОМ»		

Инд. № подл.	Подп. и дата	Взам. инд. №

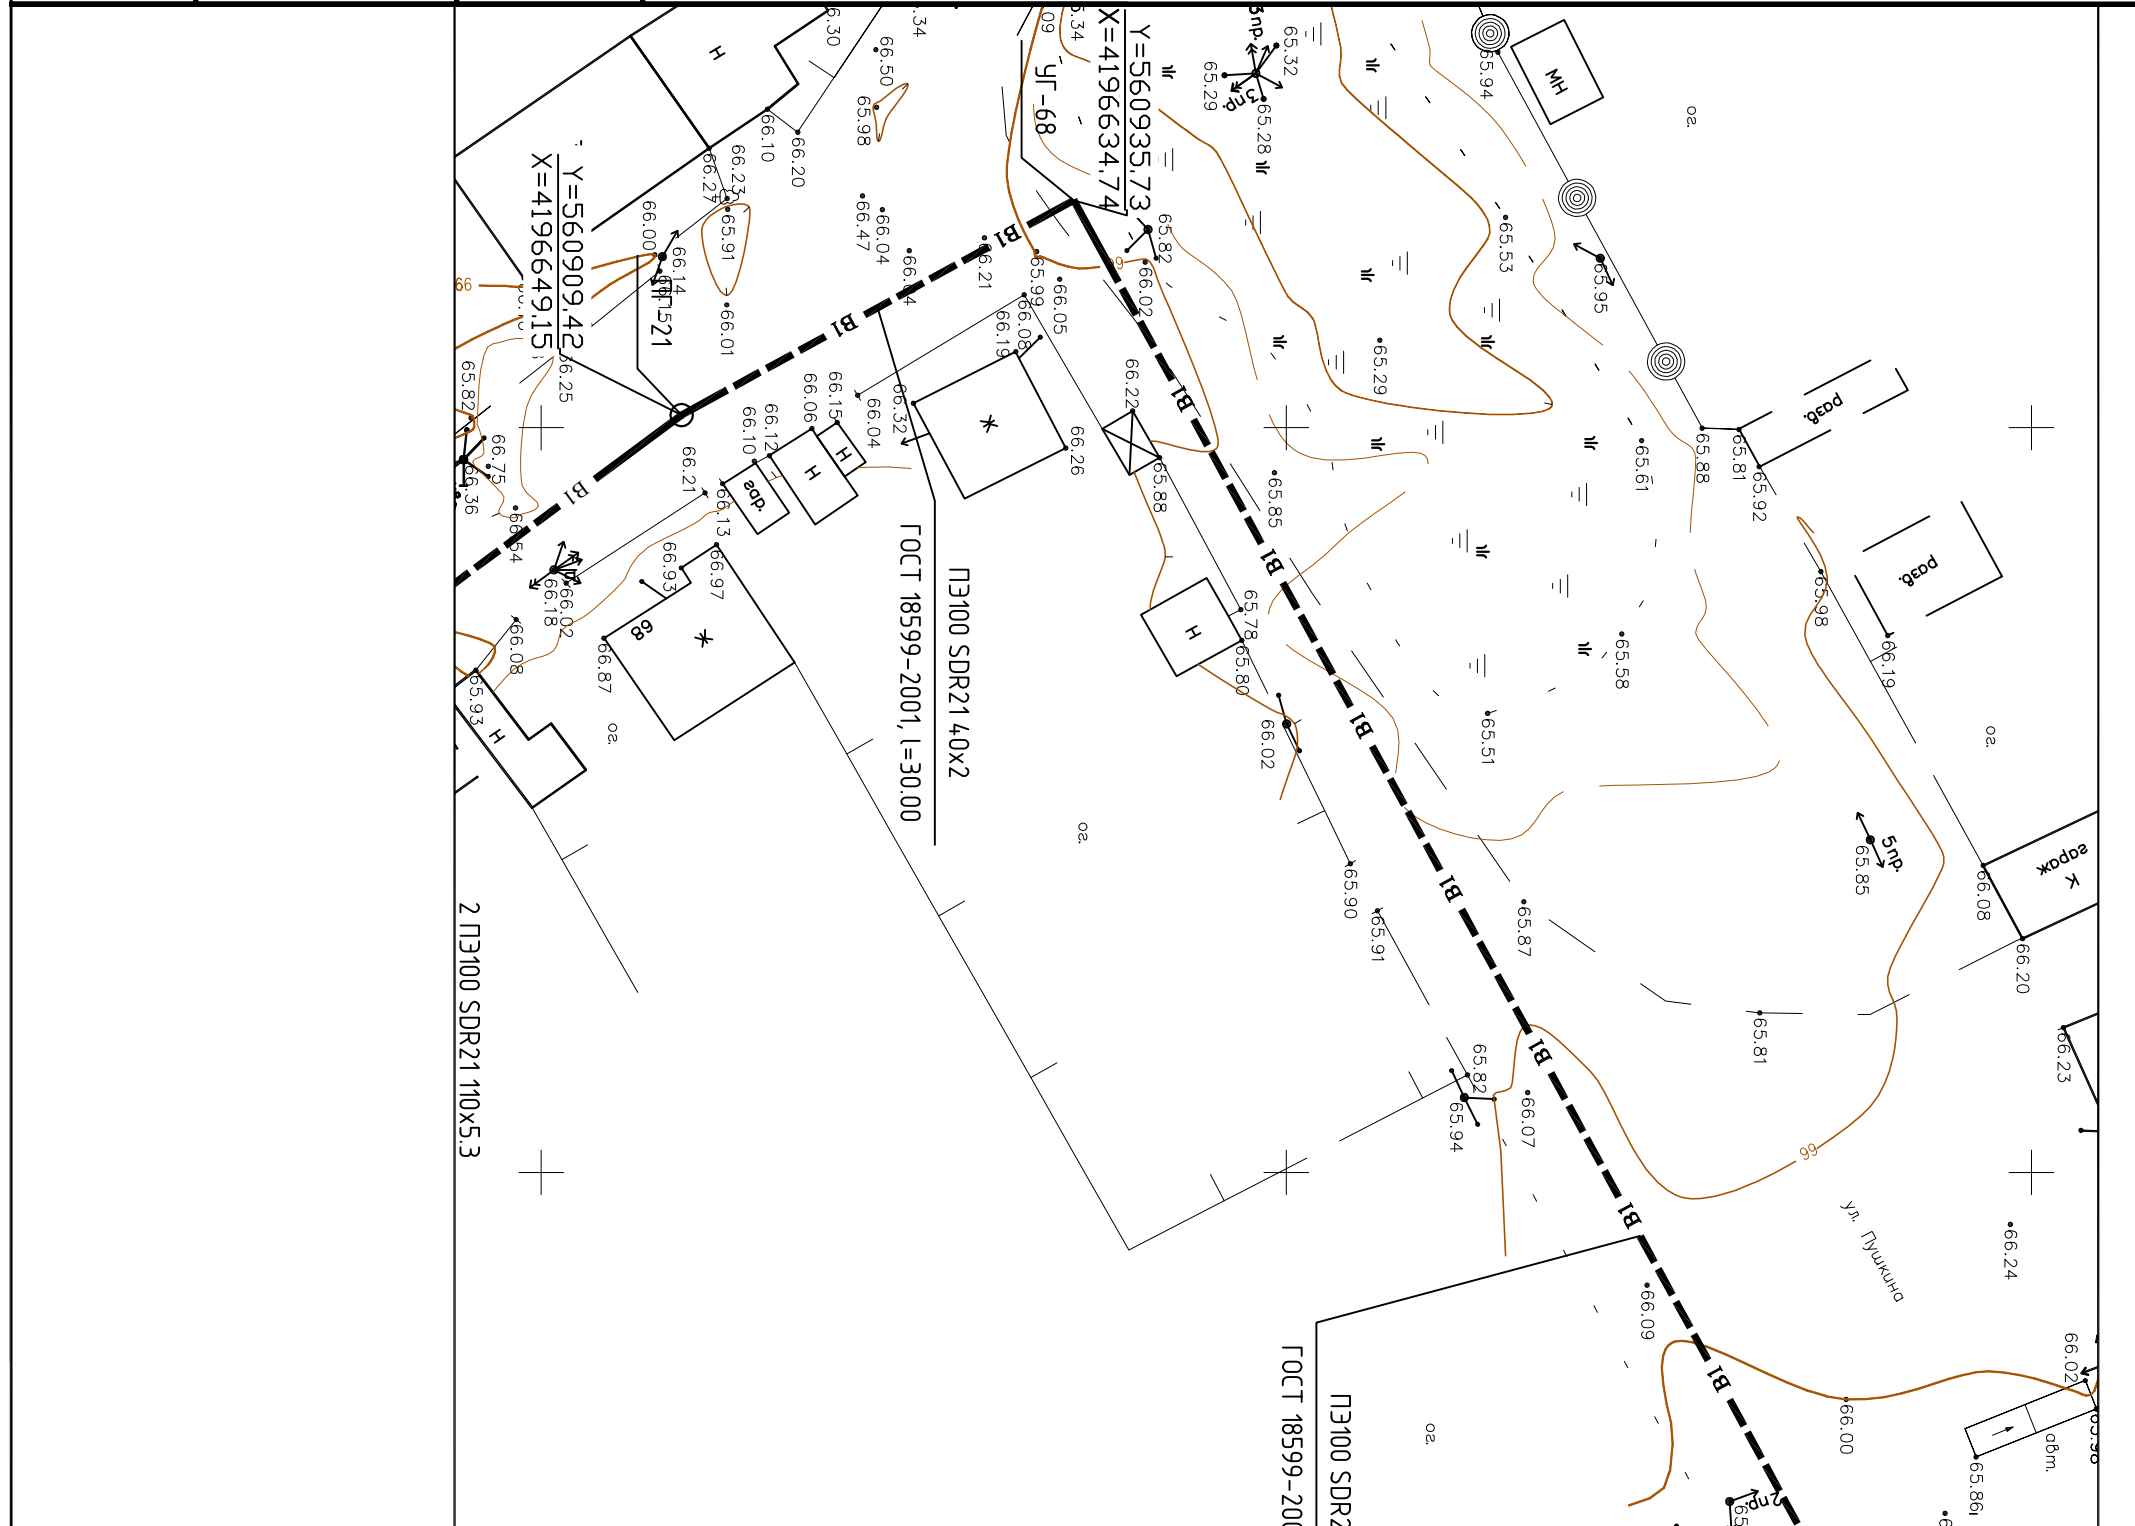

Изм.	Кол. уч.	Лист	№ док.	Подп.	Дата	
ГИП		Казимиров		<i>[Signature]</i>	10.15	
Н.контр.		Гращенко		<i>[Signature]</i>	10.15	
Провед.		Казимиров		<i>[Signature]</i>	10.15	
Разраб.		Шмыгин		<i>[Signature]</i>	10.15	


030-10-15.ЛТТО

Реконструкция и строительство водопроводных сетей и объектов с. Тогур

Наружные сети водоснабжения

Масштаб 1:500

ООО «ТЭПКОМ»

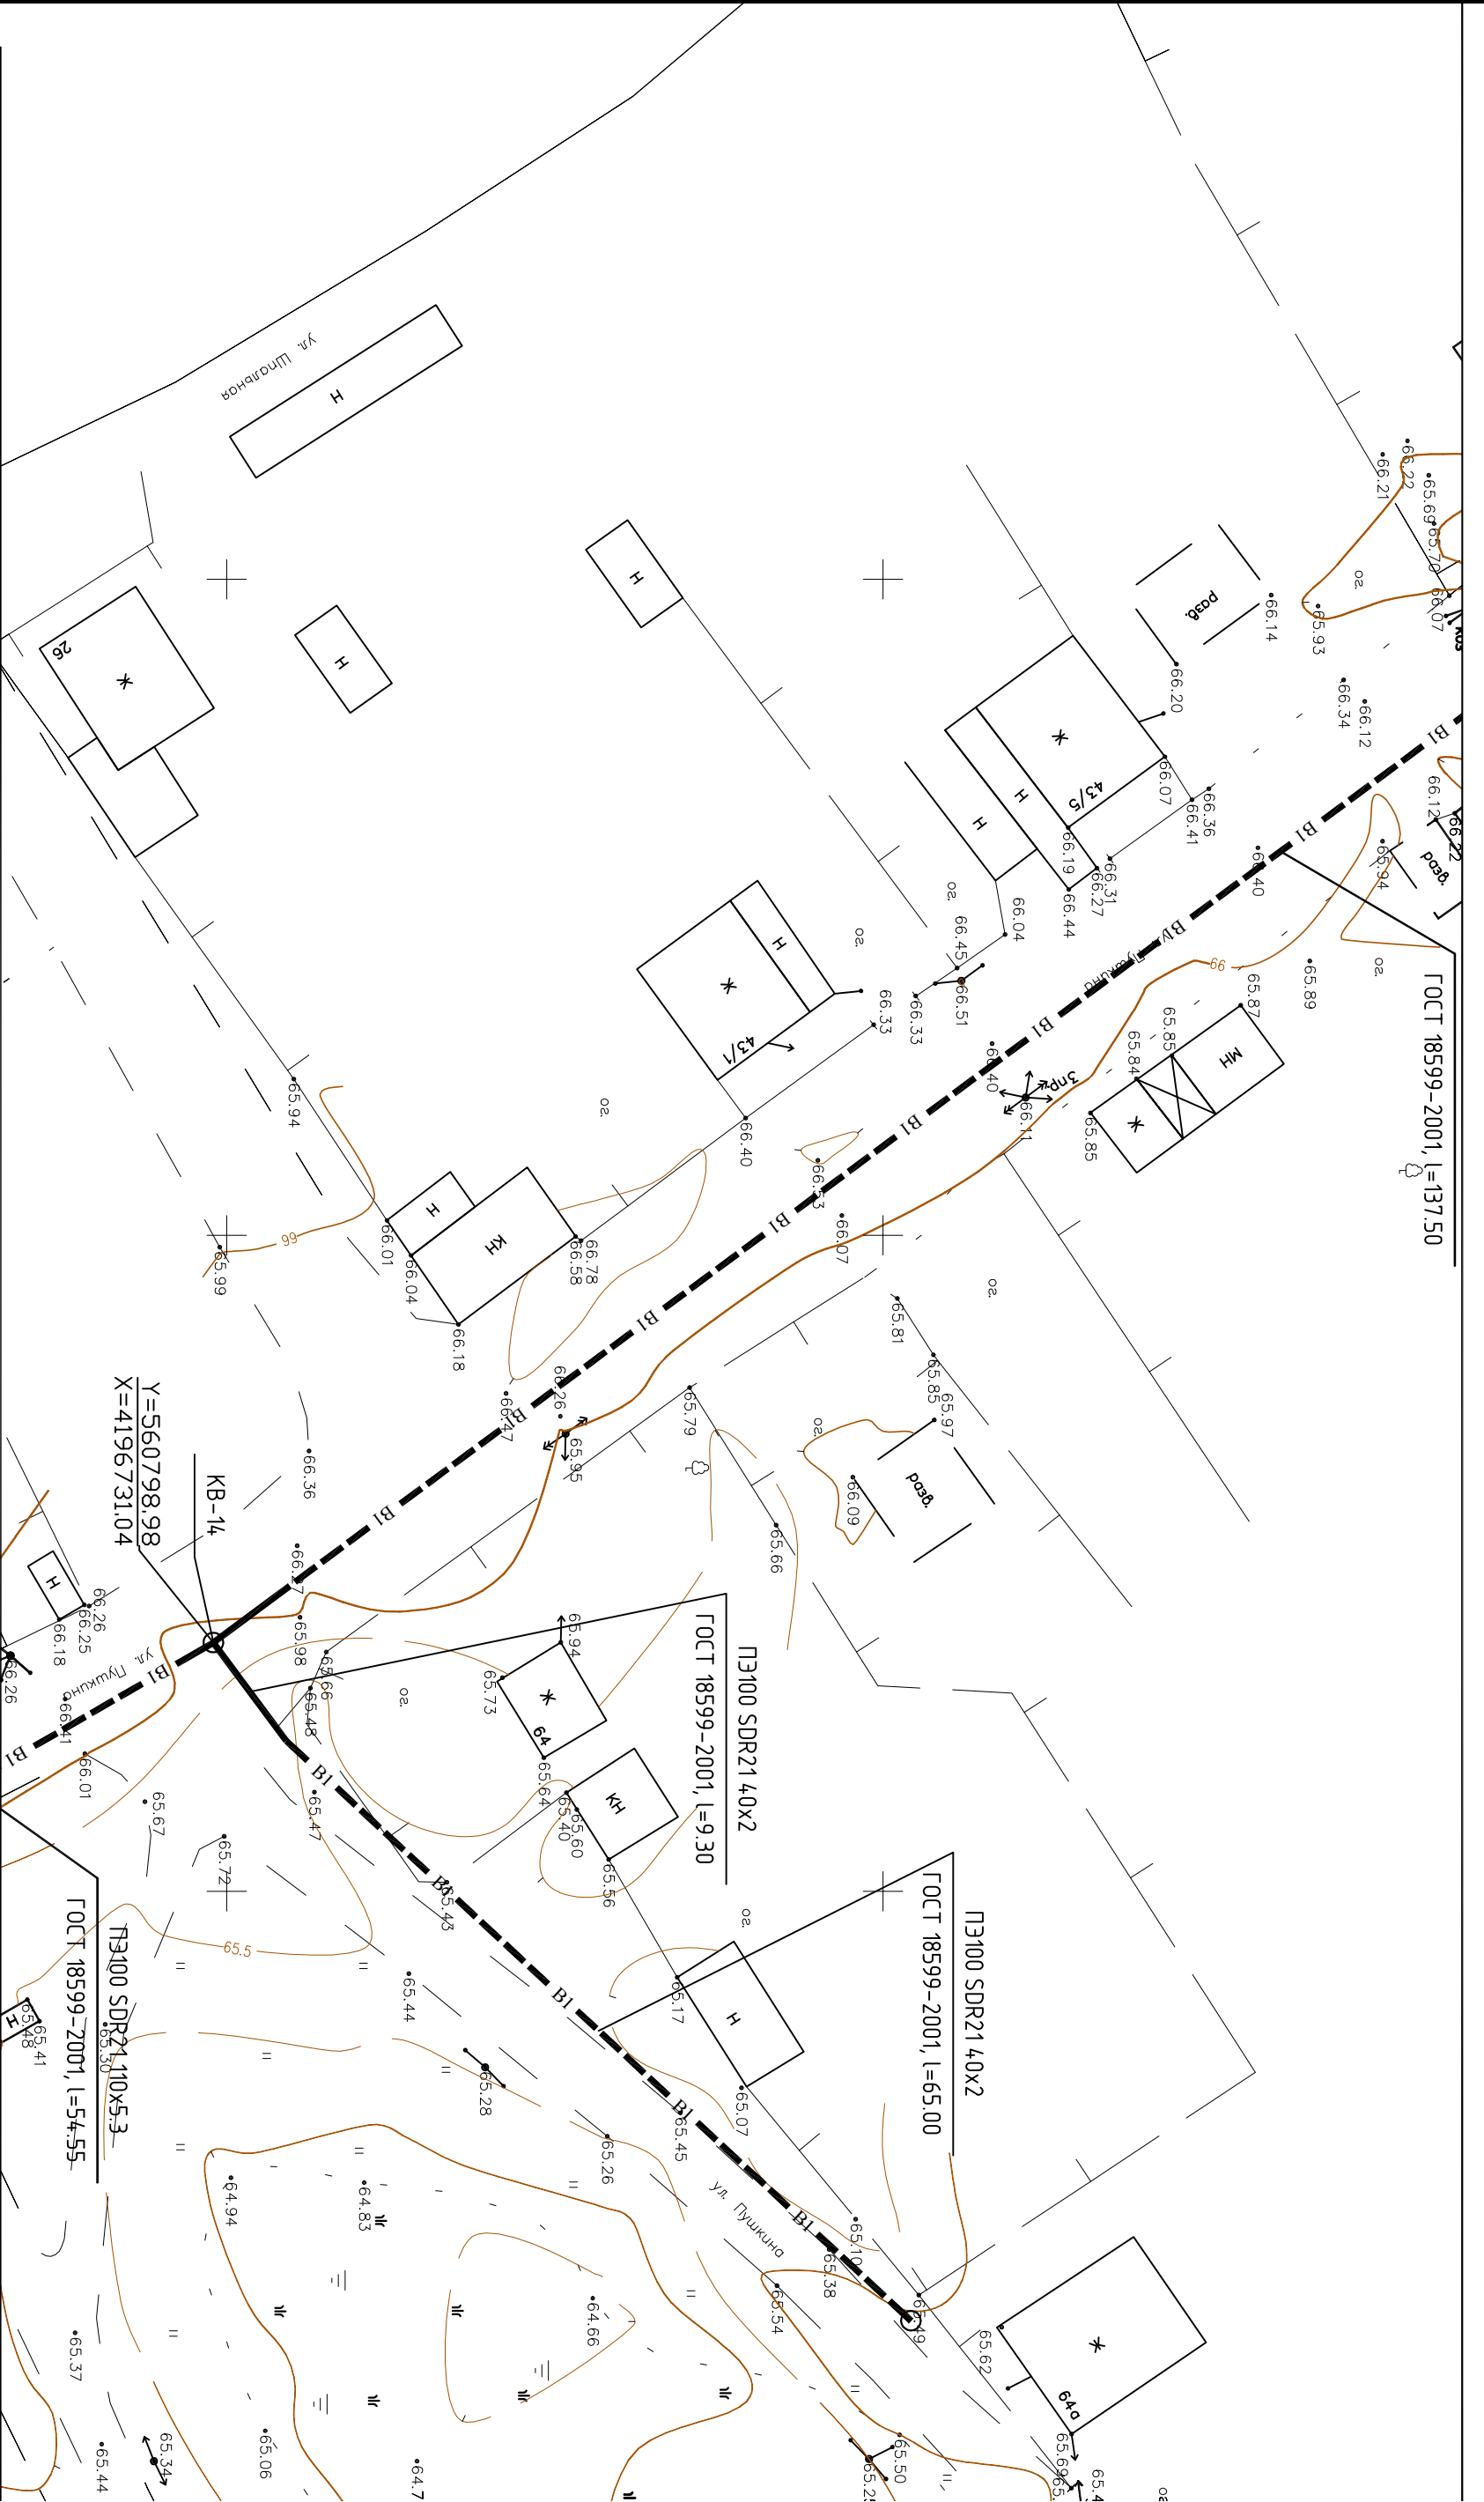

Инв. № подл.	Подп. и дата	Взам. инв. №

Изм.	Кол. уч.	Лист	№ док.	Подп.	Дата
ГИП		Казимиров			10.15
Н.контр.		Грашенко			10.15
Проект.		Казимиров			10.15
Разраб.		Шмыгин			10.15

030-10-15.ПТО

Реконструкция и строительство водопроводных сетей и объектов с. Тогур


Наружные сети водоснабжения


План трассы сети водоснабжения
Масштаб 1:500

Лист	Лист	Листов
П	2	34

ООО «ТЭПКОМ»

Инв. № подл.	Подп. и дата	Взам. инв. №

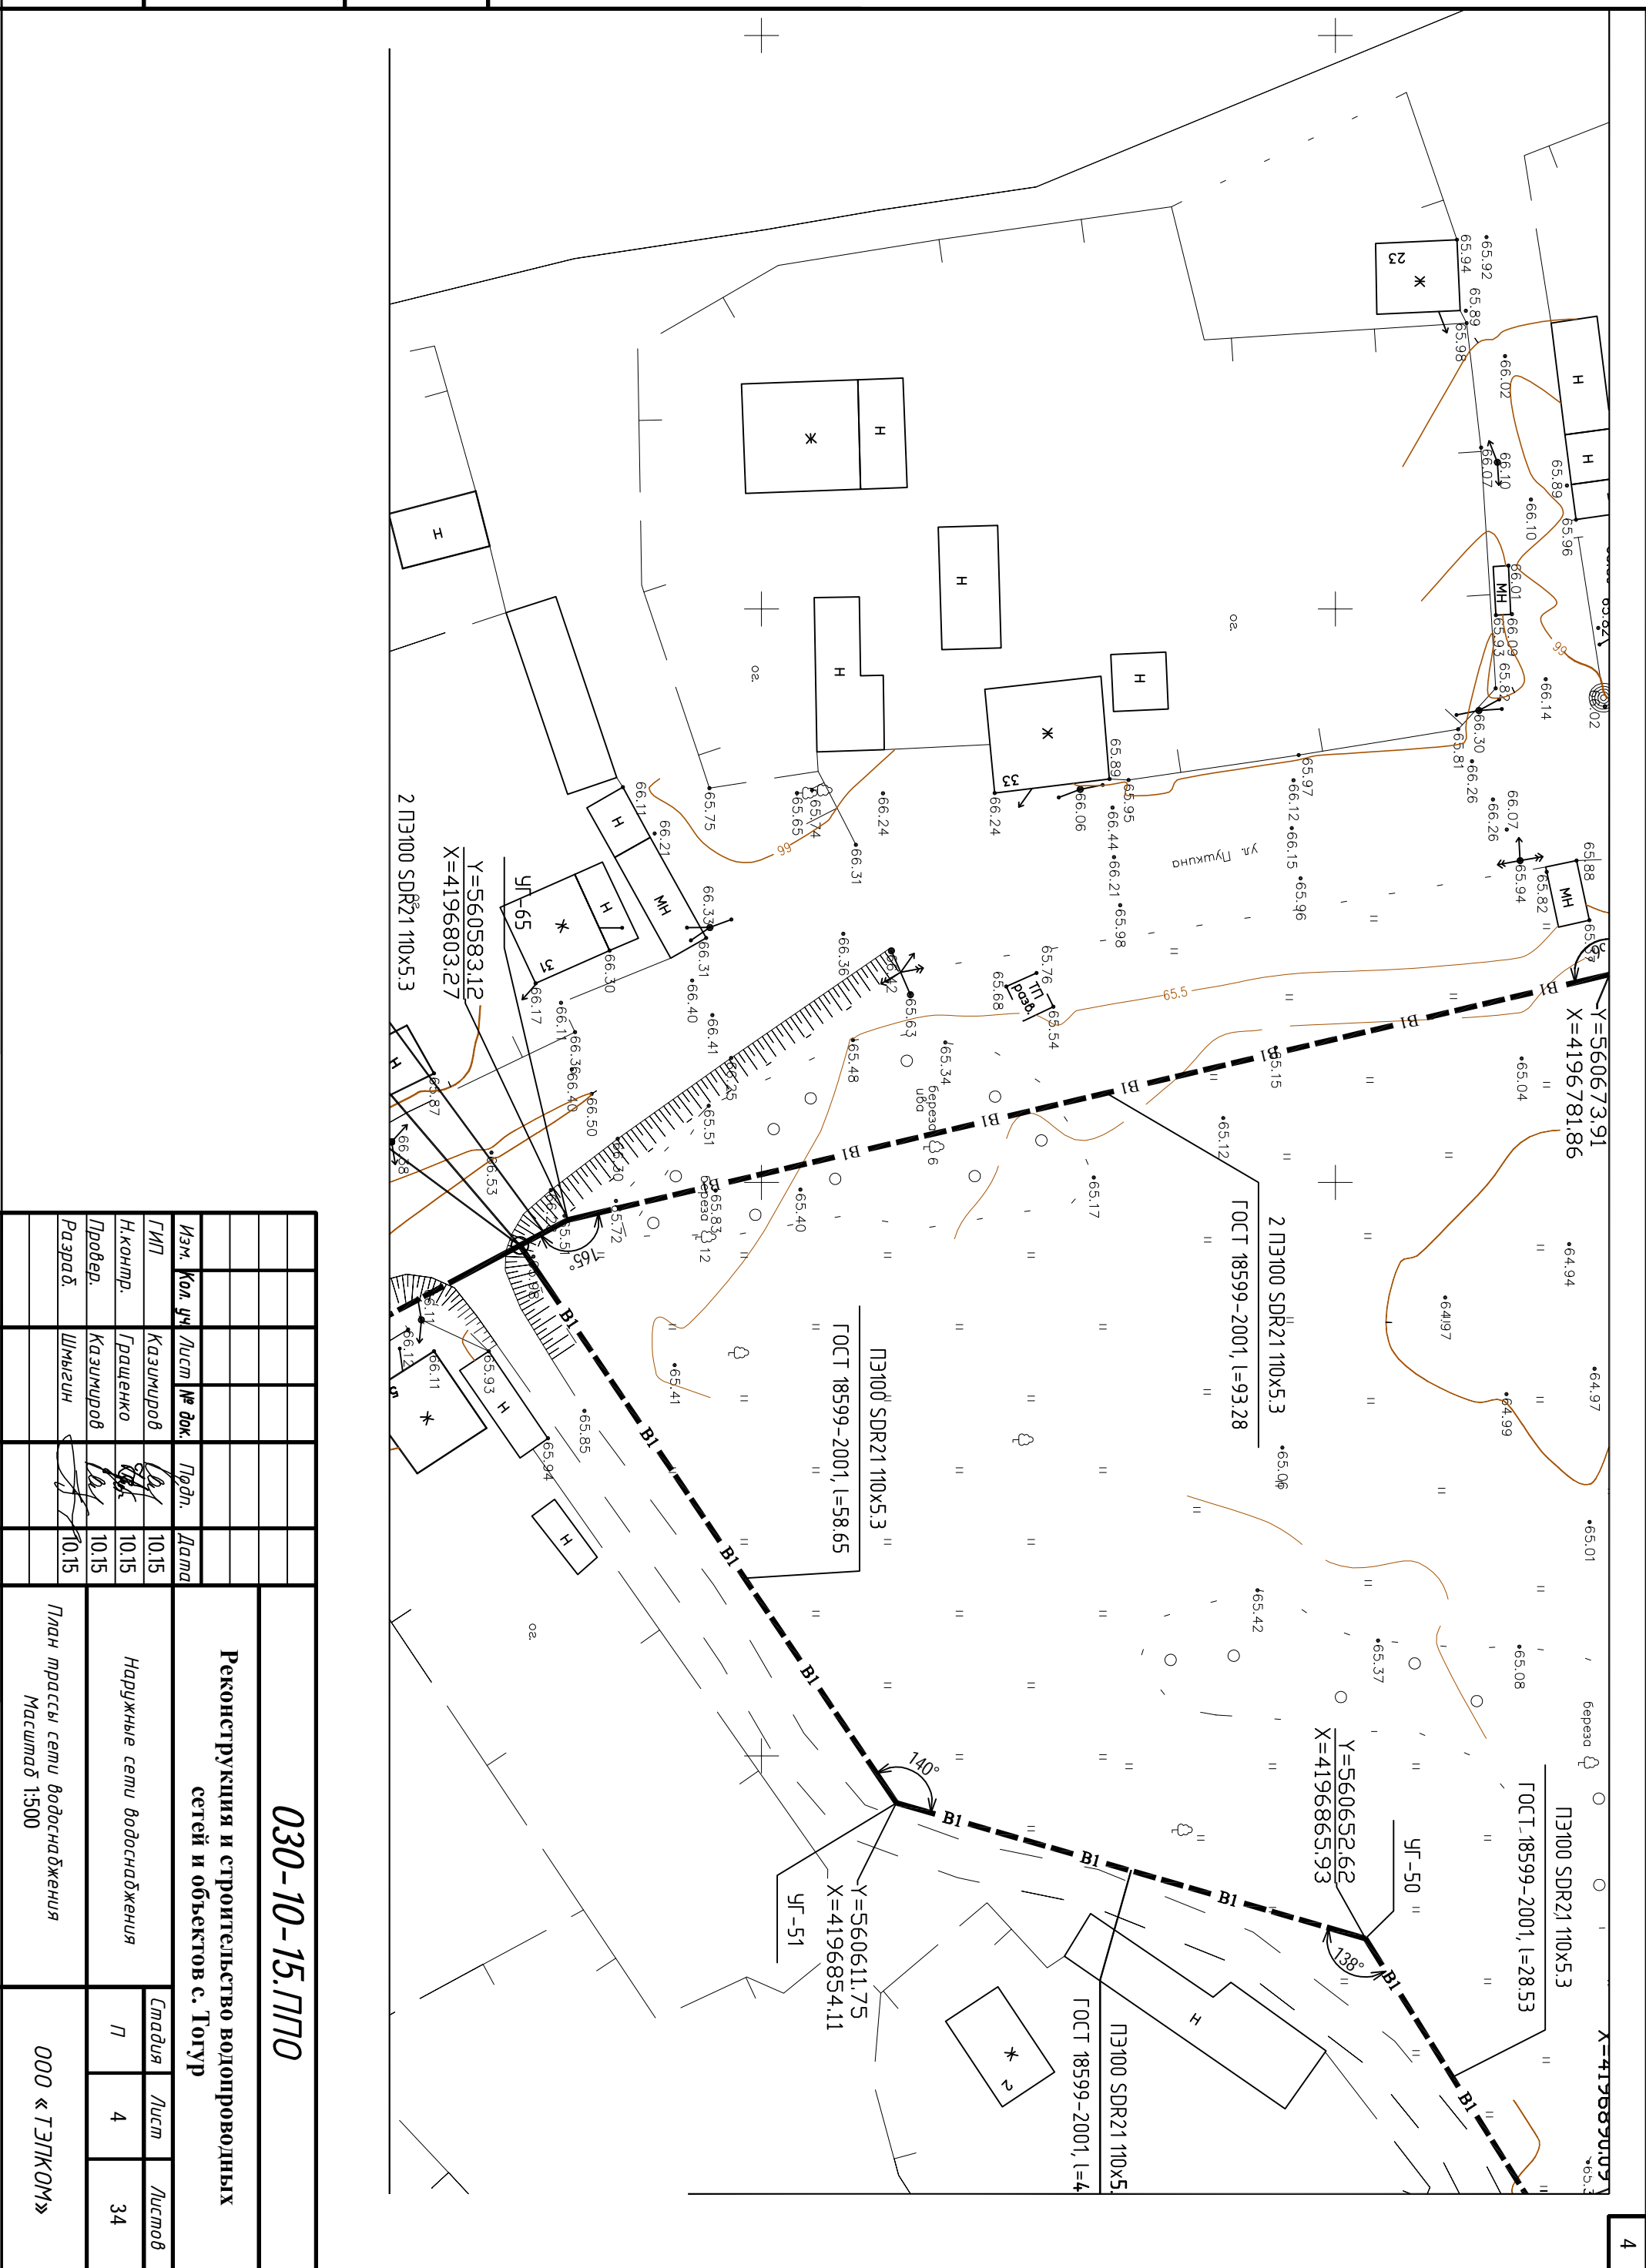


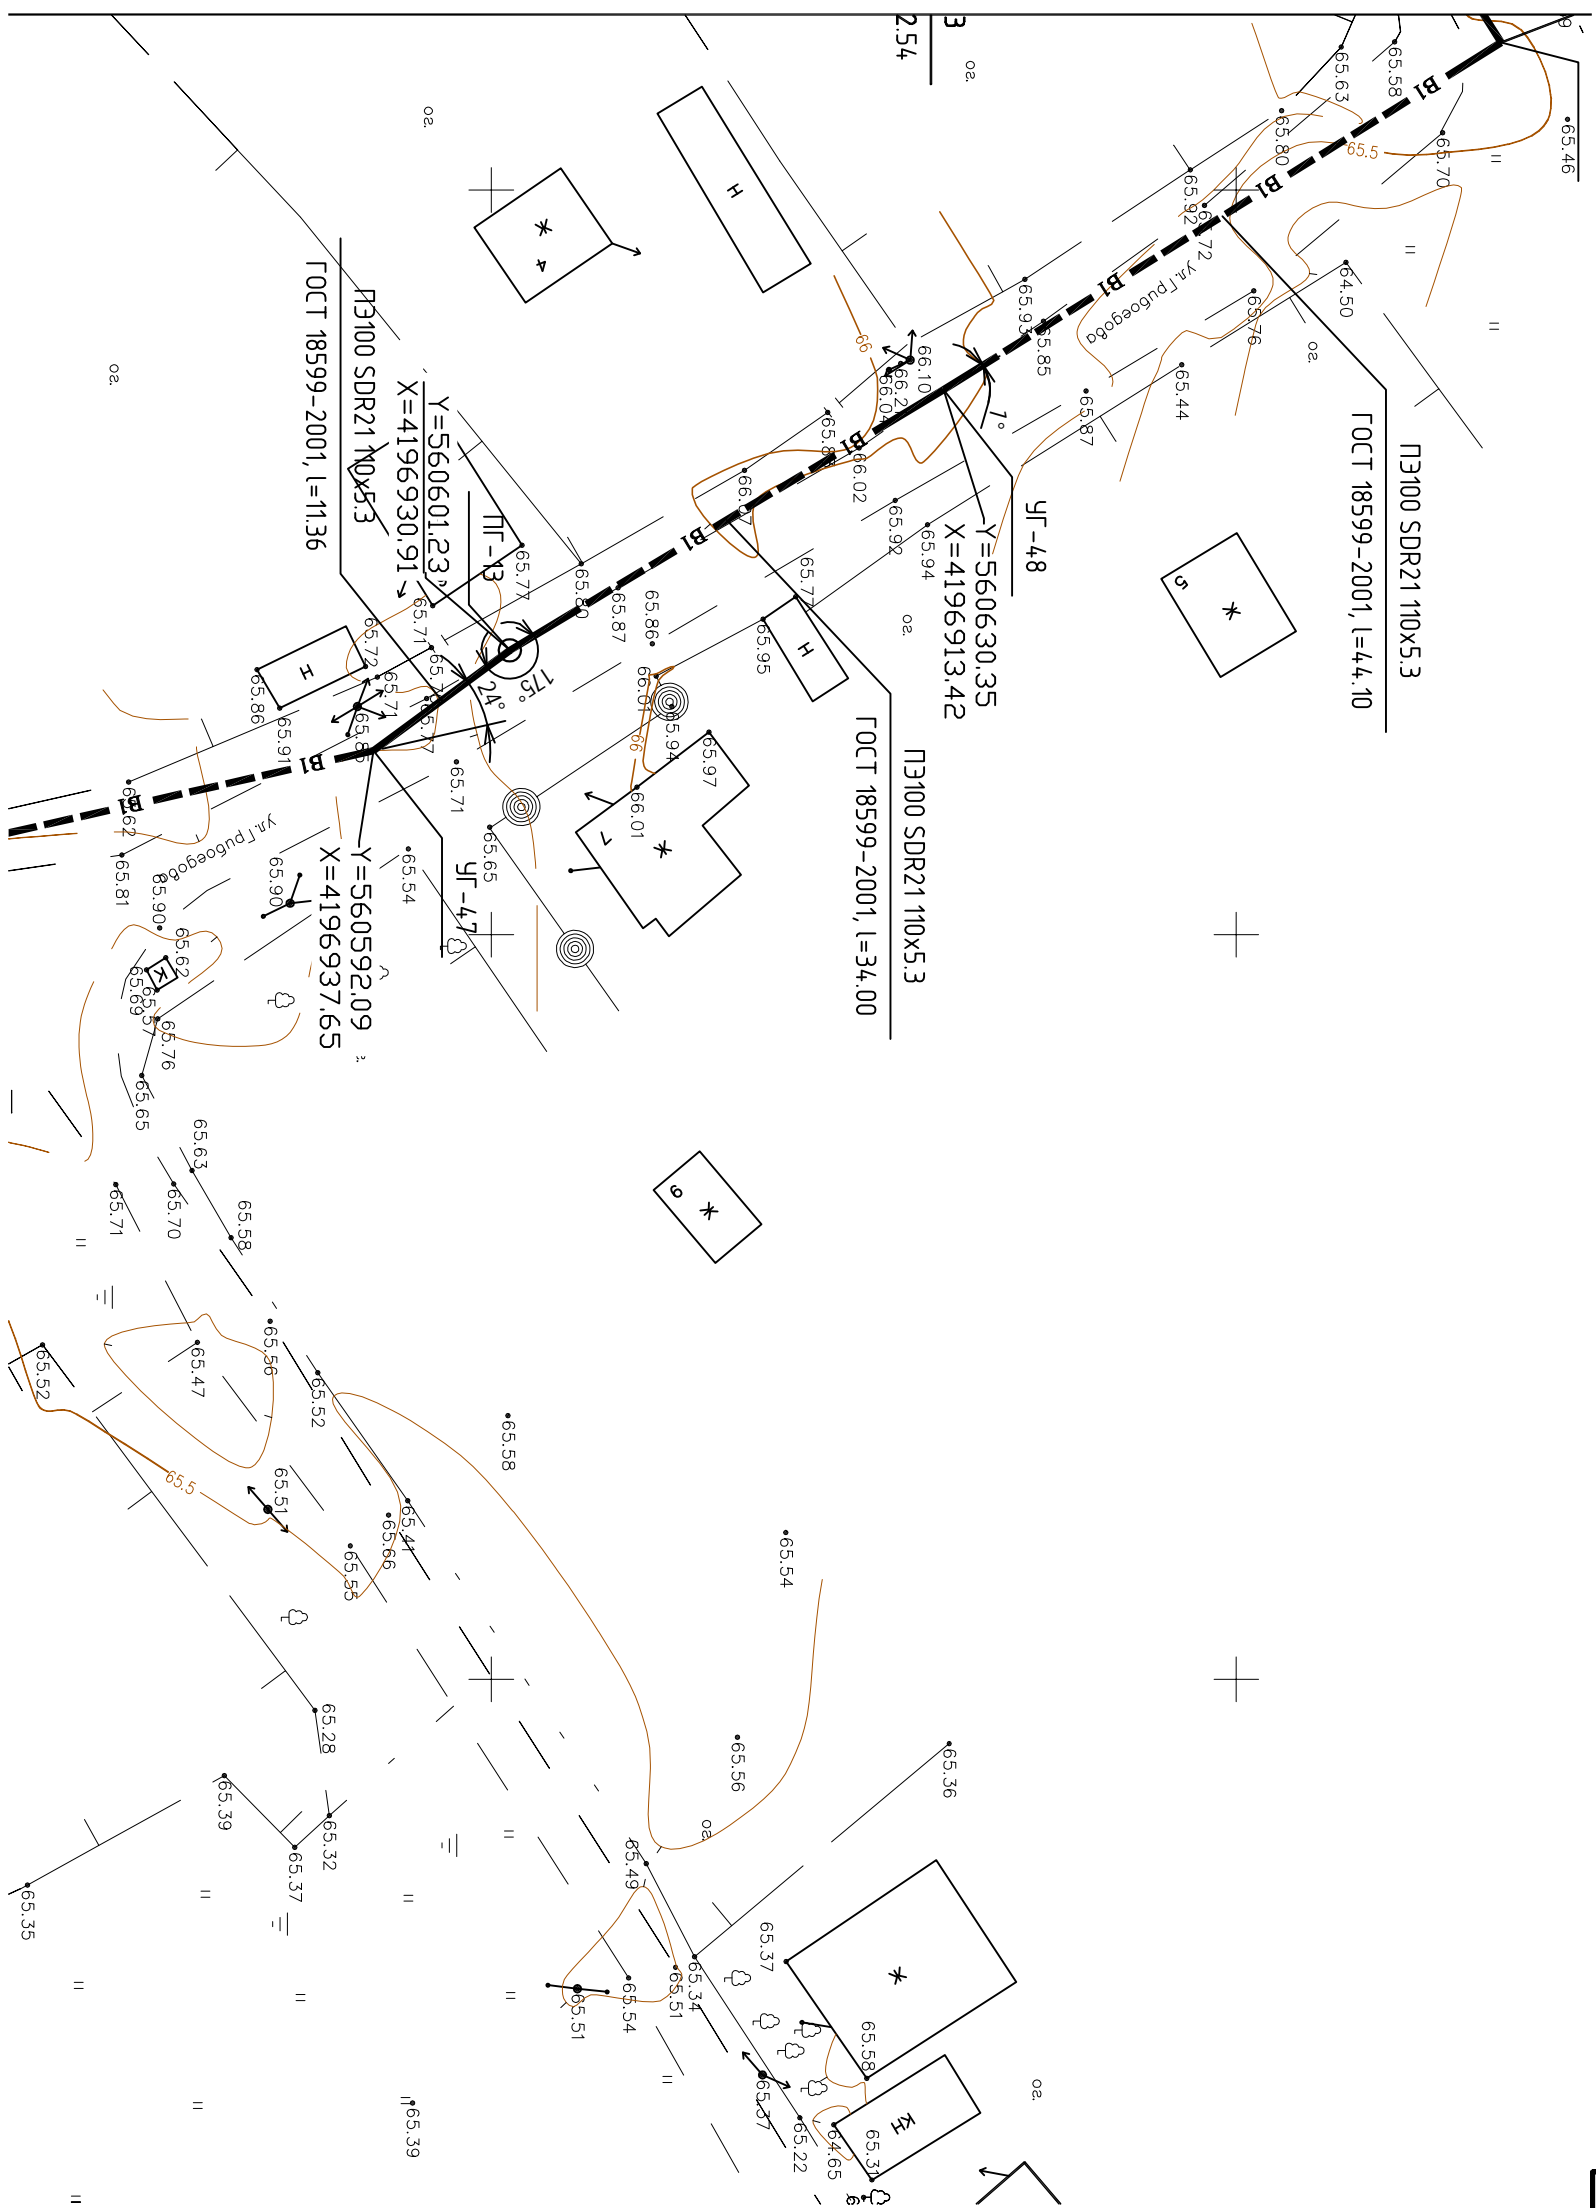


Инв. № подл.	Подп. и дата	Взам. инв. №

						030-10-15.ПТО						
						Реконструкция и строительство водопроводных сетей и объектов с. Тогур						
Изм.						Название						
№	Кол.	уч.	Лист	№ док.	Подп.	Дата	Наружные сети водоснабжения					
ГИП			Казимиров		ЛК	10.15						
Н.контр.			Гращенко		ЛК	10.15						
Провед.			Казимиров		ЛК	10.15						
Разраб.			Шмыгин		ЛК	10.15						
						План трассы сети водоснабжения						
						Масштаб 1:500						
						ООО «ТЭПКОМ»						


Инв. № подл.	Подп. и дата	Взам. инв. №

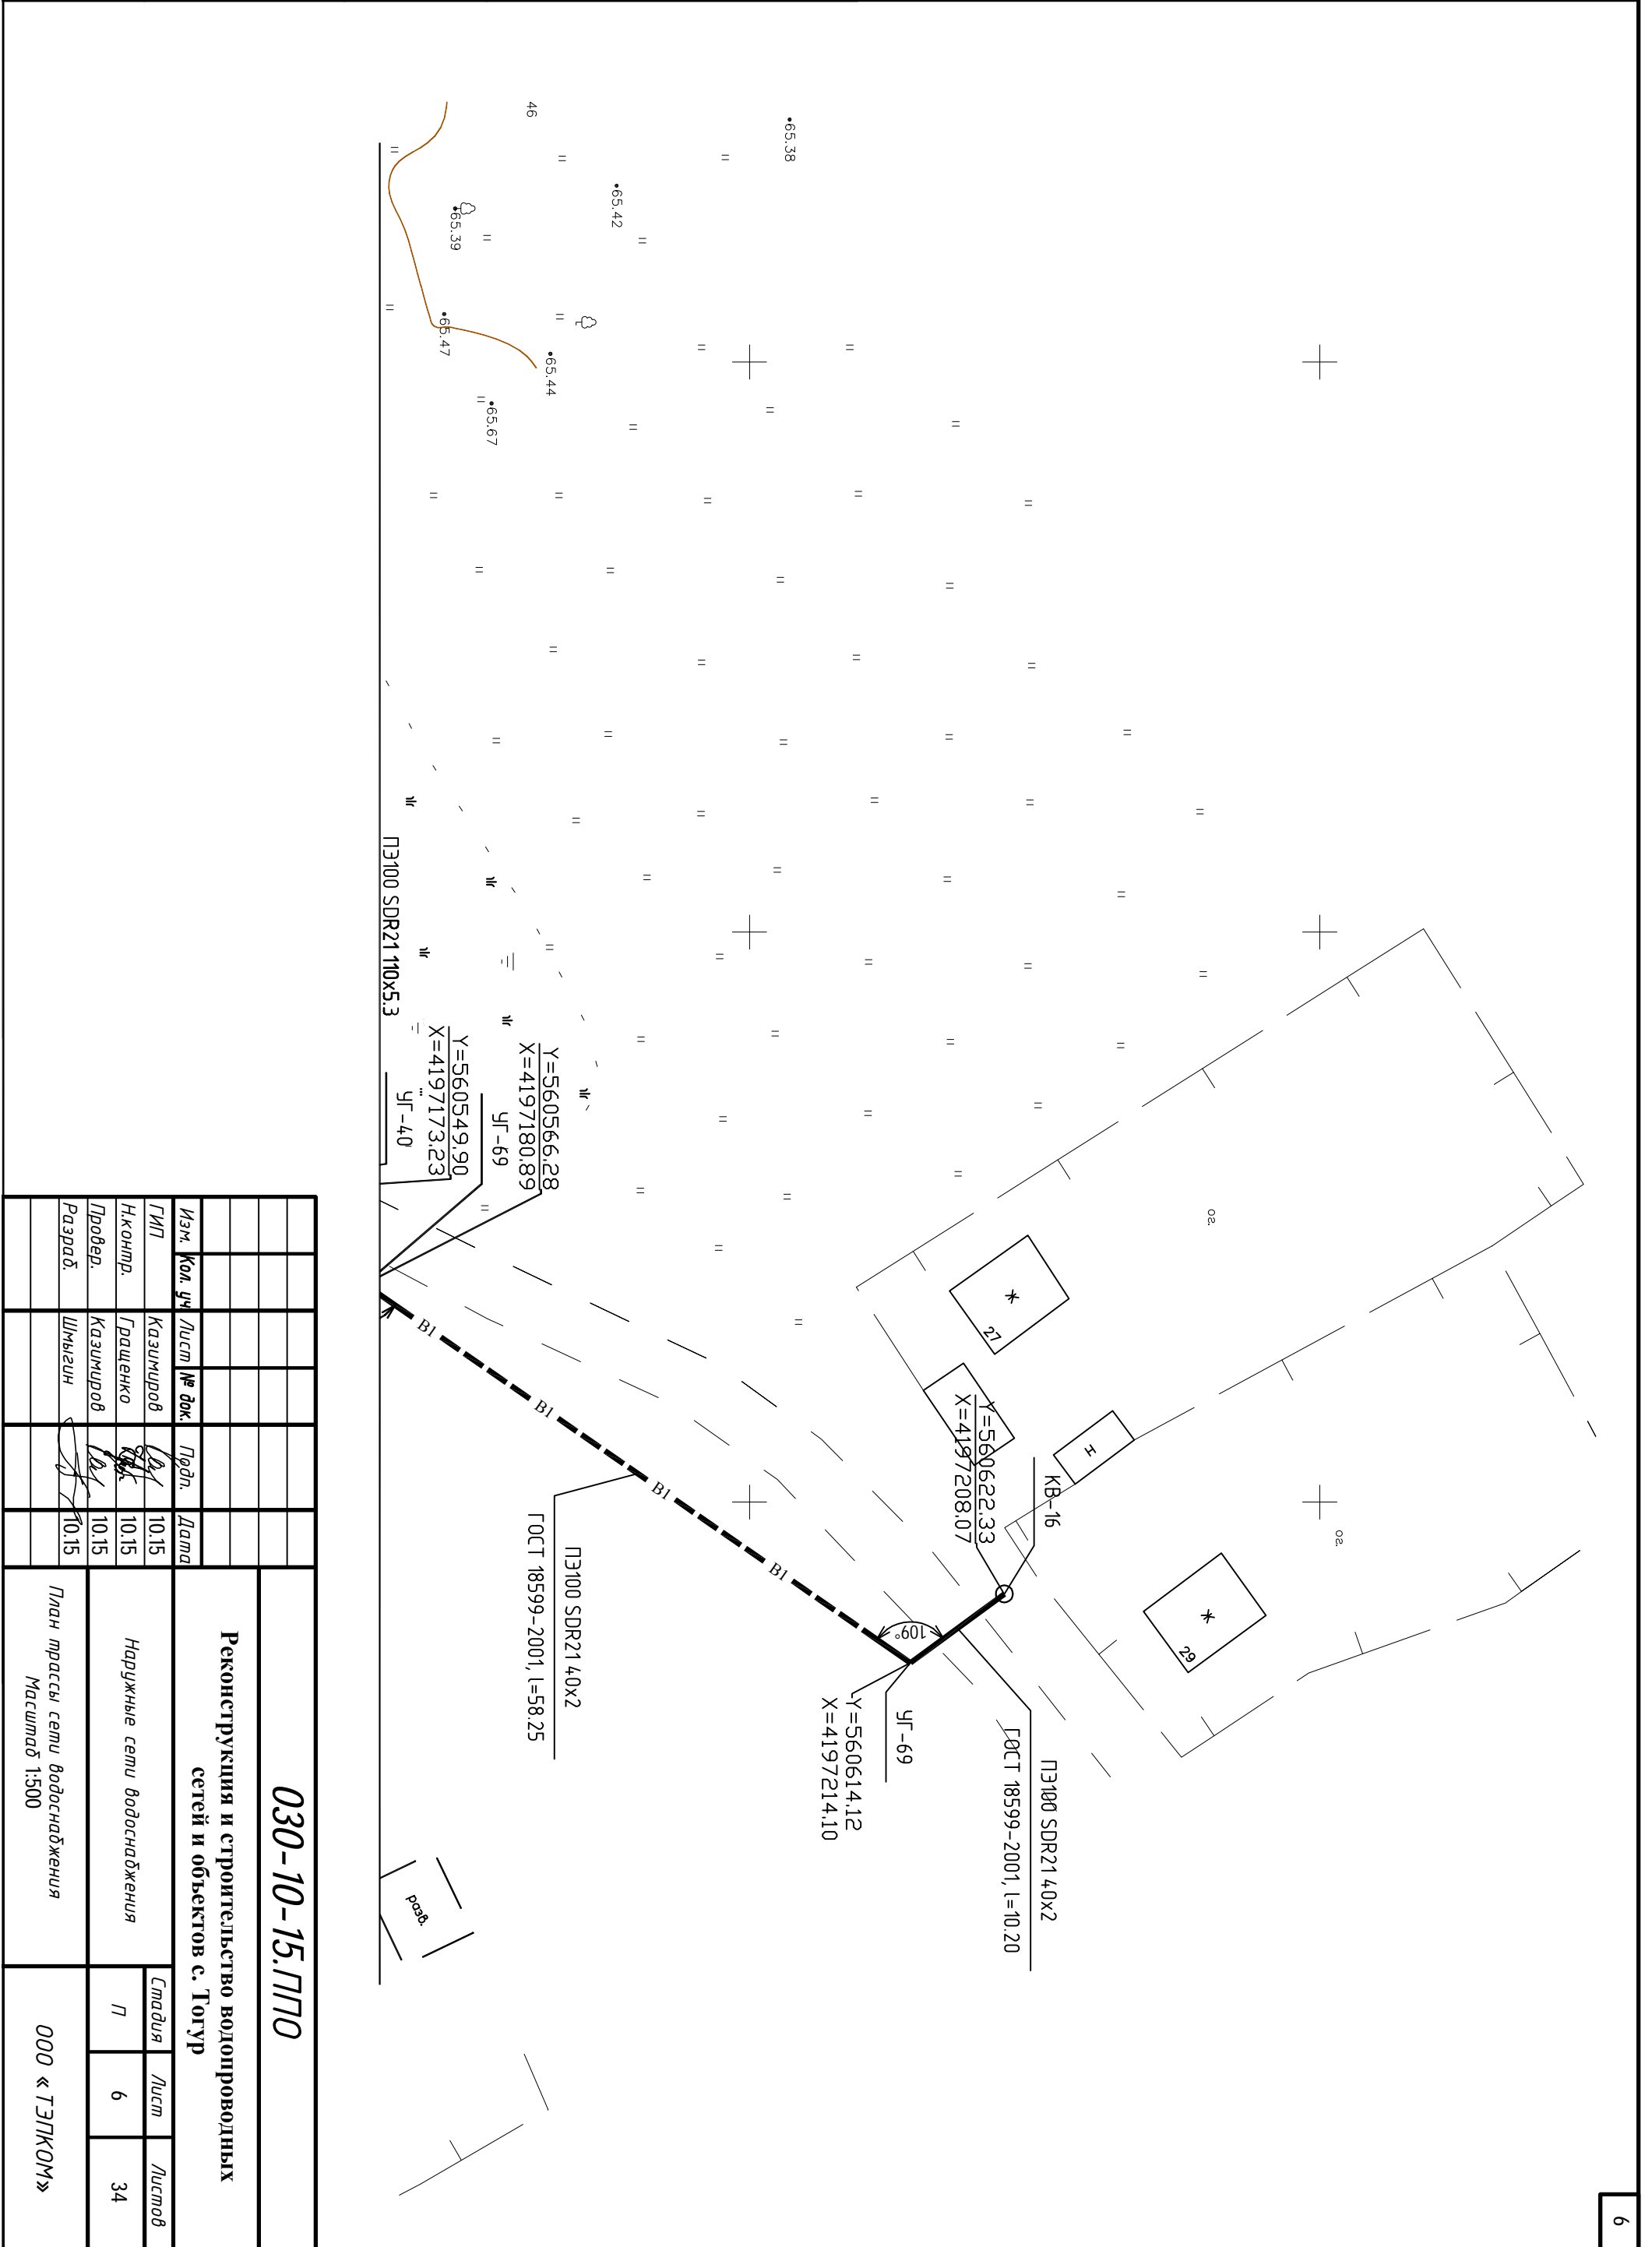

030-10-15.ЛПТО					
Реконструкция и строительство водопроводных сетей и объектов с. Толур					
Наружные сети водоснабжения					
Изм.	Кол. уч.	Лист	№ док.	Подп.	Дата
ГИП		Казимиров			10.15
Инж.пр.		Гращенко			10.15
Проект.		Казимиров			10.15
Разраб.		Шмыгин			10.15
План трассы сети водоснабжения Масштаб 1:500					
			Студия	Лист	Листов
			П	6	34
ООО «ТЭЛКОМ»					

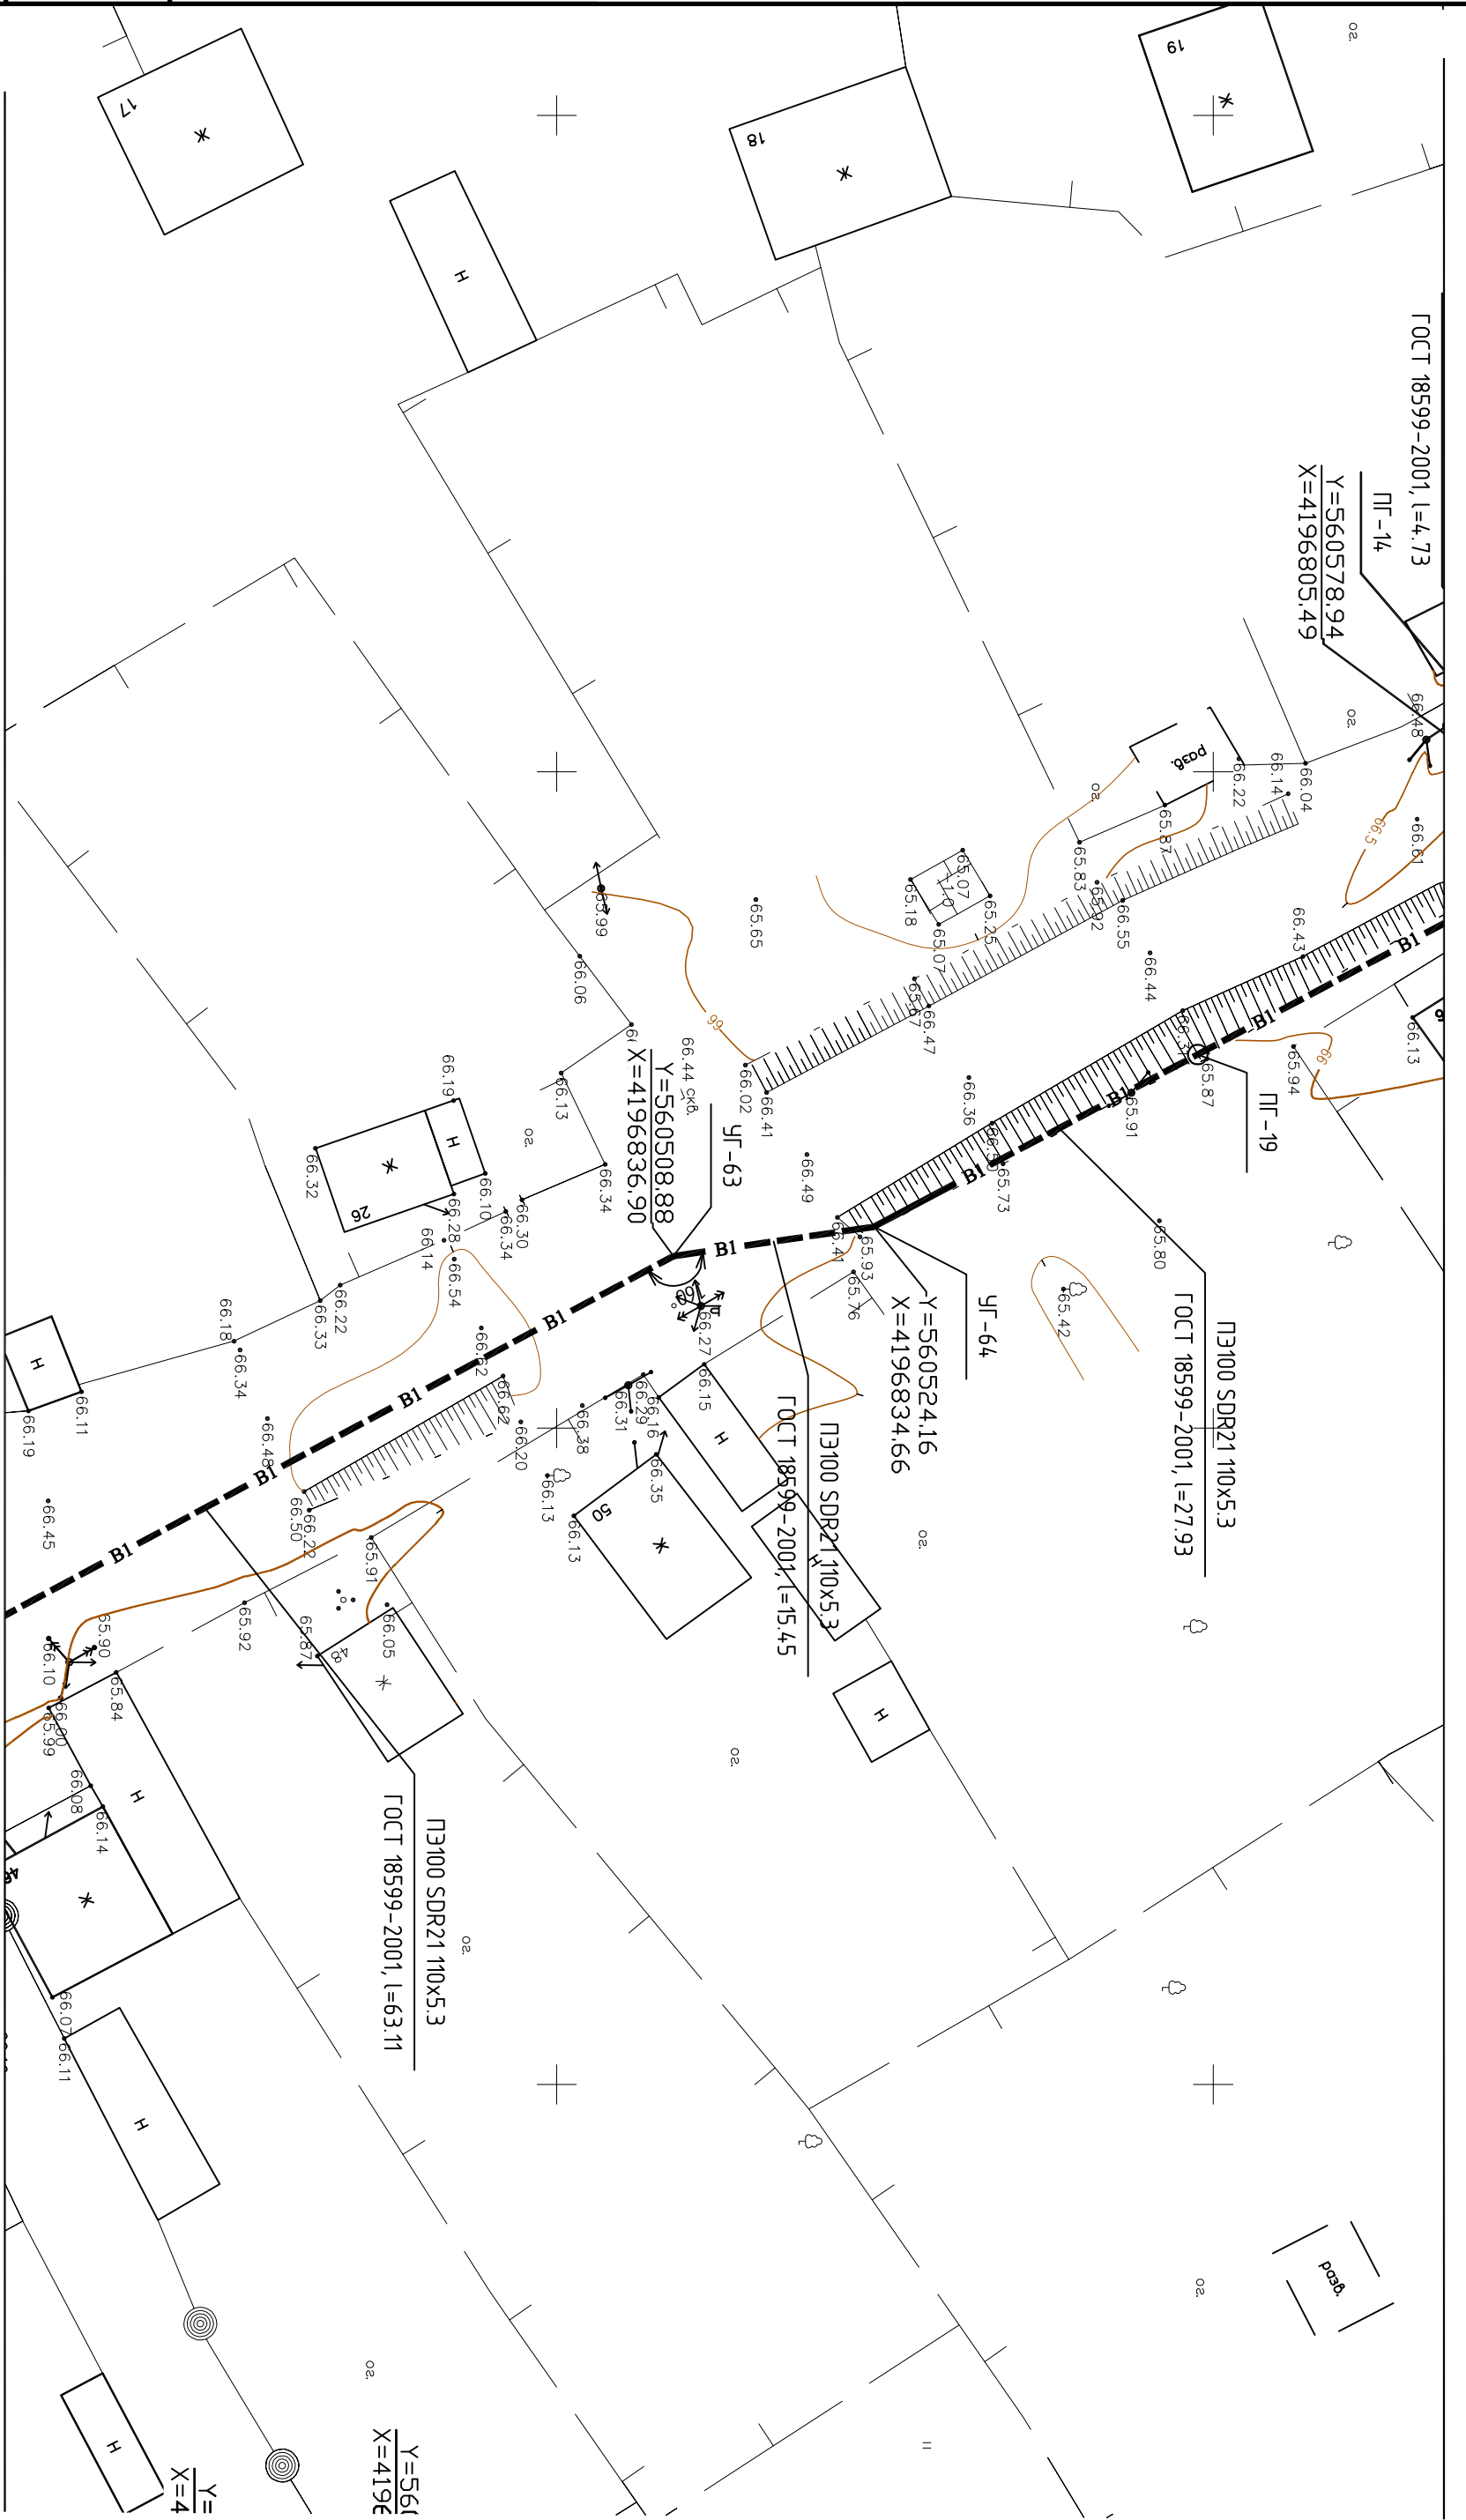


030-10-15.ЛПТО			
Реконструкция и строительство водопроводных сетей и объектов с. Тогур			
Изм.		Кол. уч.	Лист
№ док.		№ док.	
Подп.		Дата	
ГИП	Казимиров	10.15	10.15
Н.контр.	Гращенко	10.15	10.15
Провед.	Казимиров	10.15	10.15
Разраб.	Шмыгин	10.15	10.15
Наружные сети водоснабжения		Лист	Листов
План трассы сети водоснабжения		7	34
Масштаб 1:500		ООО «ТЭПКОМ»	

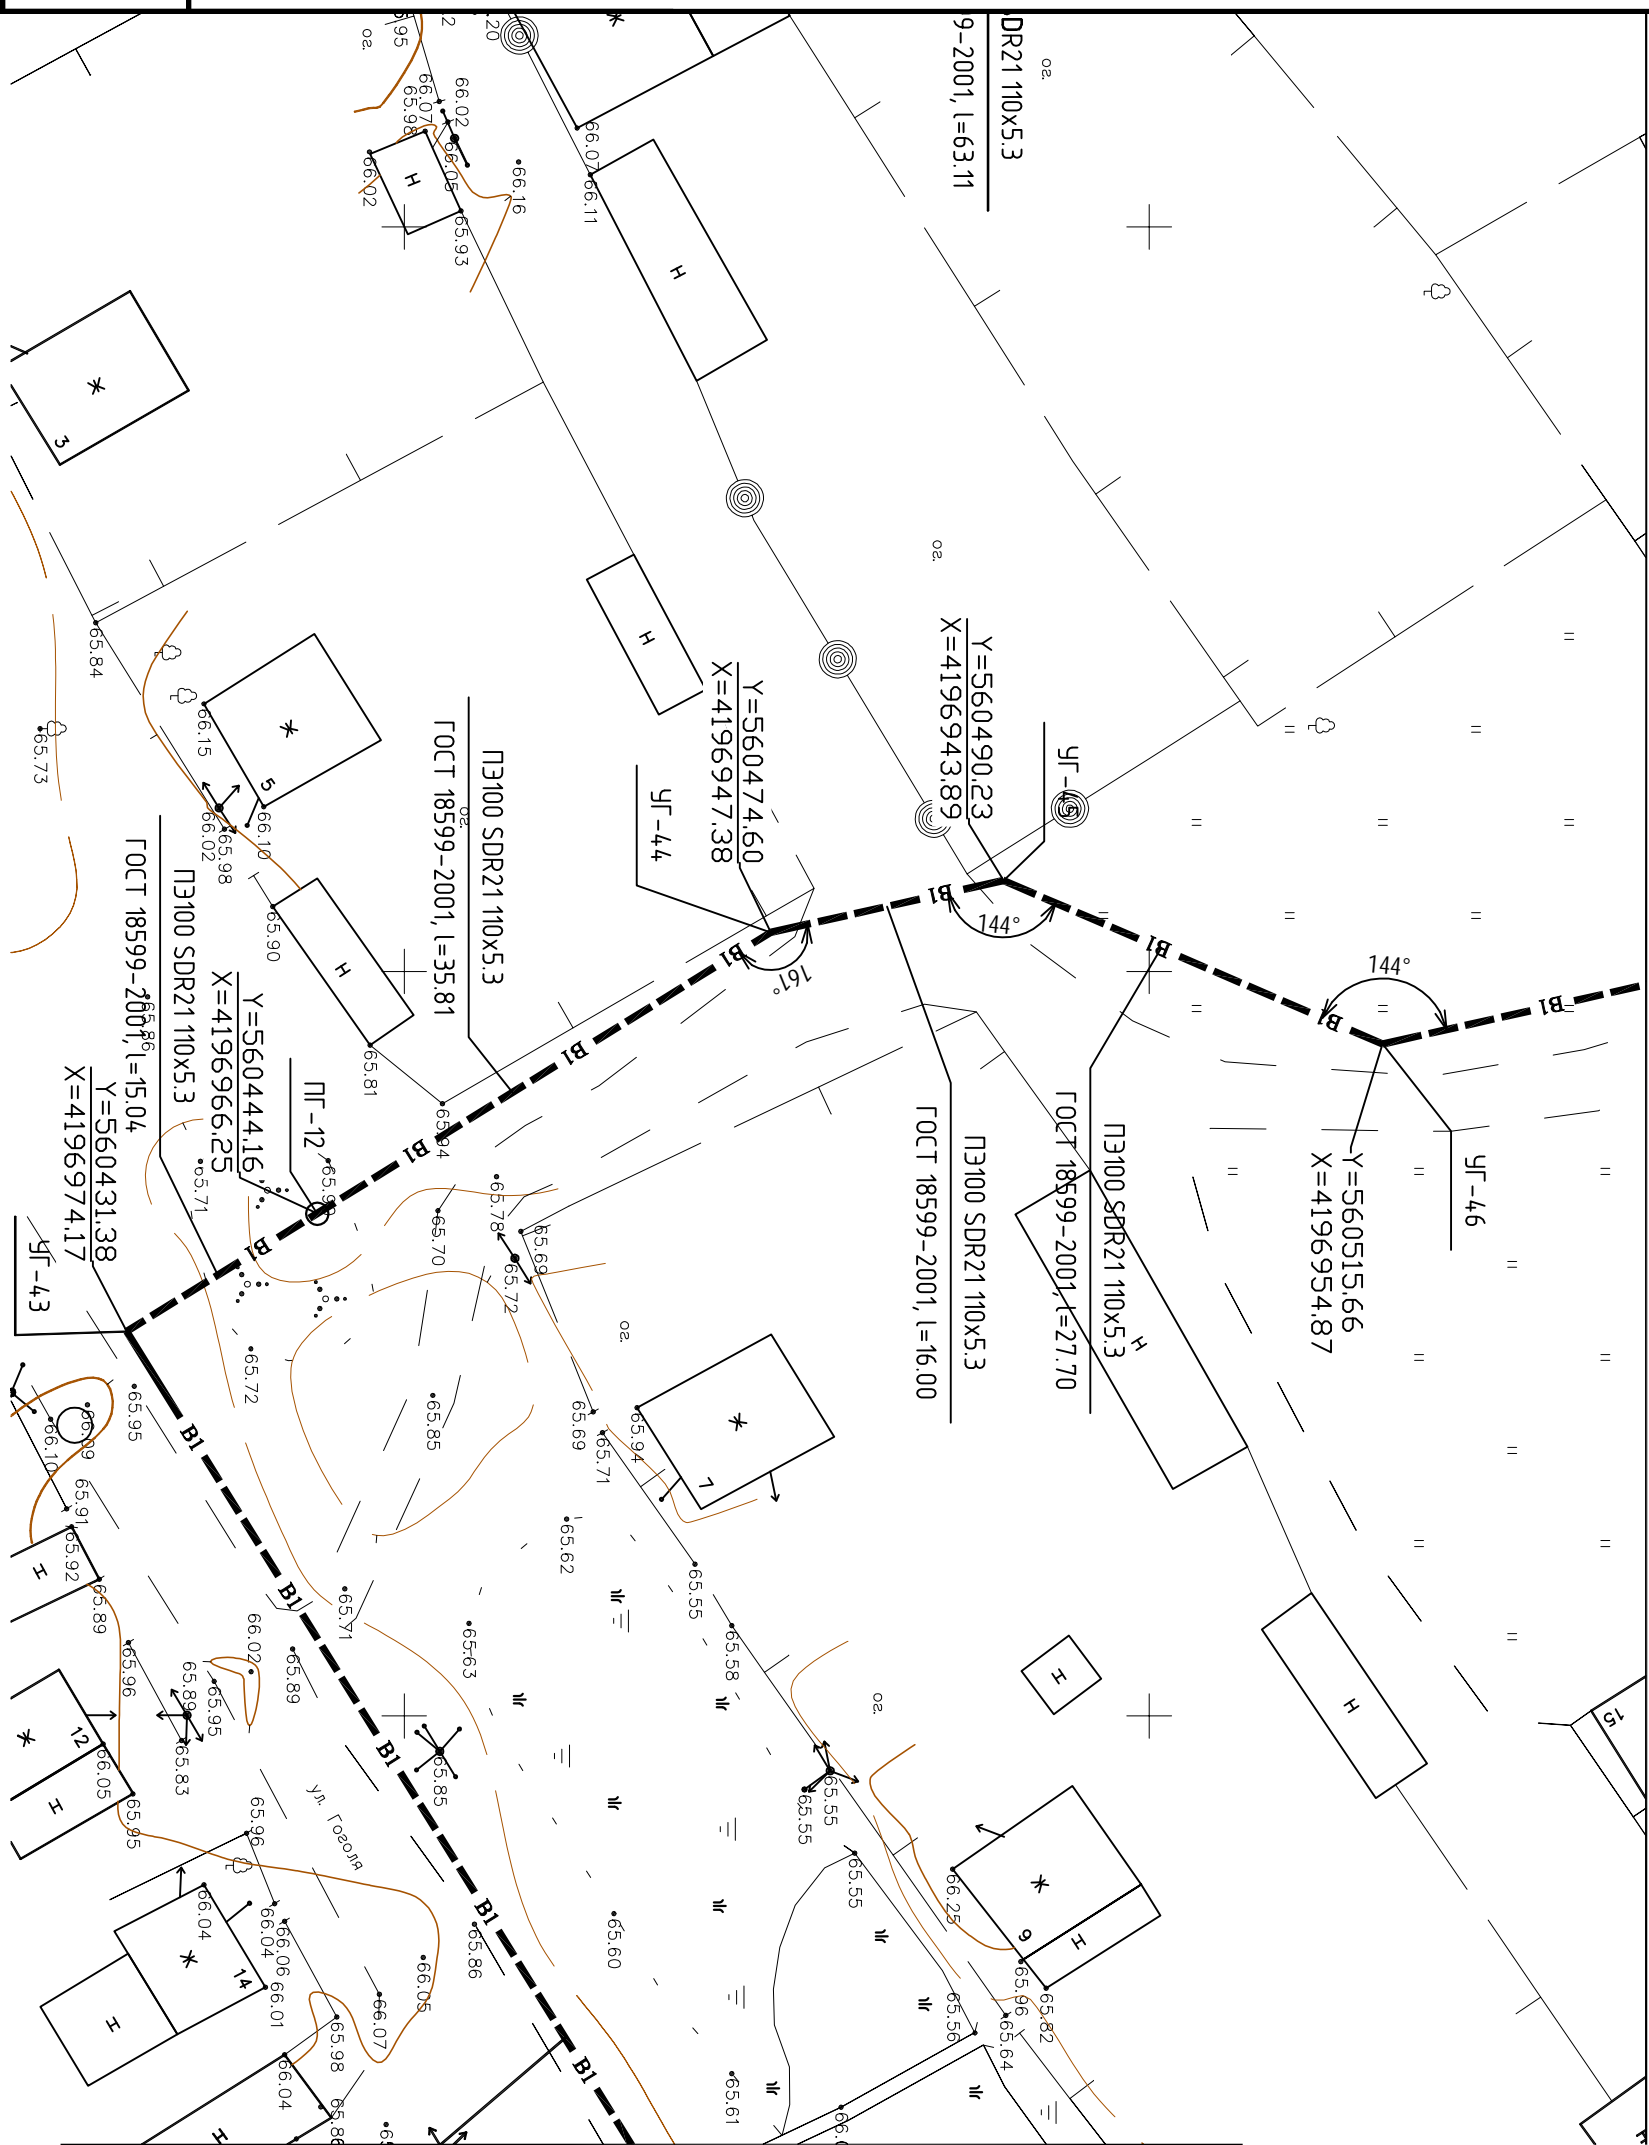

Инв. № подл.	Подп. и дата	Взам. инв. №


Изм.	Кол. уч.	Лист	№ док.	Подп.	Дата
ГИП		Казимиров			10.15
Н.контр.		Гращенко			10.15
Провед.		Казимиров			10.15
Разраб.		Шмыгин			10.15

030-10-15.ПТО			
Реконструкция и строительство водопроводных сетей и объектов с. Тогур			
Наружные сети водоснабжения		Лист	Листов
План трассы сети водоснабжения		7	34
Масштаб 1:500		ООО «ТЭЛКОМ»	

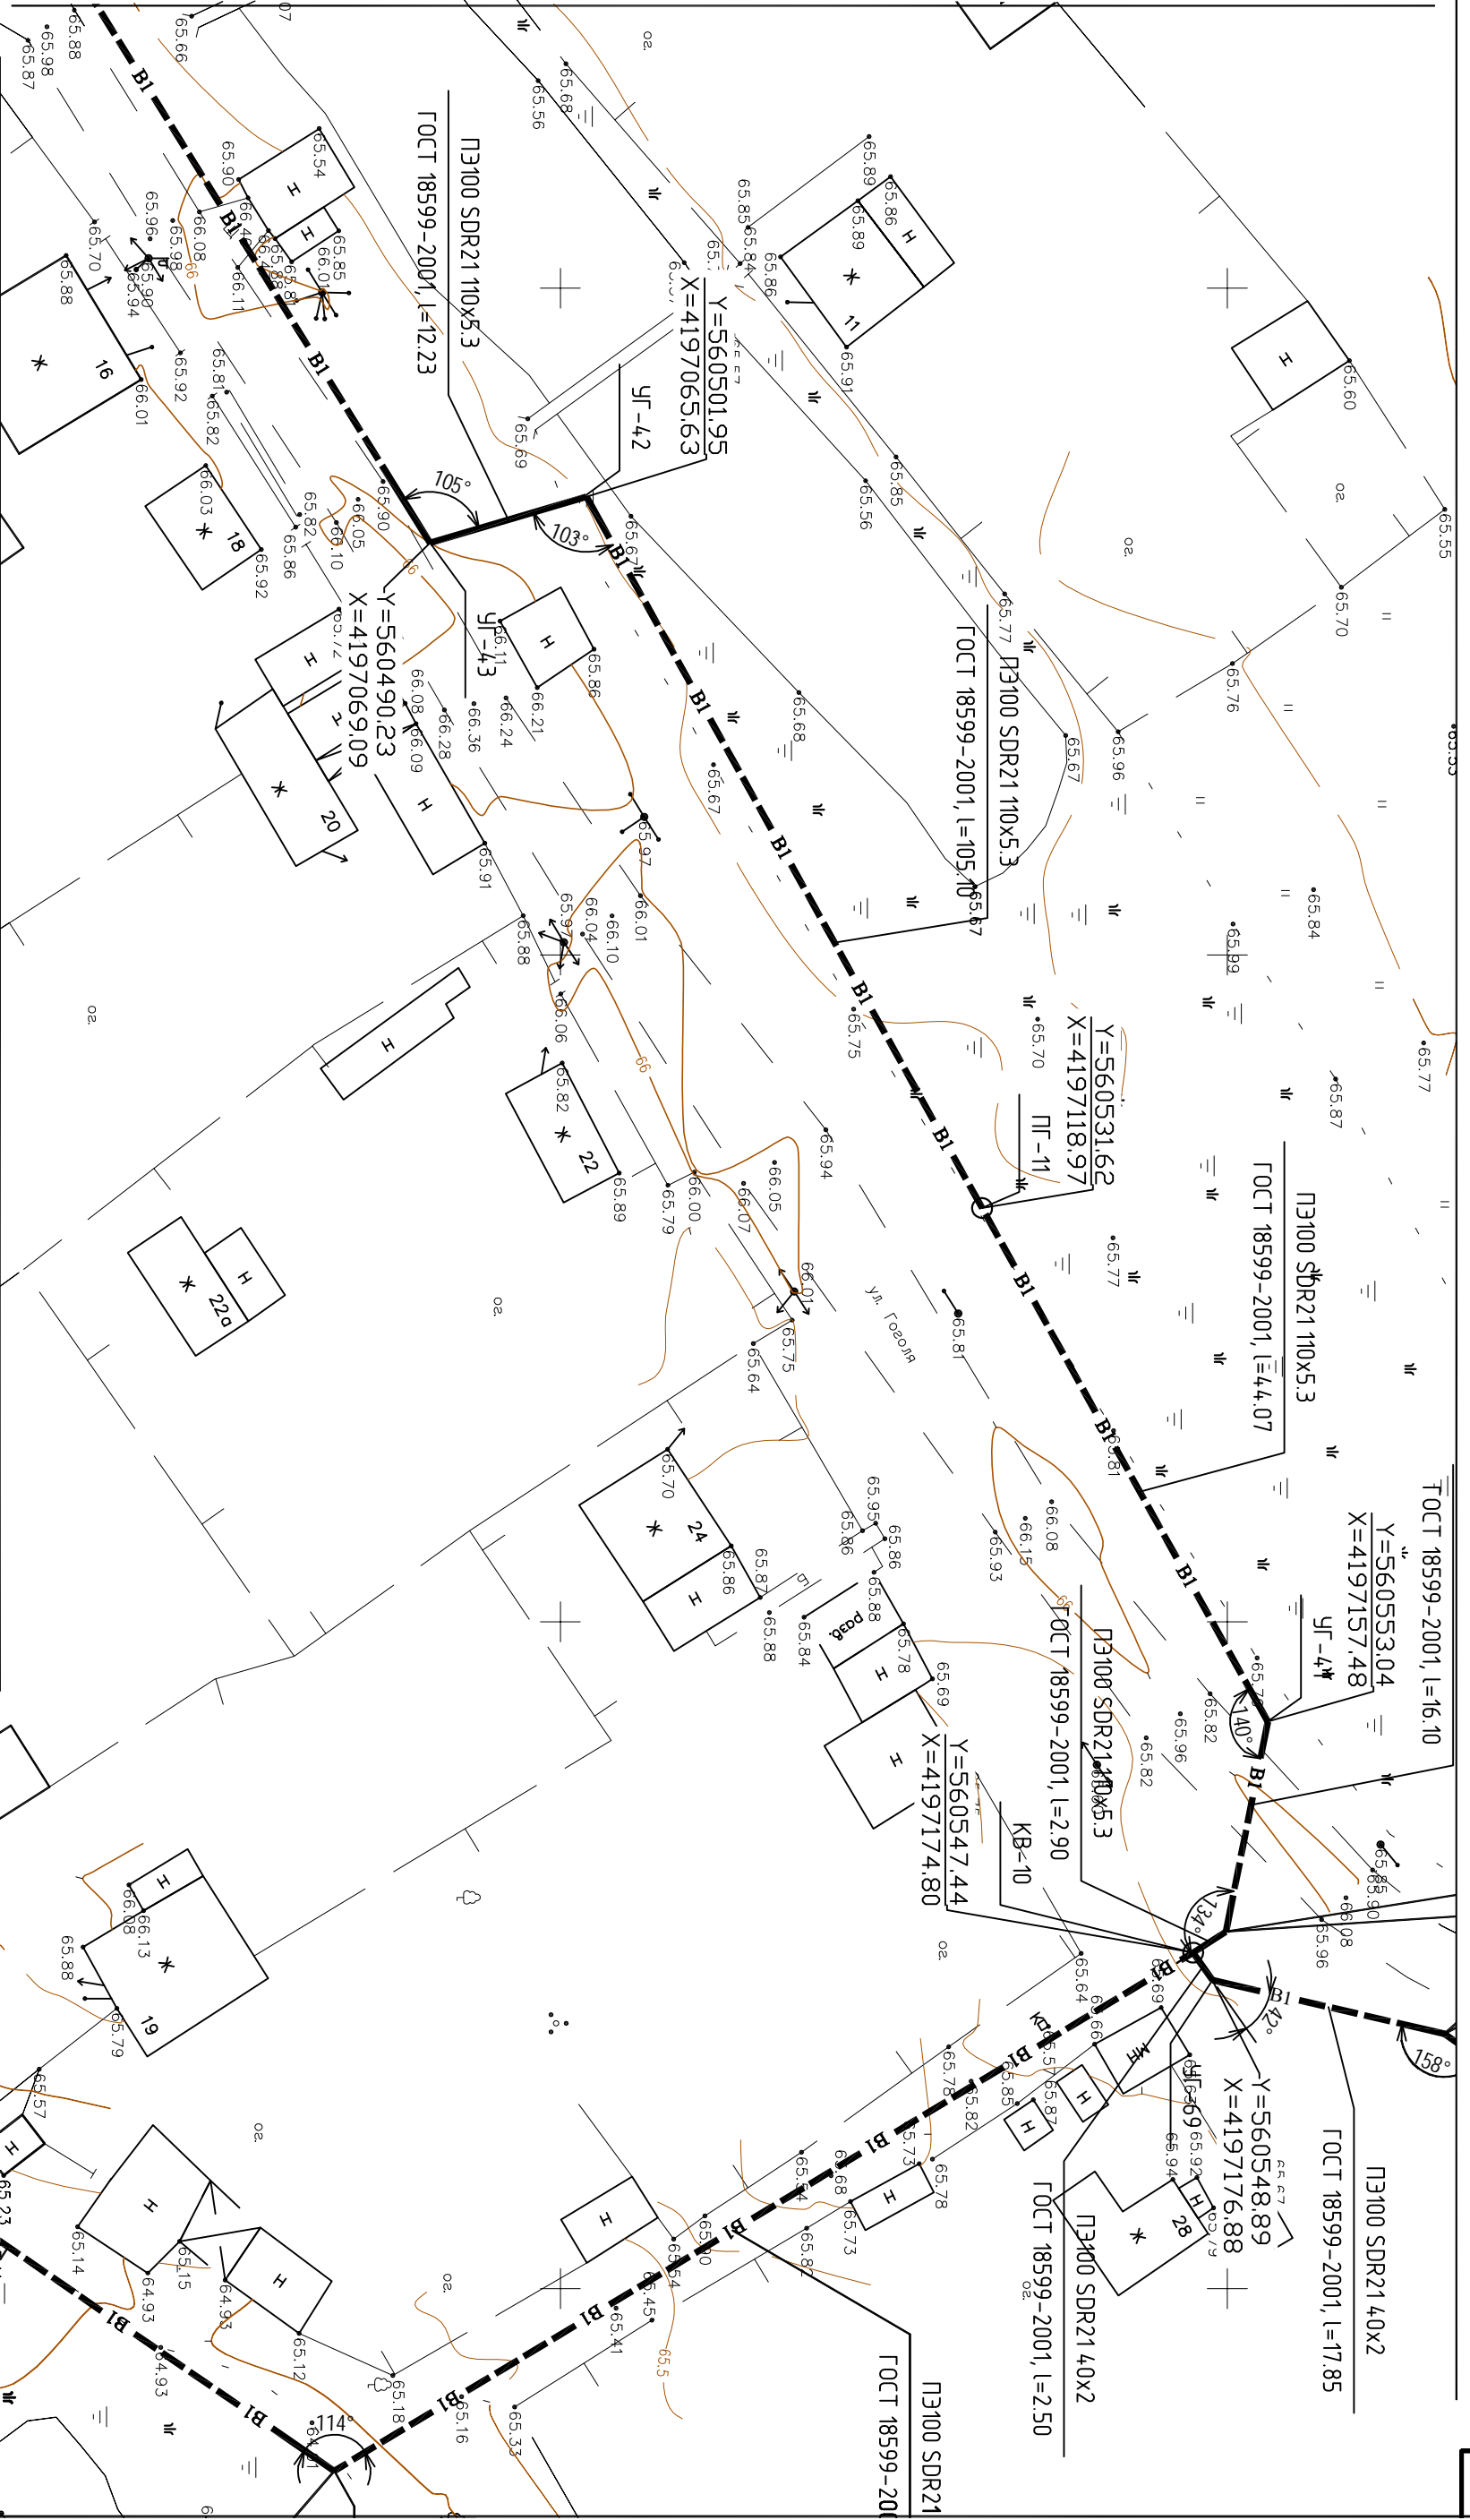

Инв. № подл.	Подп. и дата	Взам. инв. №

030-10-15.ППО			
Реконструкция и строительство водопроводных сетей и объектов с. Тогур			
Наружные сети водоснабжения			
План трассы сети водоснабжения Масштаб 1:500			
Изм.		Кол. уч.	Лист
№ док.		№ док.	Дата
ГИП	Казимиров		10.15
Н.контр.	Гращенко		10.15
Провед.	Казимиров		10.15
Разраб.	Шмыгин		10.15
ГЛАВИА		Лист	Листов
		П	9
			34
ООО «ТЭПКОМ»			

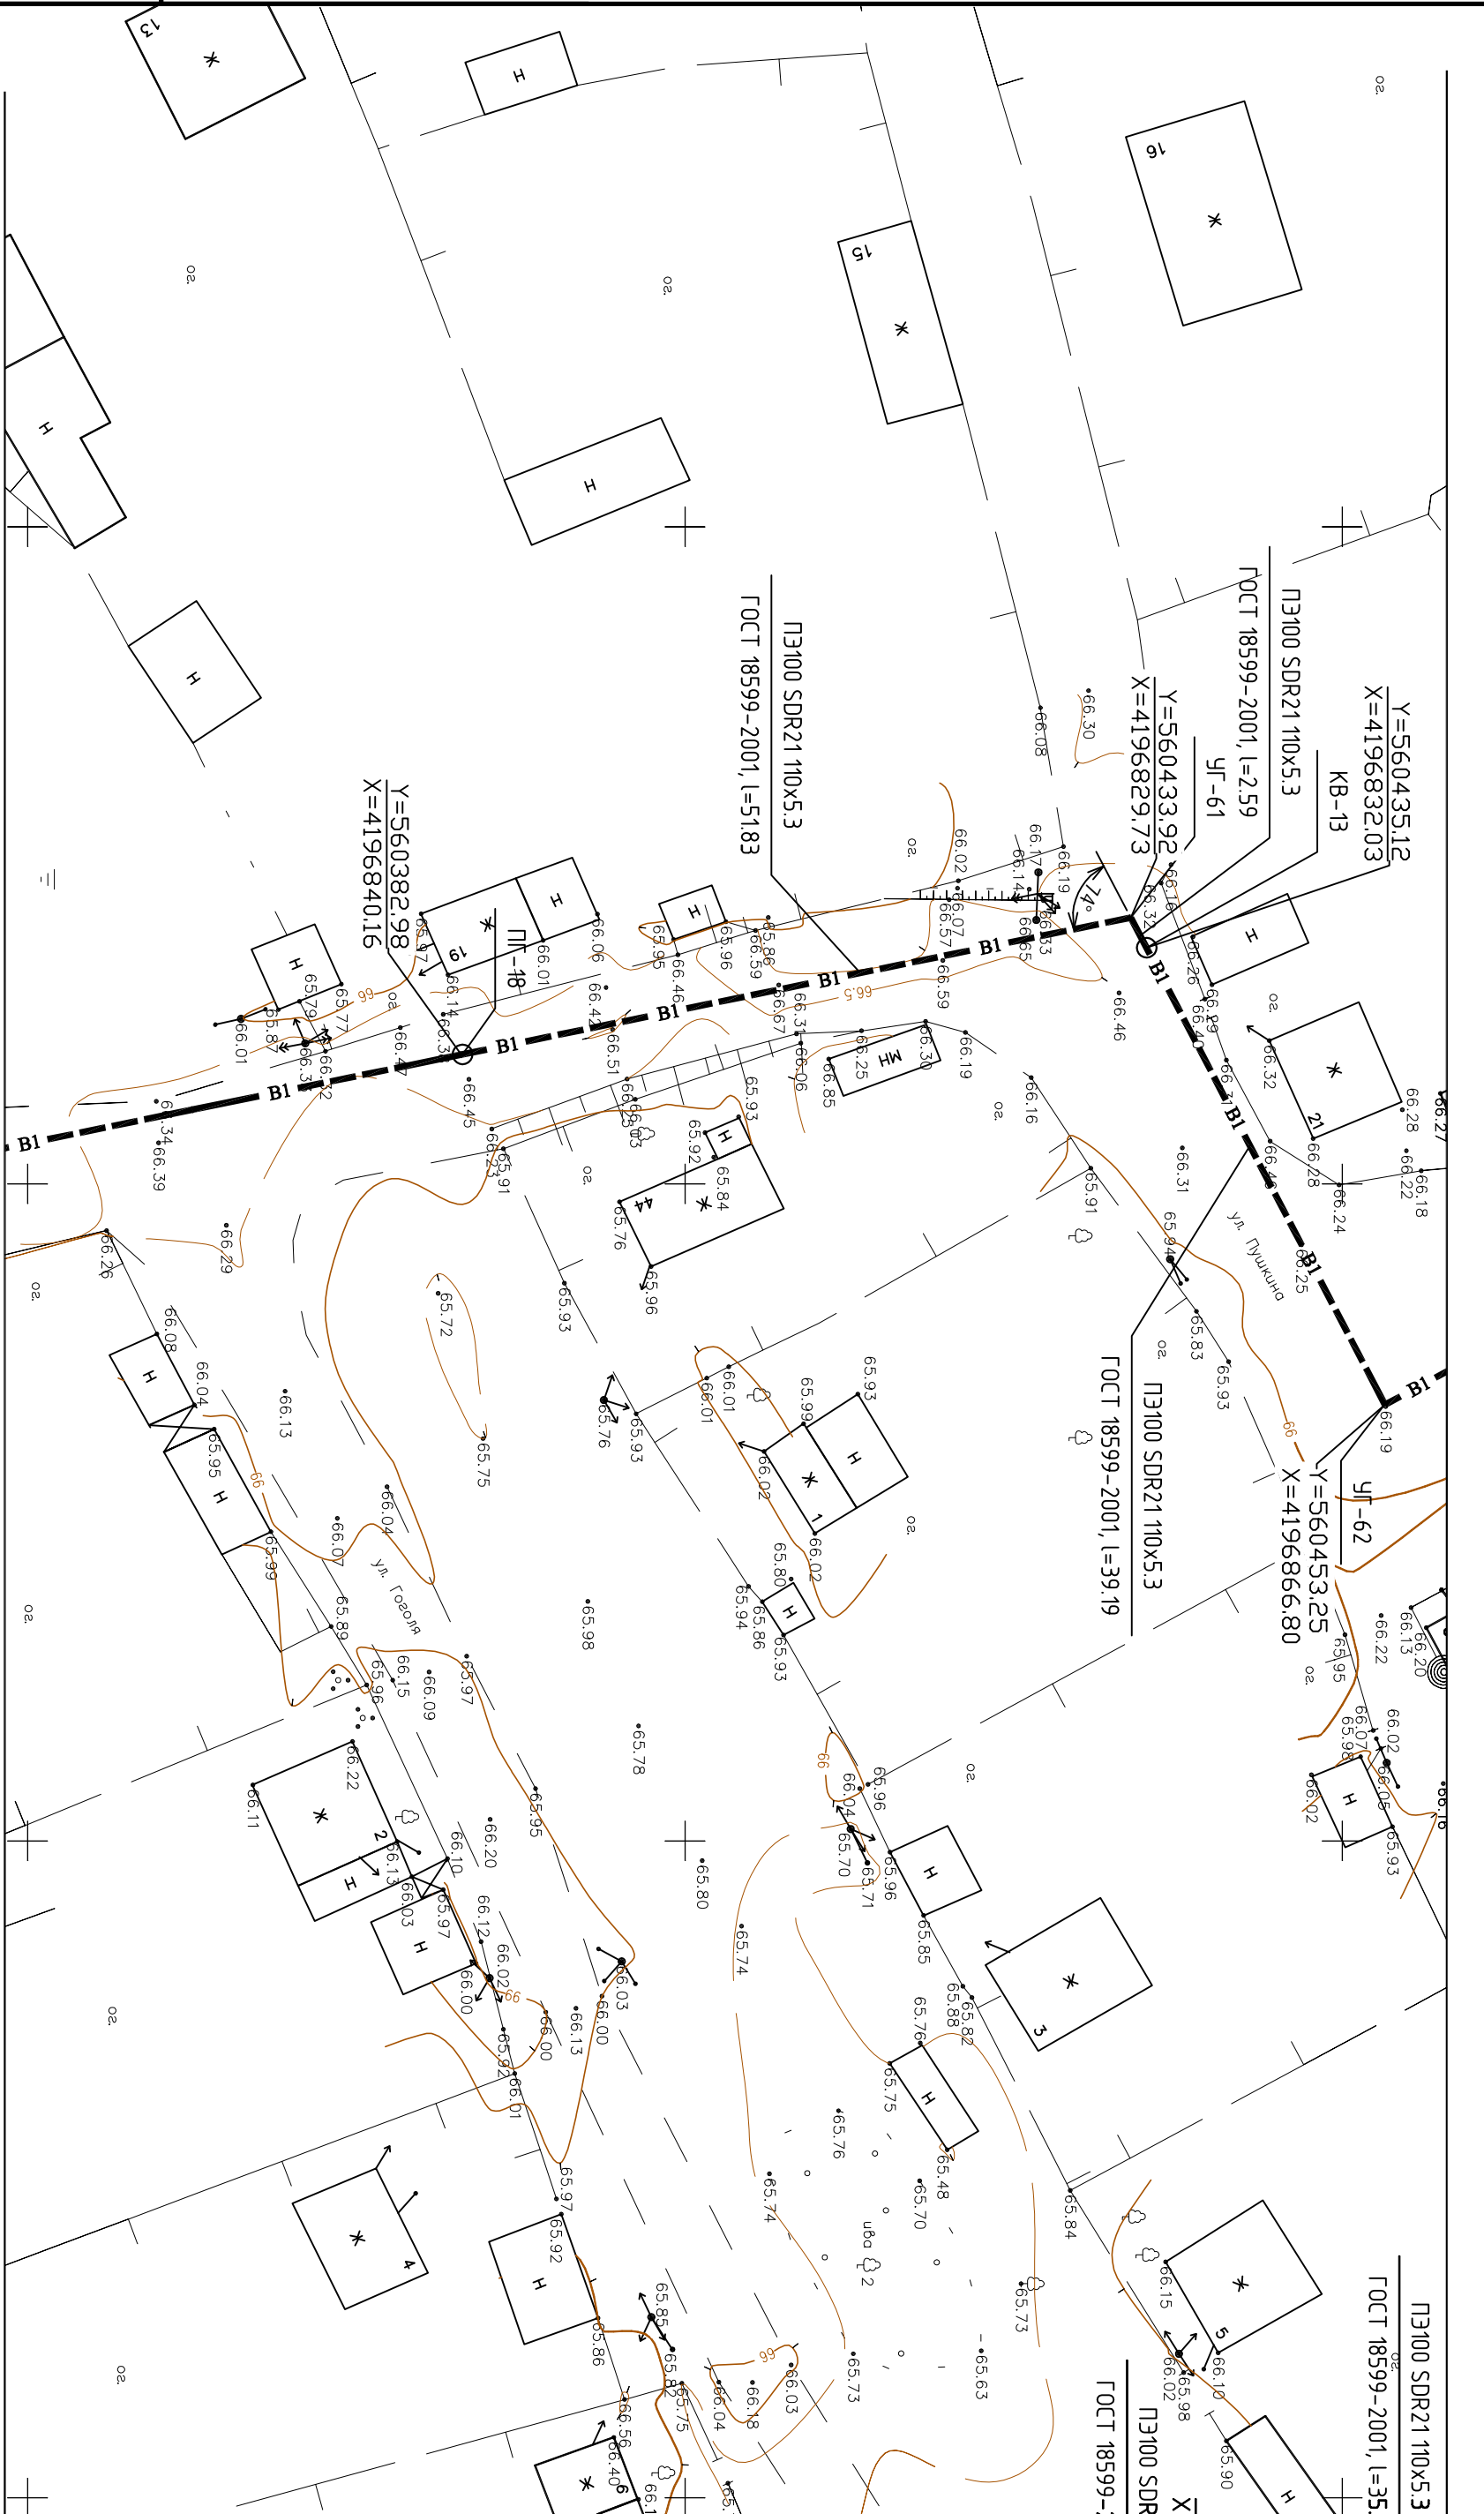

030-10-15.ЛПО

Реконструкция и строительство водопроводных сетей и объектов с. Тогуур


Наружные сети водоснабжения

План трассы сети водоснабжения
Масштаб 1:500

Лист	Листов
7	34

ООО «ГЭПКОМ»

Инв. № подл.	Подп. и дата	Взам. инв. №

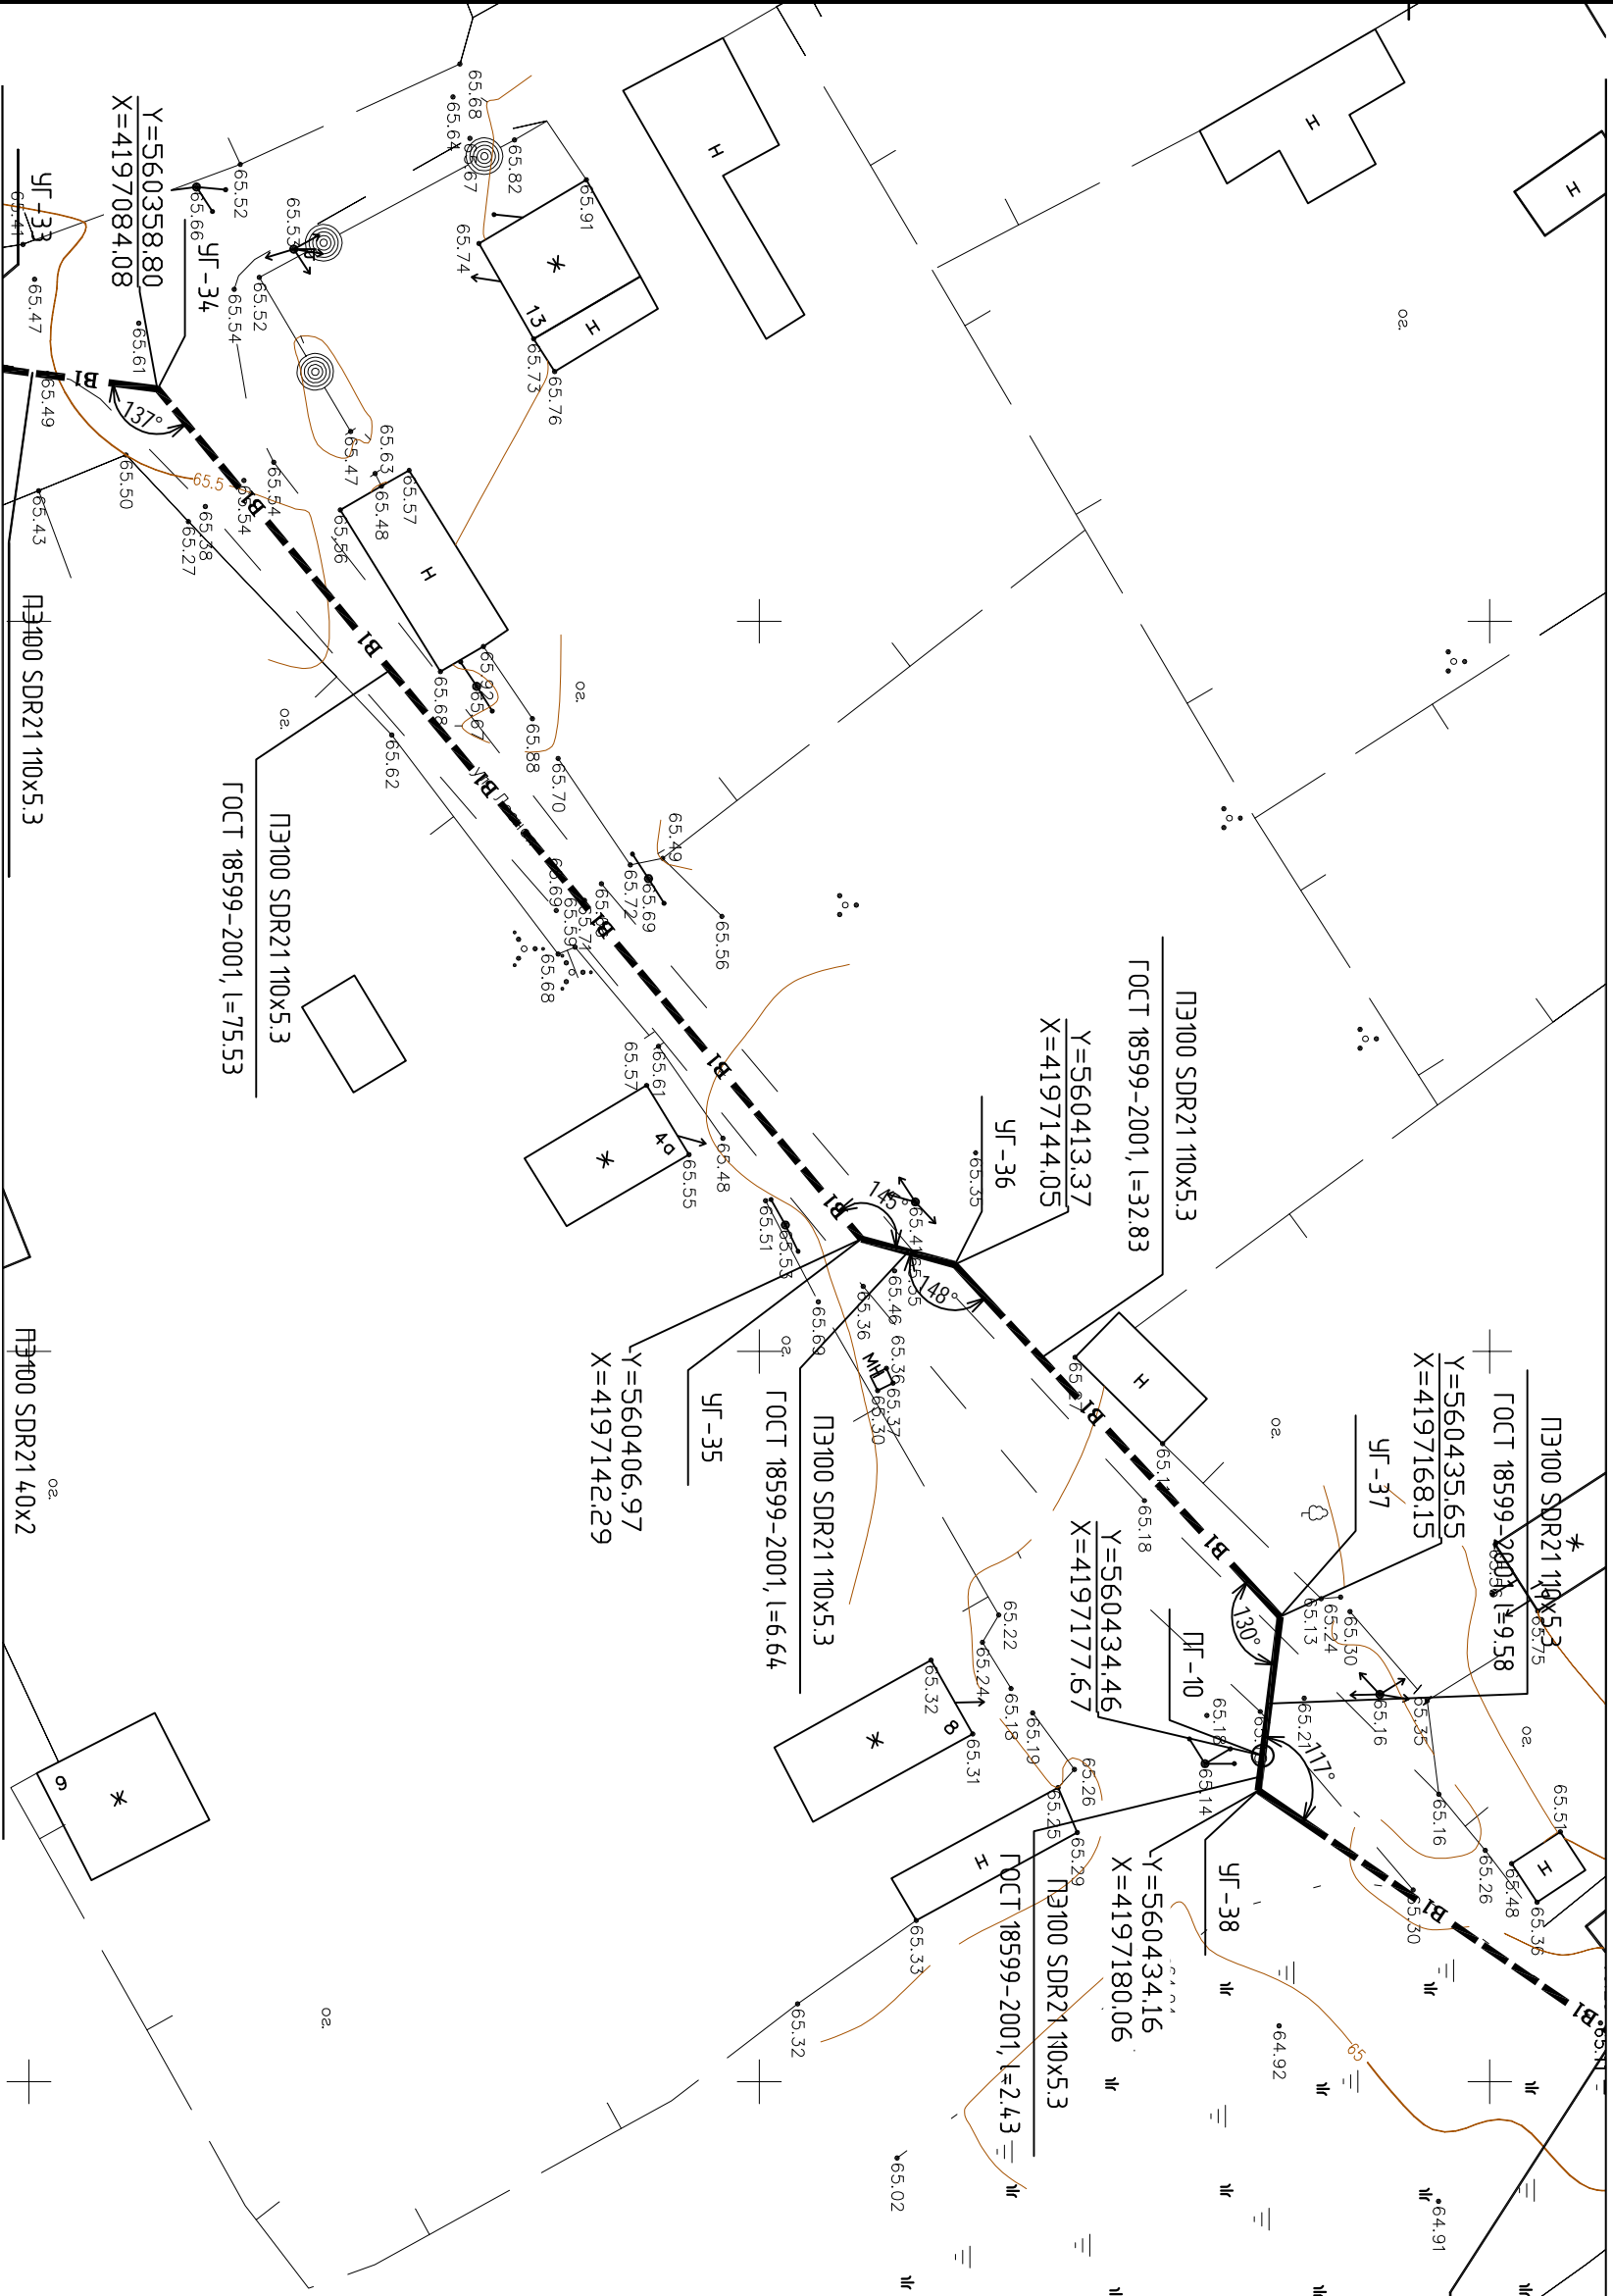

Инв. № подл.	Подп. и дата	Взам. инв. №


Изм.	Кол. уч.	Лист	№ док.	Подп.	Дата
ГИП	Казимиров				10.15
Н.контр.	Гращенко				10.15
Провед.	Казимиров				10.15
Разраб.	Шмыгин				10.15

030-10-15.ПТО

Реконструкция и строительство водопроводных сетей и объектов с. Тогур

Наружные сети водоснабжения		
Лист	11	Листов
План трассы сети водоснабжения Масштаб 1:500		
ООО «ТЭПКОМ»		

Инв. № подл.	Подп. и дата	Взам. инв. №

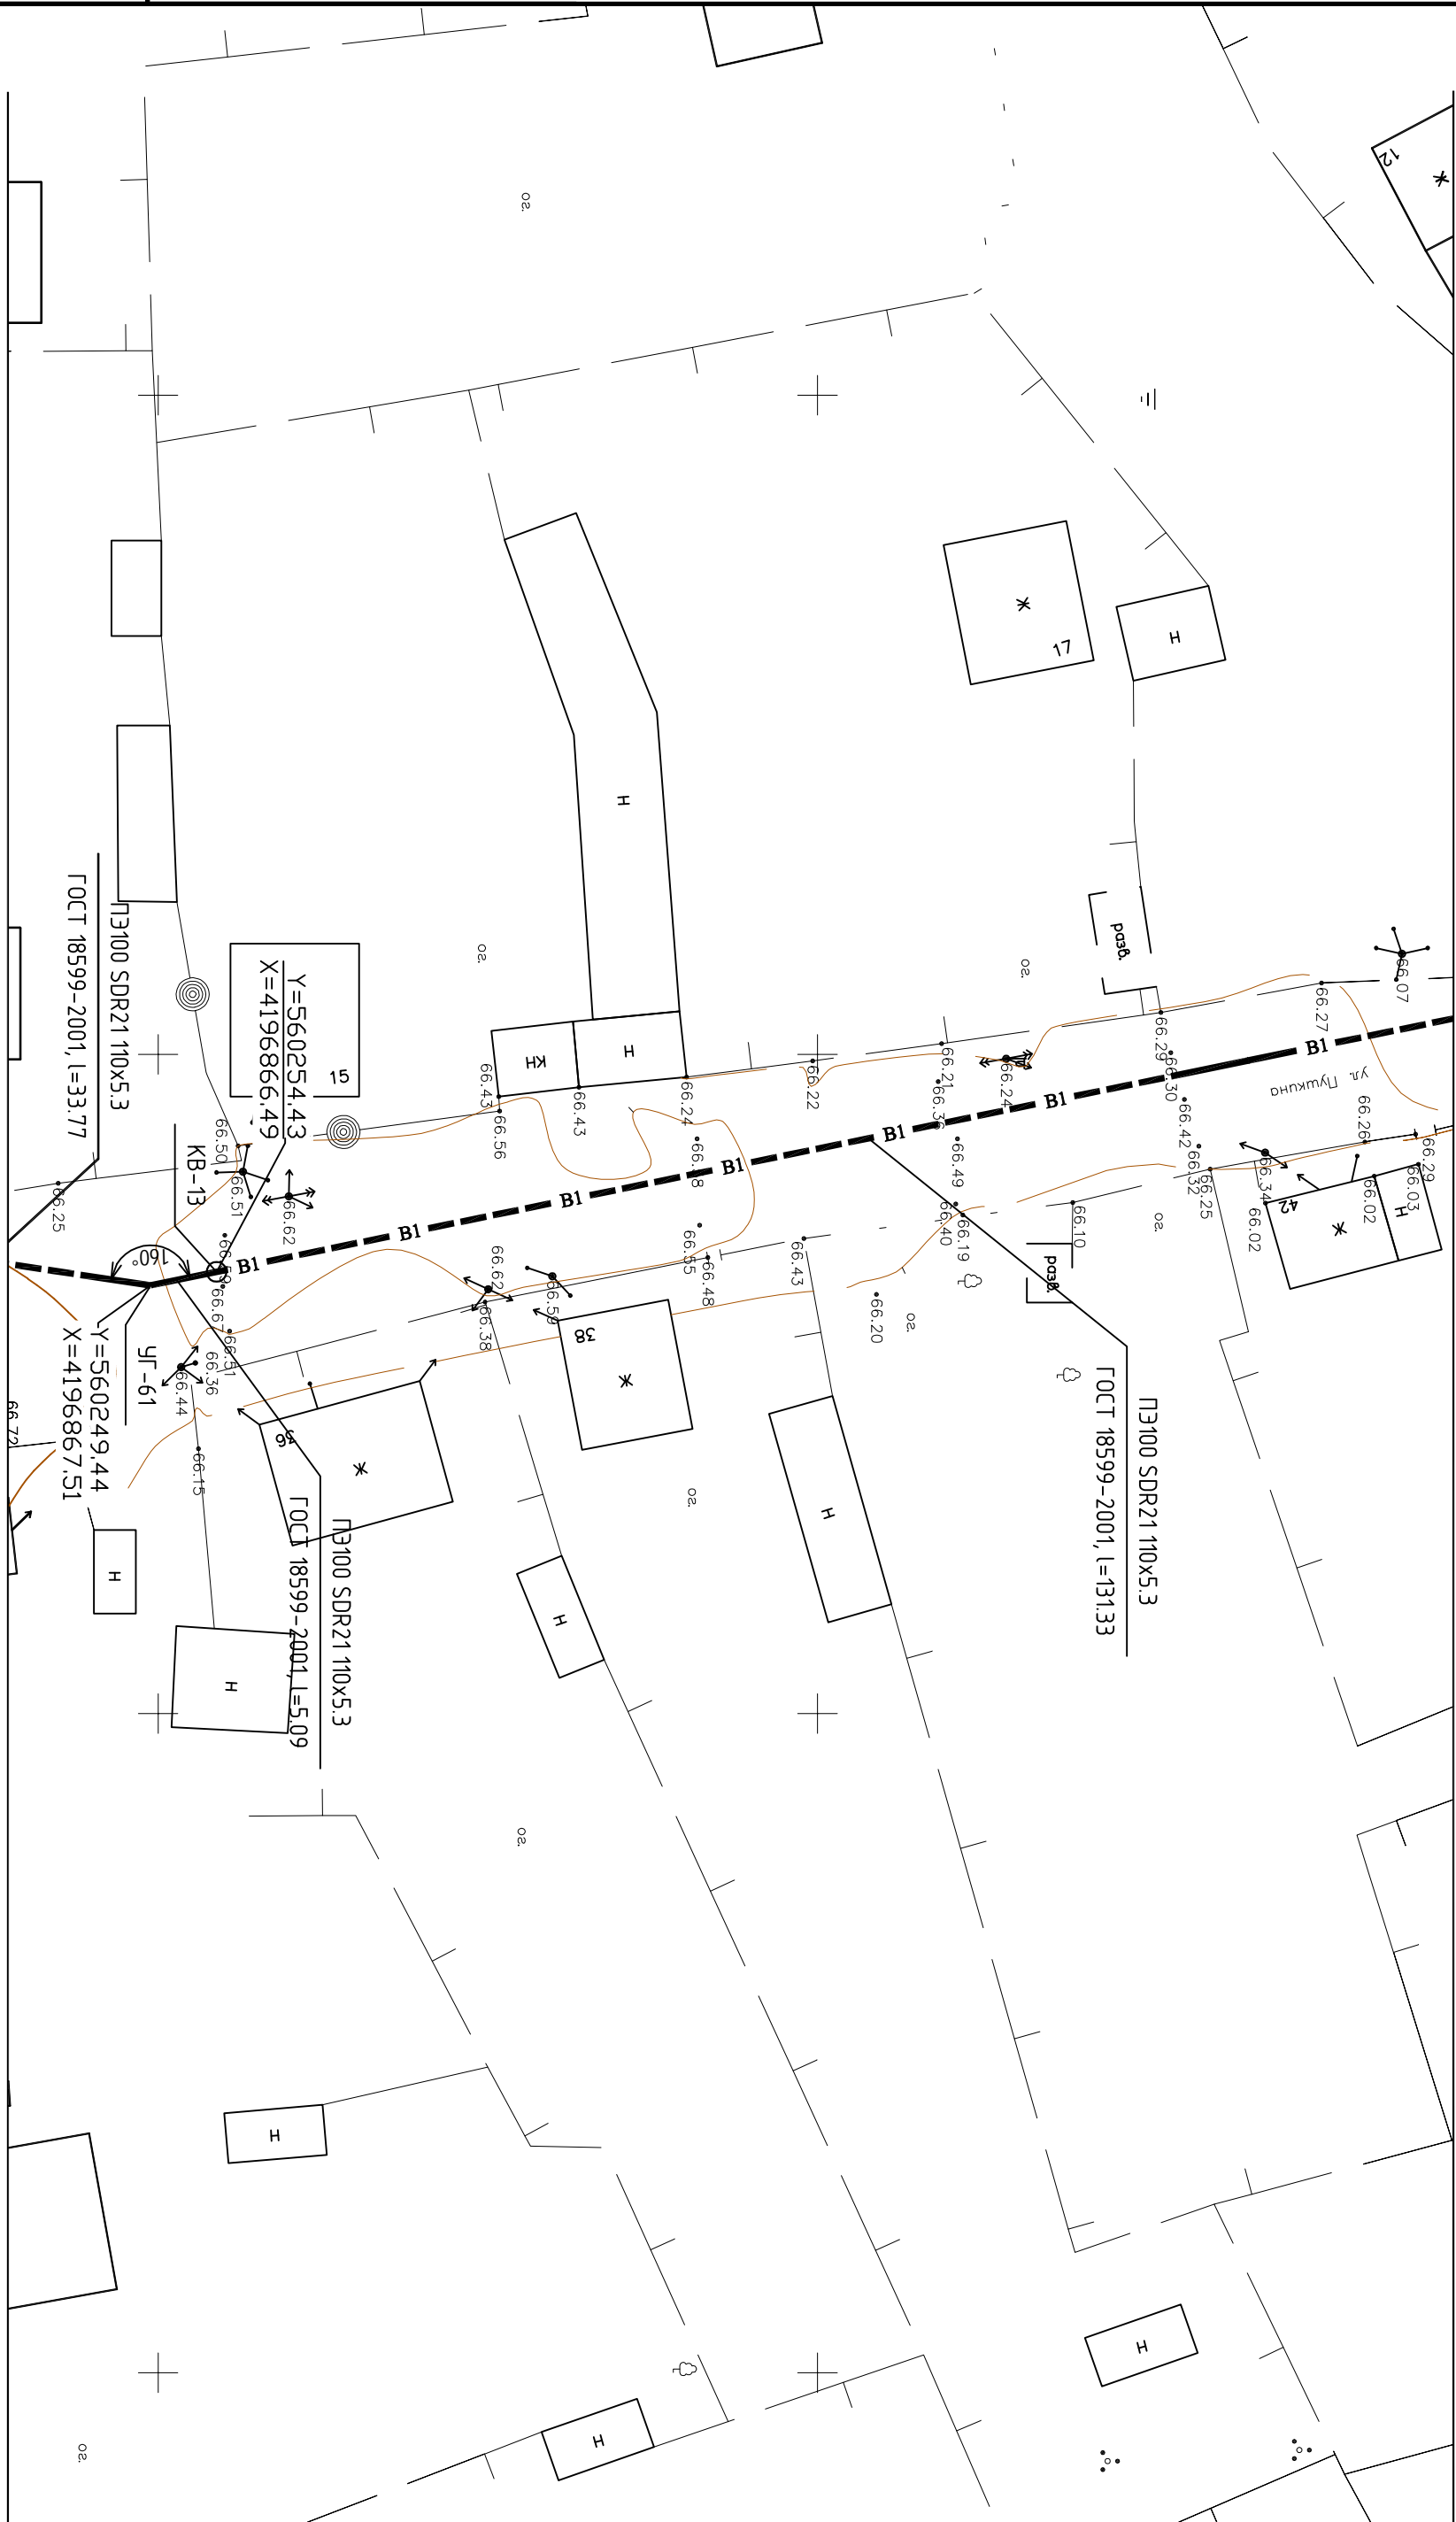

Изм.	Кол. уч.	Лист	№ док.	Подп.	Дата
ГИП		Казимиров			10.15
Н.контр.		Грашенко			10.15
Проект.		Казимиров			10.15
Разраб.		Шмыгин			10.15


030-10-15.ППО

Реконструкция и строительство водопроводных сетей и объектов с. Тогур

Наружные сети водоснабжения	Страницы	Лист	Листов
	П	12	34

План трассы сети водоснабжения
Масштаб 1:500

ООО «ТЭПКОМ»

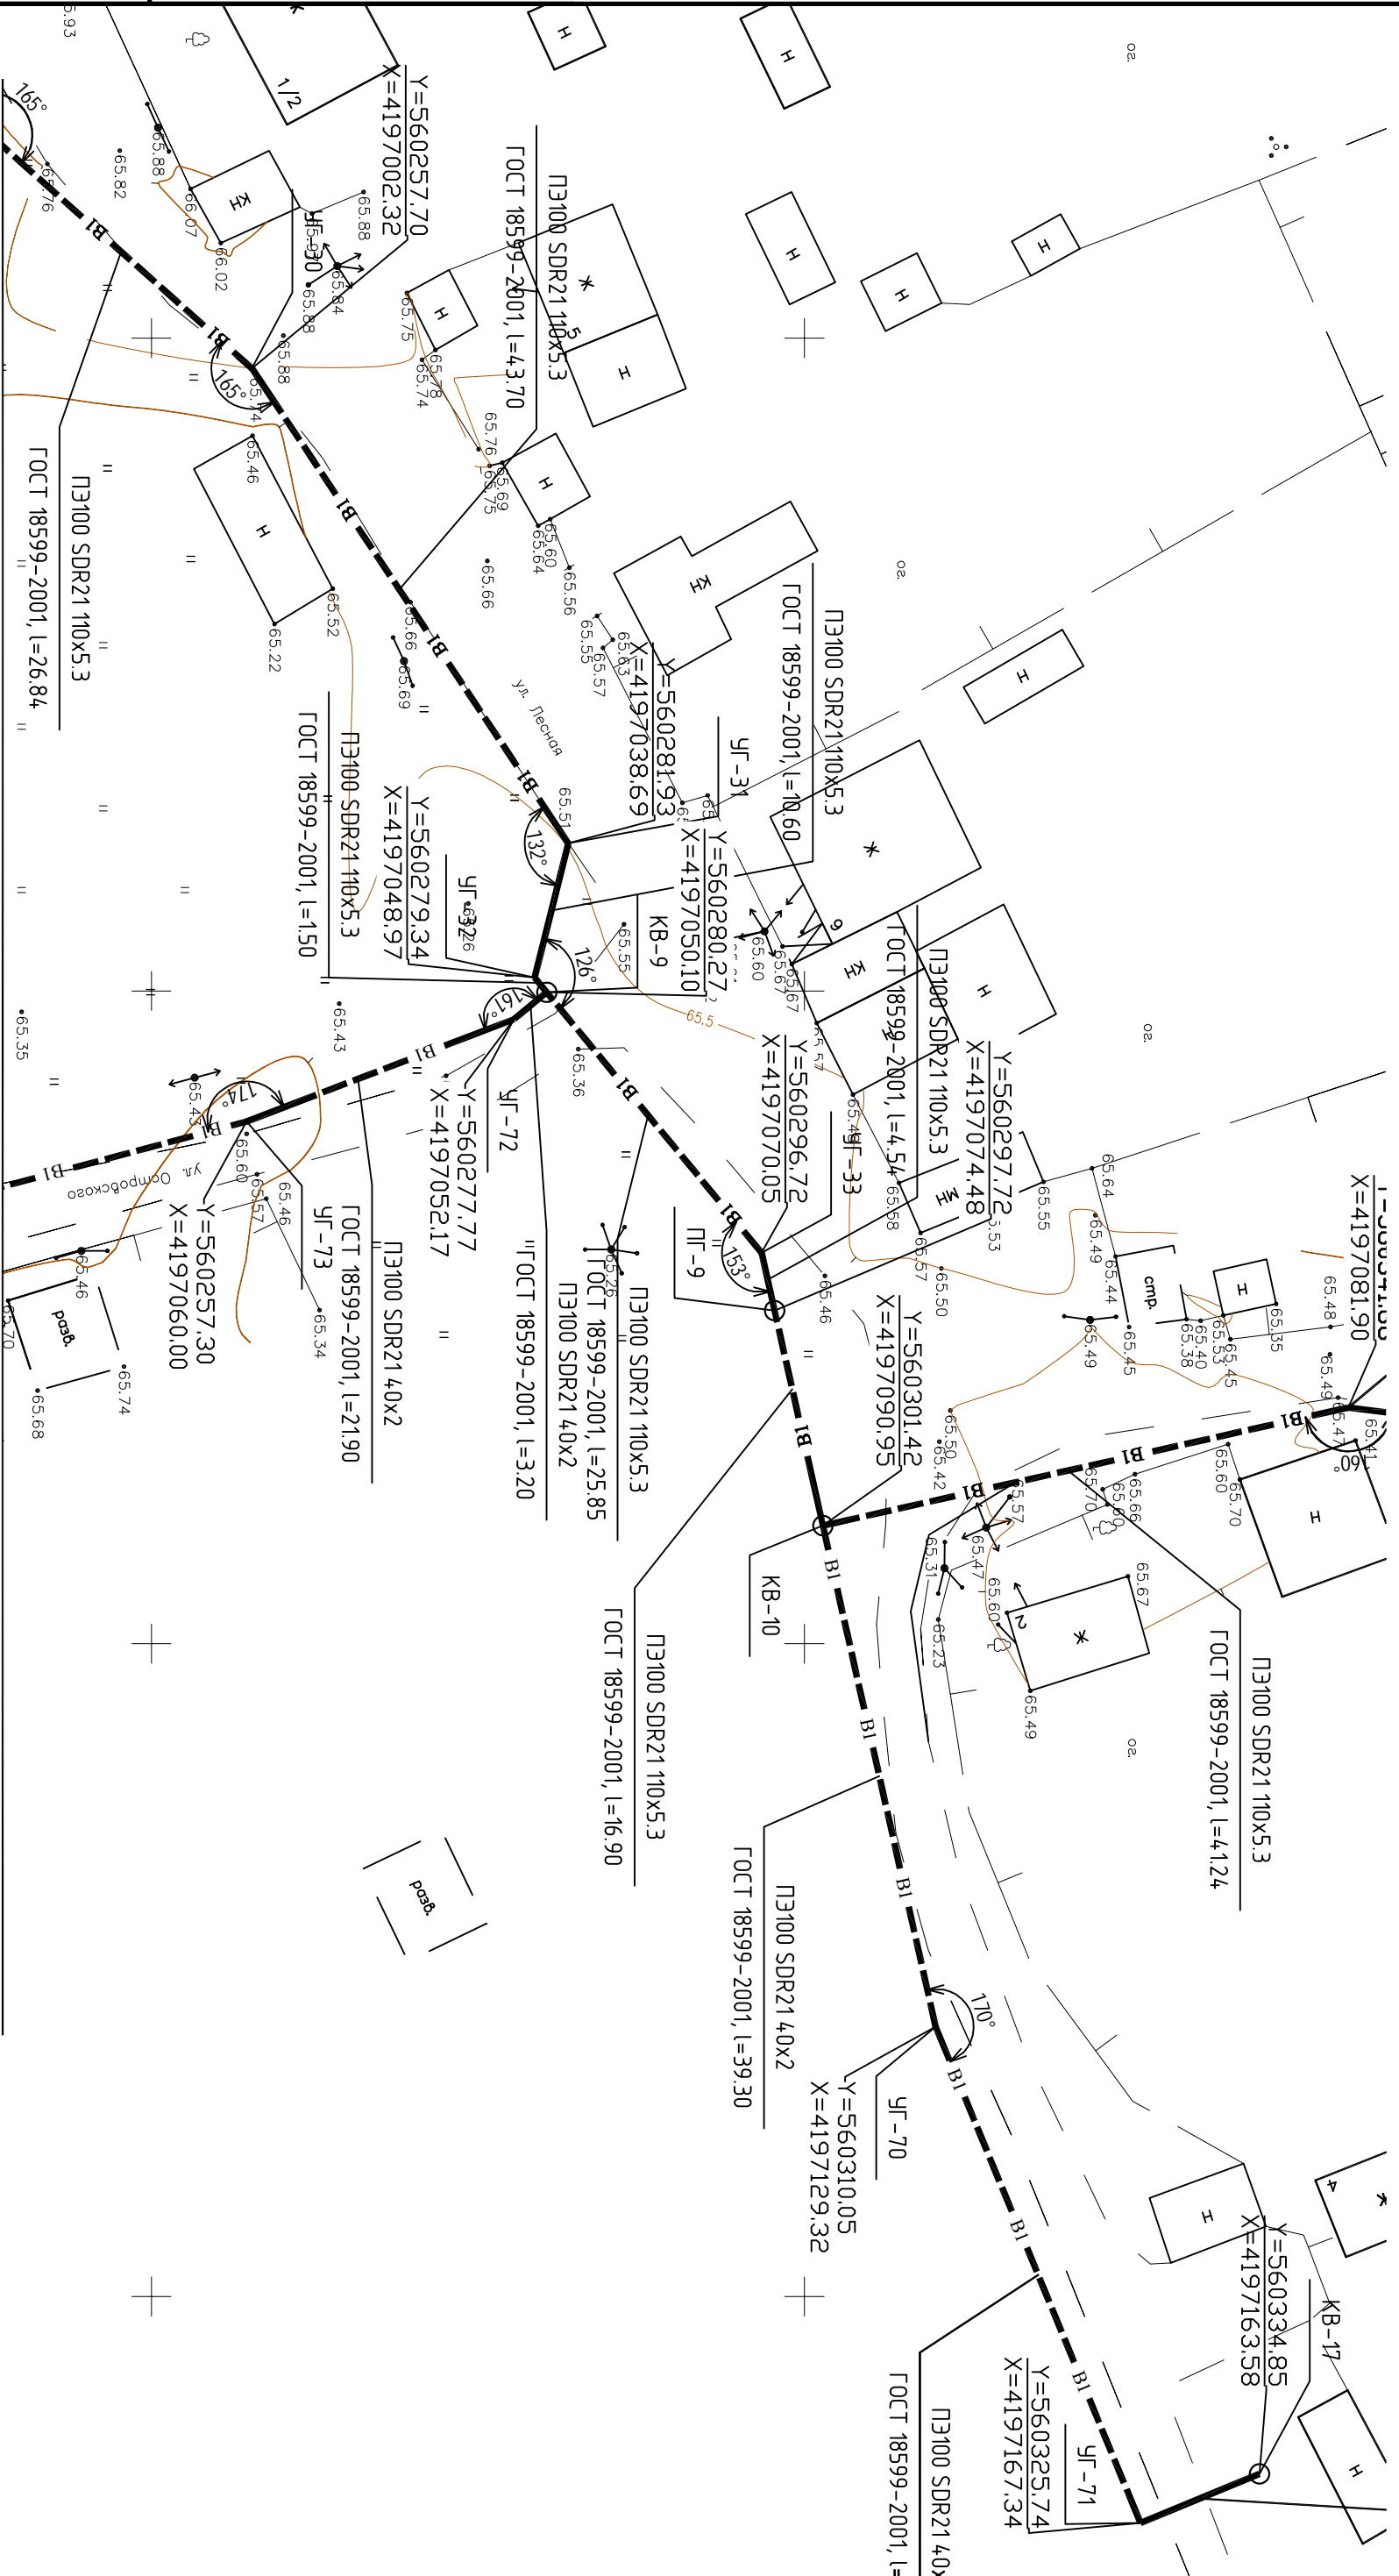

Инв. № подл.	Подп. и дата	Взам. инв. №

Изм.	Кол. уч.	Лист	№ док.	Подп.	Дата
ГИП		Казимиров			10.15
Н.контр.		Граченко			10.15
Провед.		Казимиров			10.15
Разраб.		Шмыгин			10.15

030-10-15.ППО

Реконструкция и строительство водопроводных сетей и объектов с. Тогур


Наружные сети водоснабжения

Лист	Листов
7	34

План трассы сети водоснабжения
Масштаб 1:500

ООО «ТЭПКОМ»

Инв. № подл.	Подп. и дата	Взам. инв. №

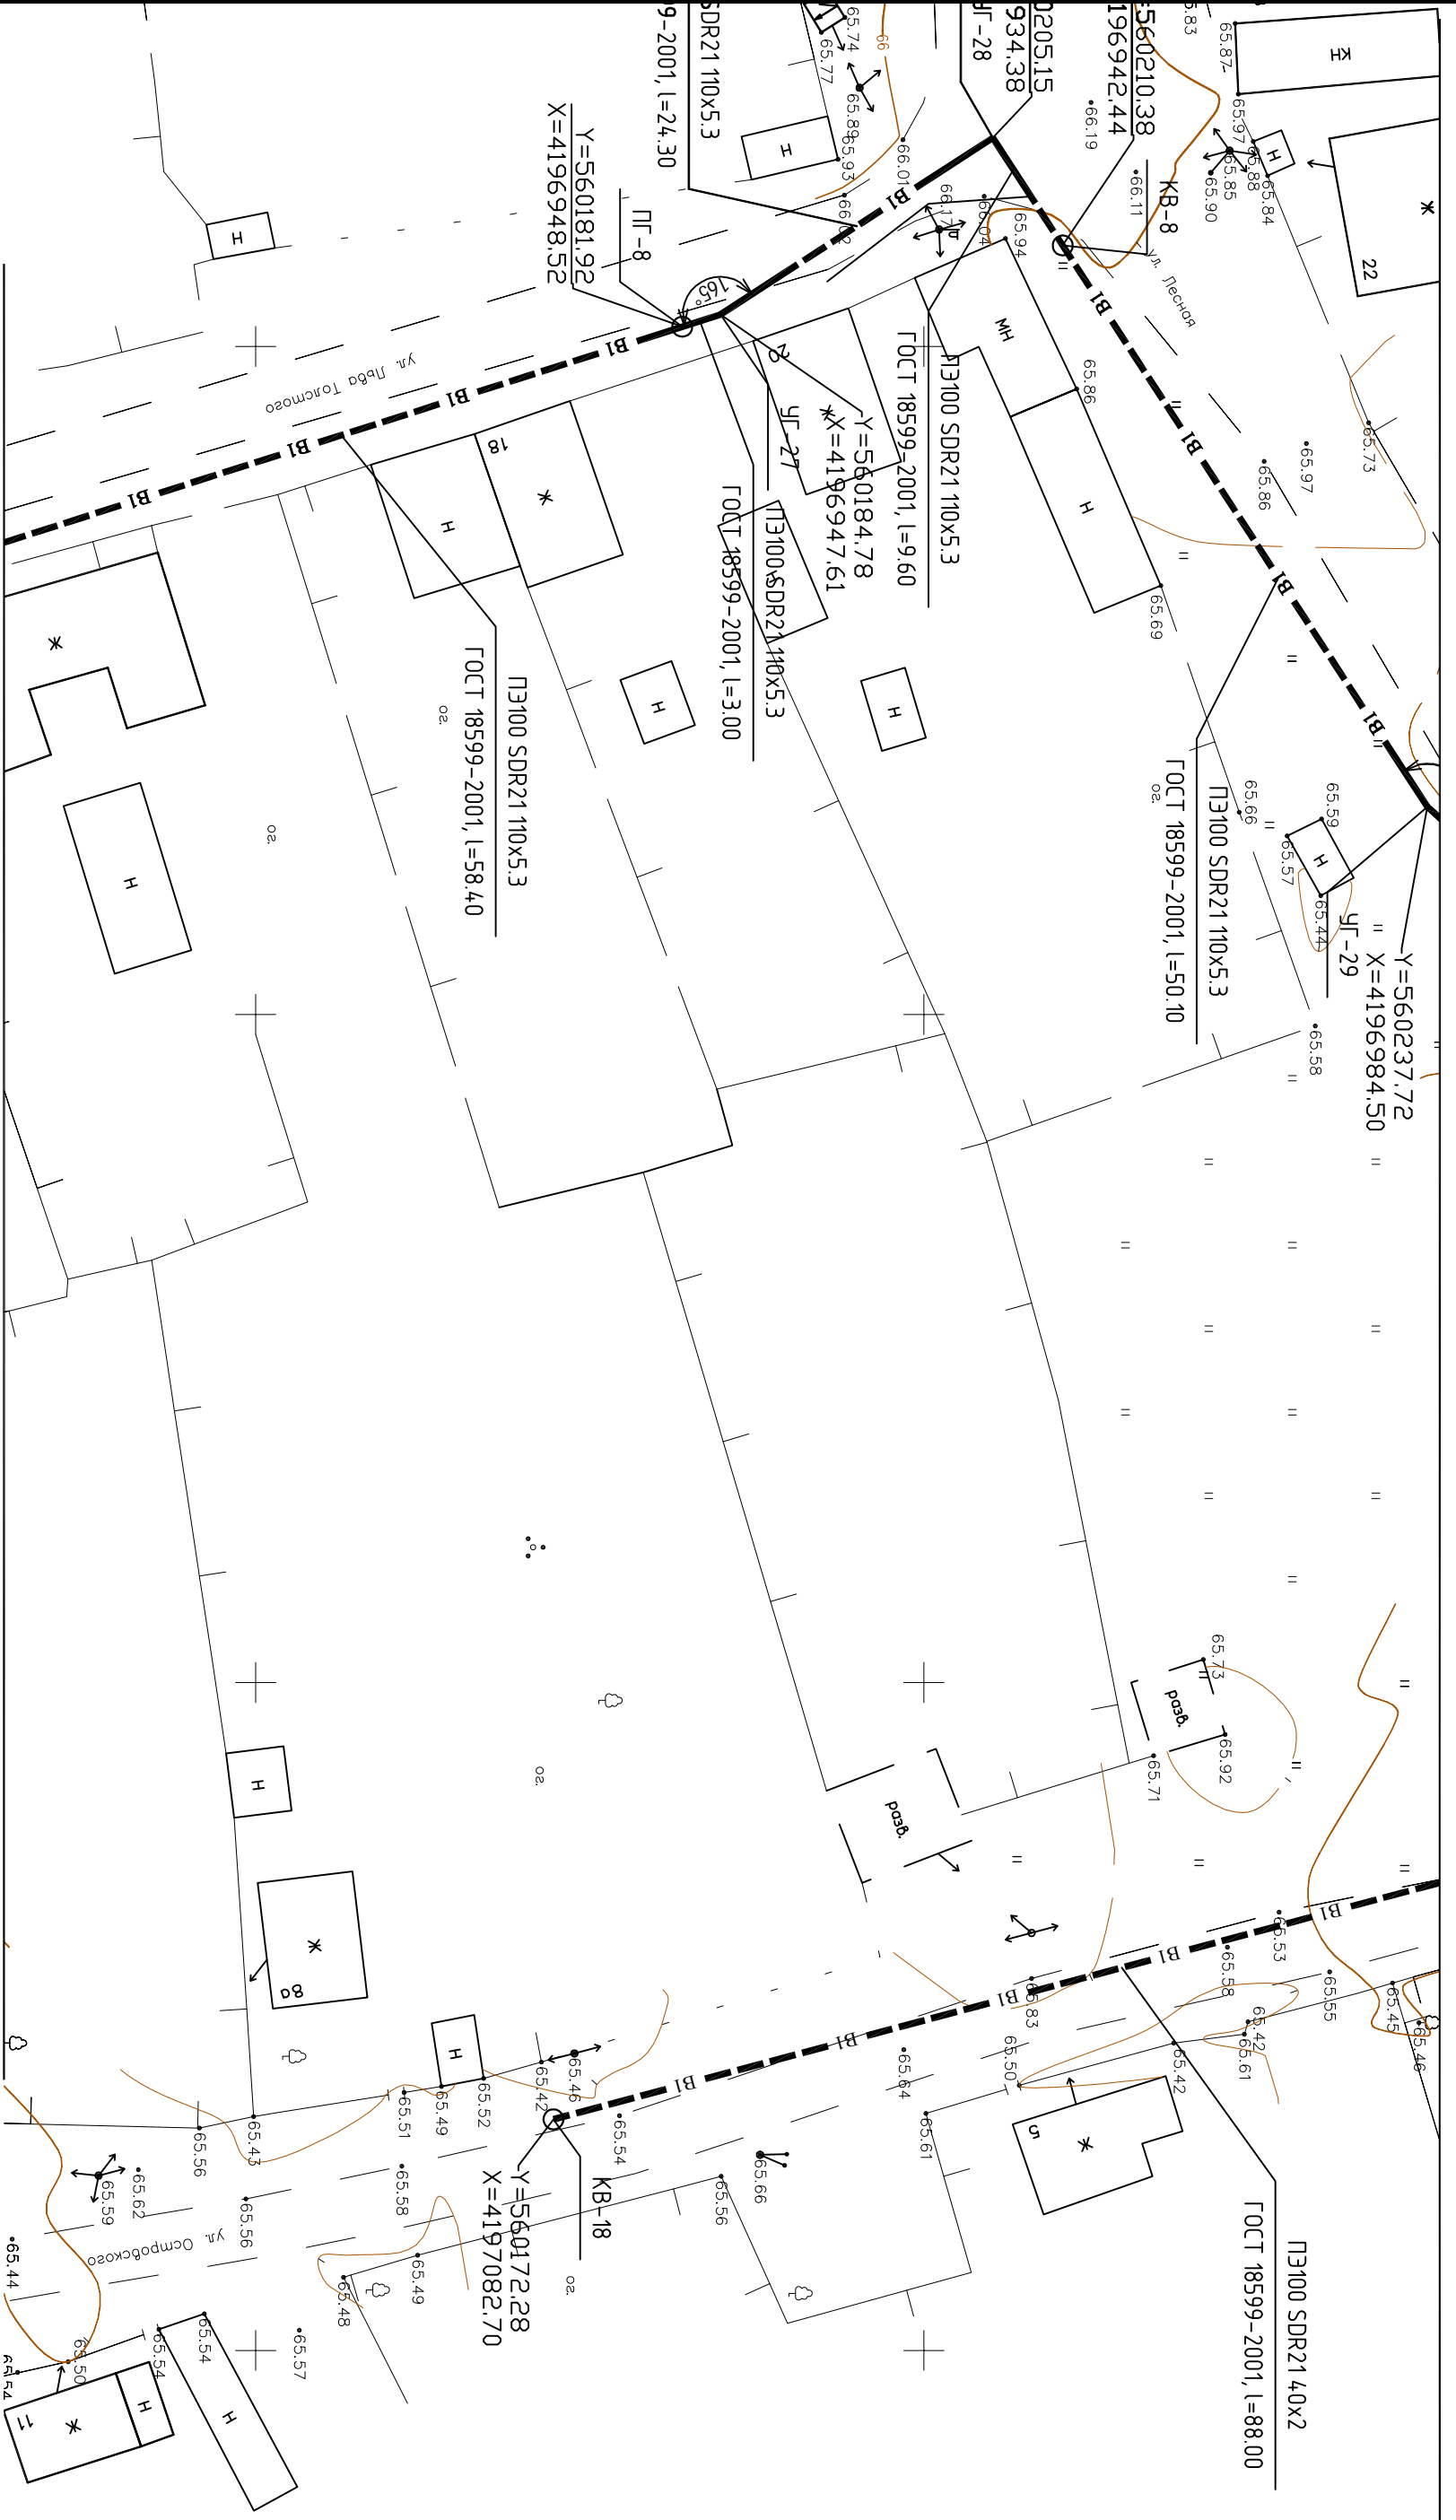

030-10-15.ЛТО

Реконструкция и строительство водопроводных сетей и объектов с. Тогур


Наружные сети водоснабжения

Изм.	Кол. уч.	Лист	№ док.	Подп.	Дата

ГИП	Казимиров	10.15
Н.контр.	Гращенко	10.15
Проект.	Казимиров	10.15
Разраб.	Шмыгин	10.15

План трассы сети водоснабжения Масштаб 1:500	ООО «ТЭЛКОМ»
---	--------------

Инв. № подл.	Подп. и дата	Взам. инв. №

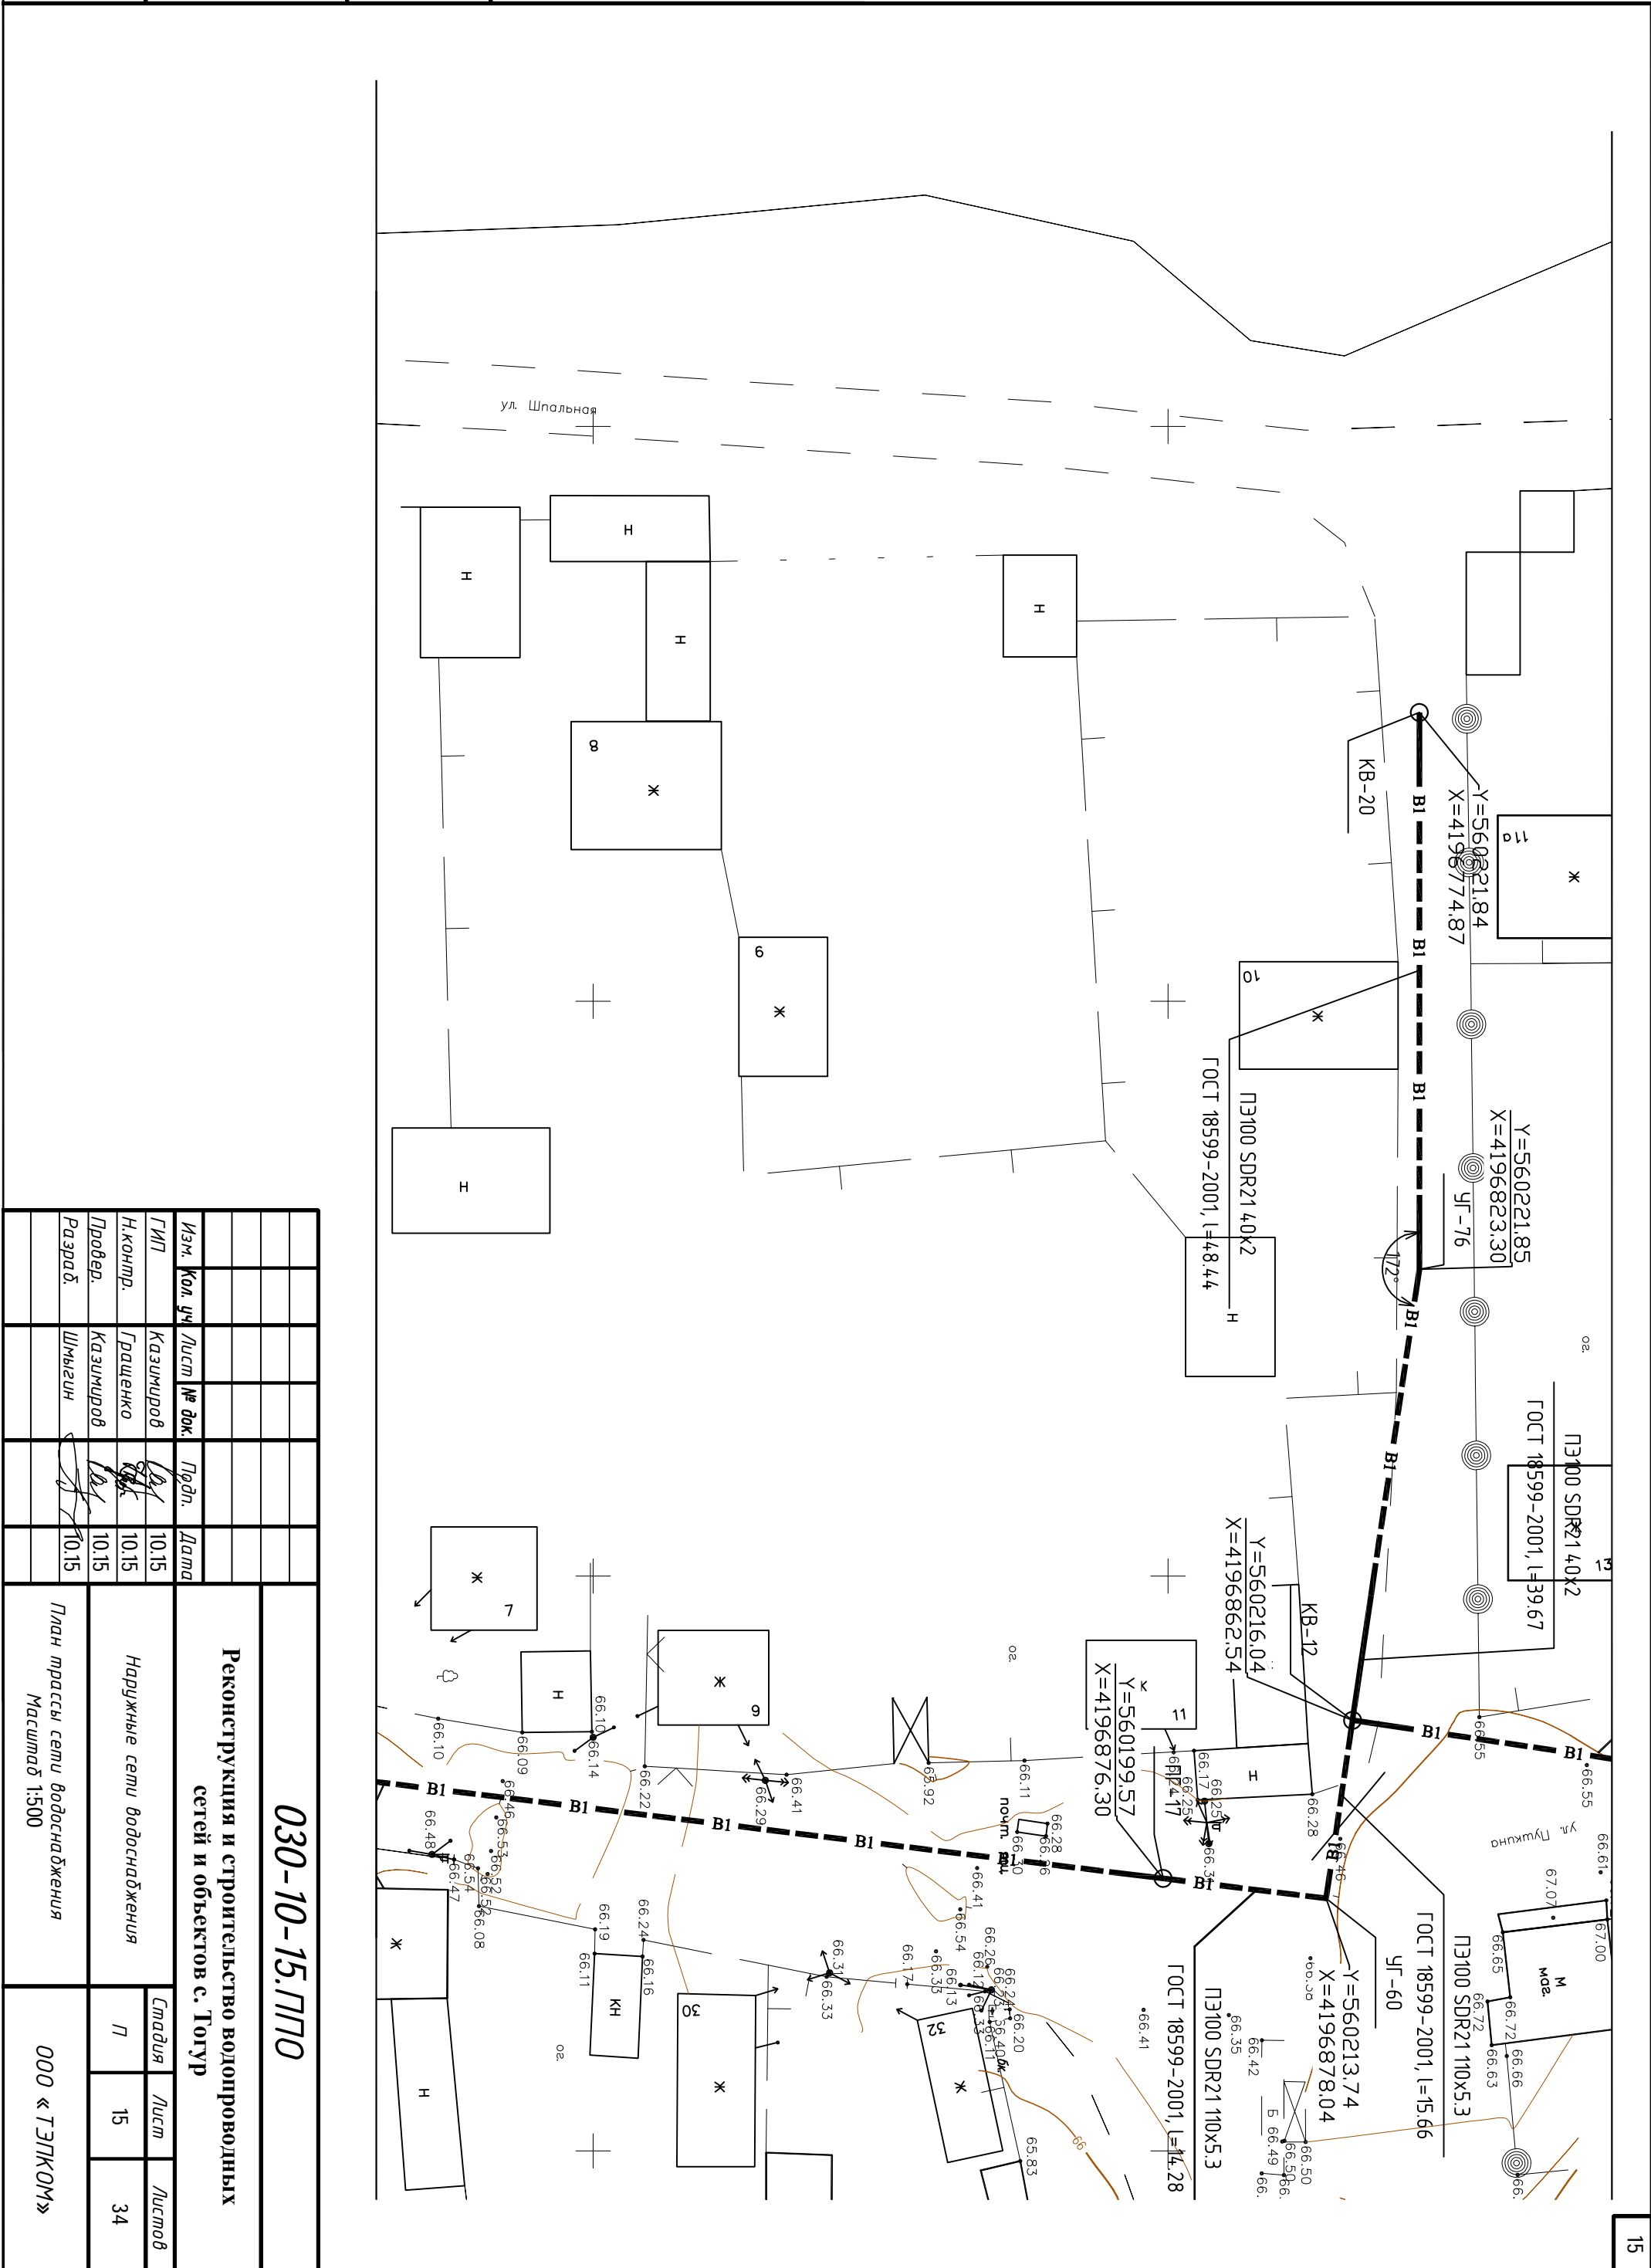

030-10-15.ЛПО

Реконструкция и строительство водопроводных сетей и объектов с. Тогур


Наружные сети водоснабжения

Изм.	Кол. уч.	Лист	№ док.	Подп.	Дата
ГИП	Казимиров	10.15			
Н.контр.	Гращенко	10.15			
Провед.	Казимиров	10.15			
Разраб.	Шмыгин	10.15			

План трассы сети водоснабжения
Масштаб 1:500

ООО «ТЭЛКОМ»

Инв. № подл.	Подп. и дата	Взам. инв. №

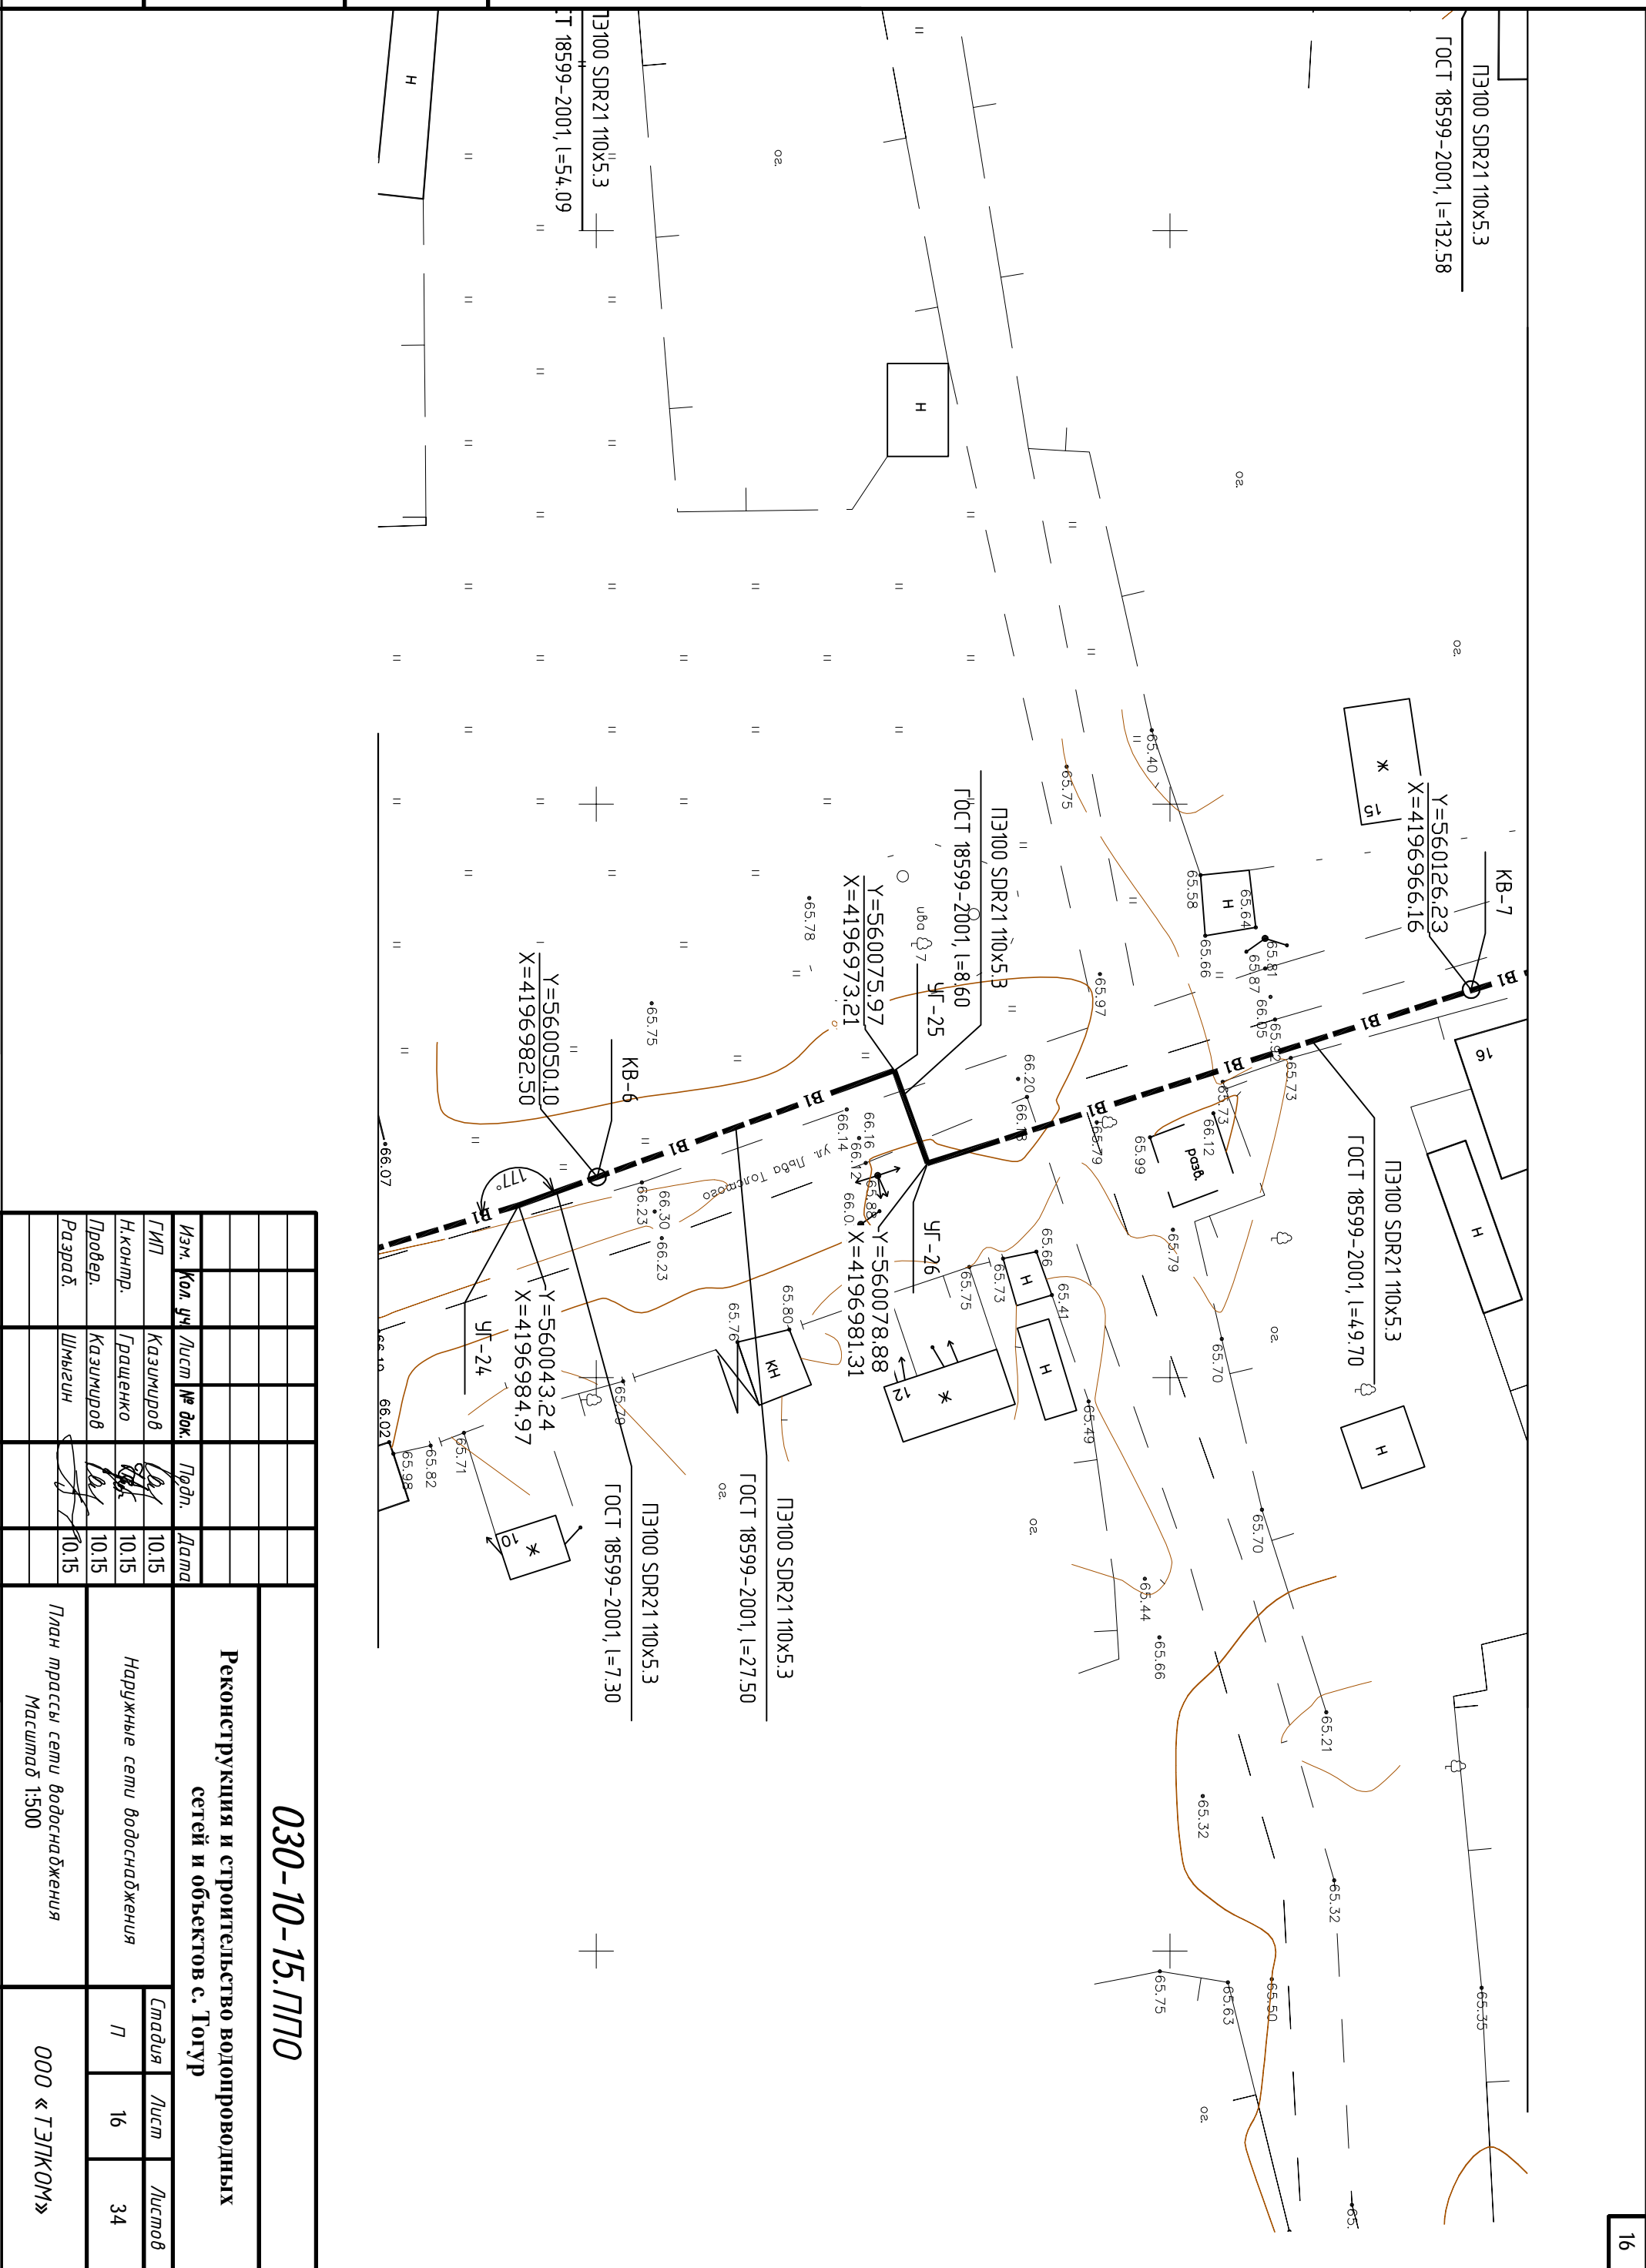

Изм.	Код. уч.	Лист	№ док.	Подп.	Дата
ГИП		Казимиров			10.15
Н.контр.		Гращенко			10.15
Проект.		Казимиров			10.15
Разраб.		Шмыгин			10.15

030-10-15.ППО


Реконструкция и строительство водопроводных сетей и объектов с. Тогур

Наружные сети водоснабжения		
Гладия	Лист	Листов
П	16	34

План трассы сети водоснабжения
Масштаб 1:500

ООО «ТЭПКОМ»

Инв. № подл.	Подп. и дата	Взам. инв. №

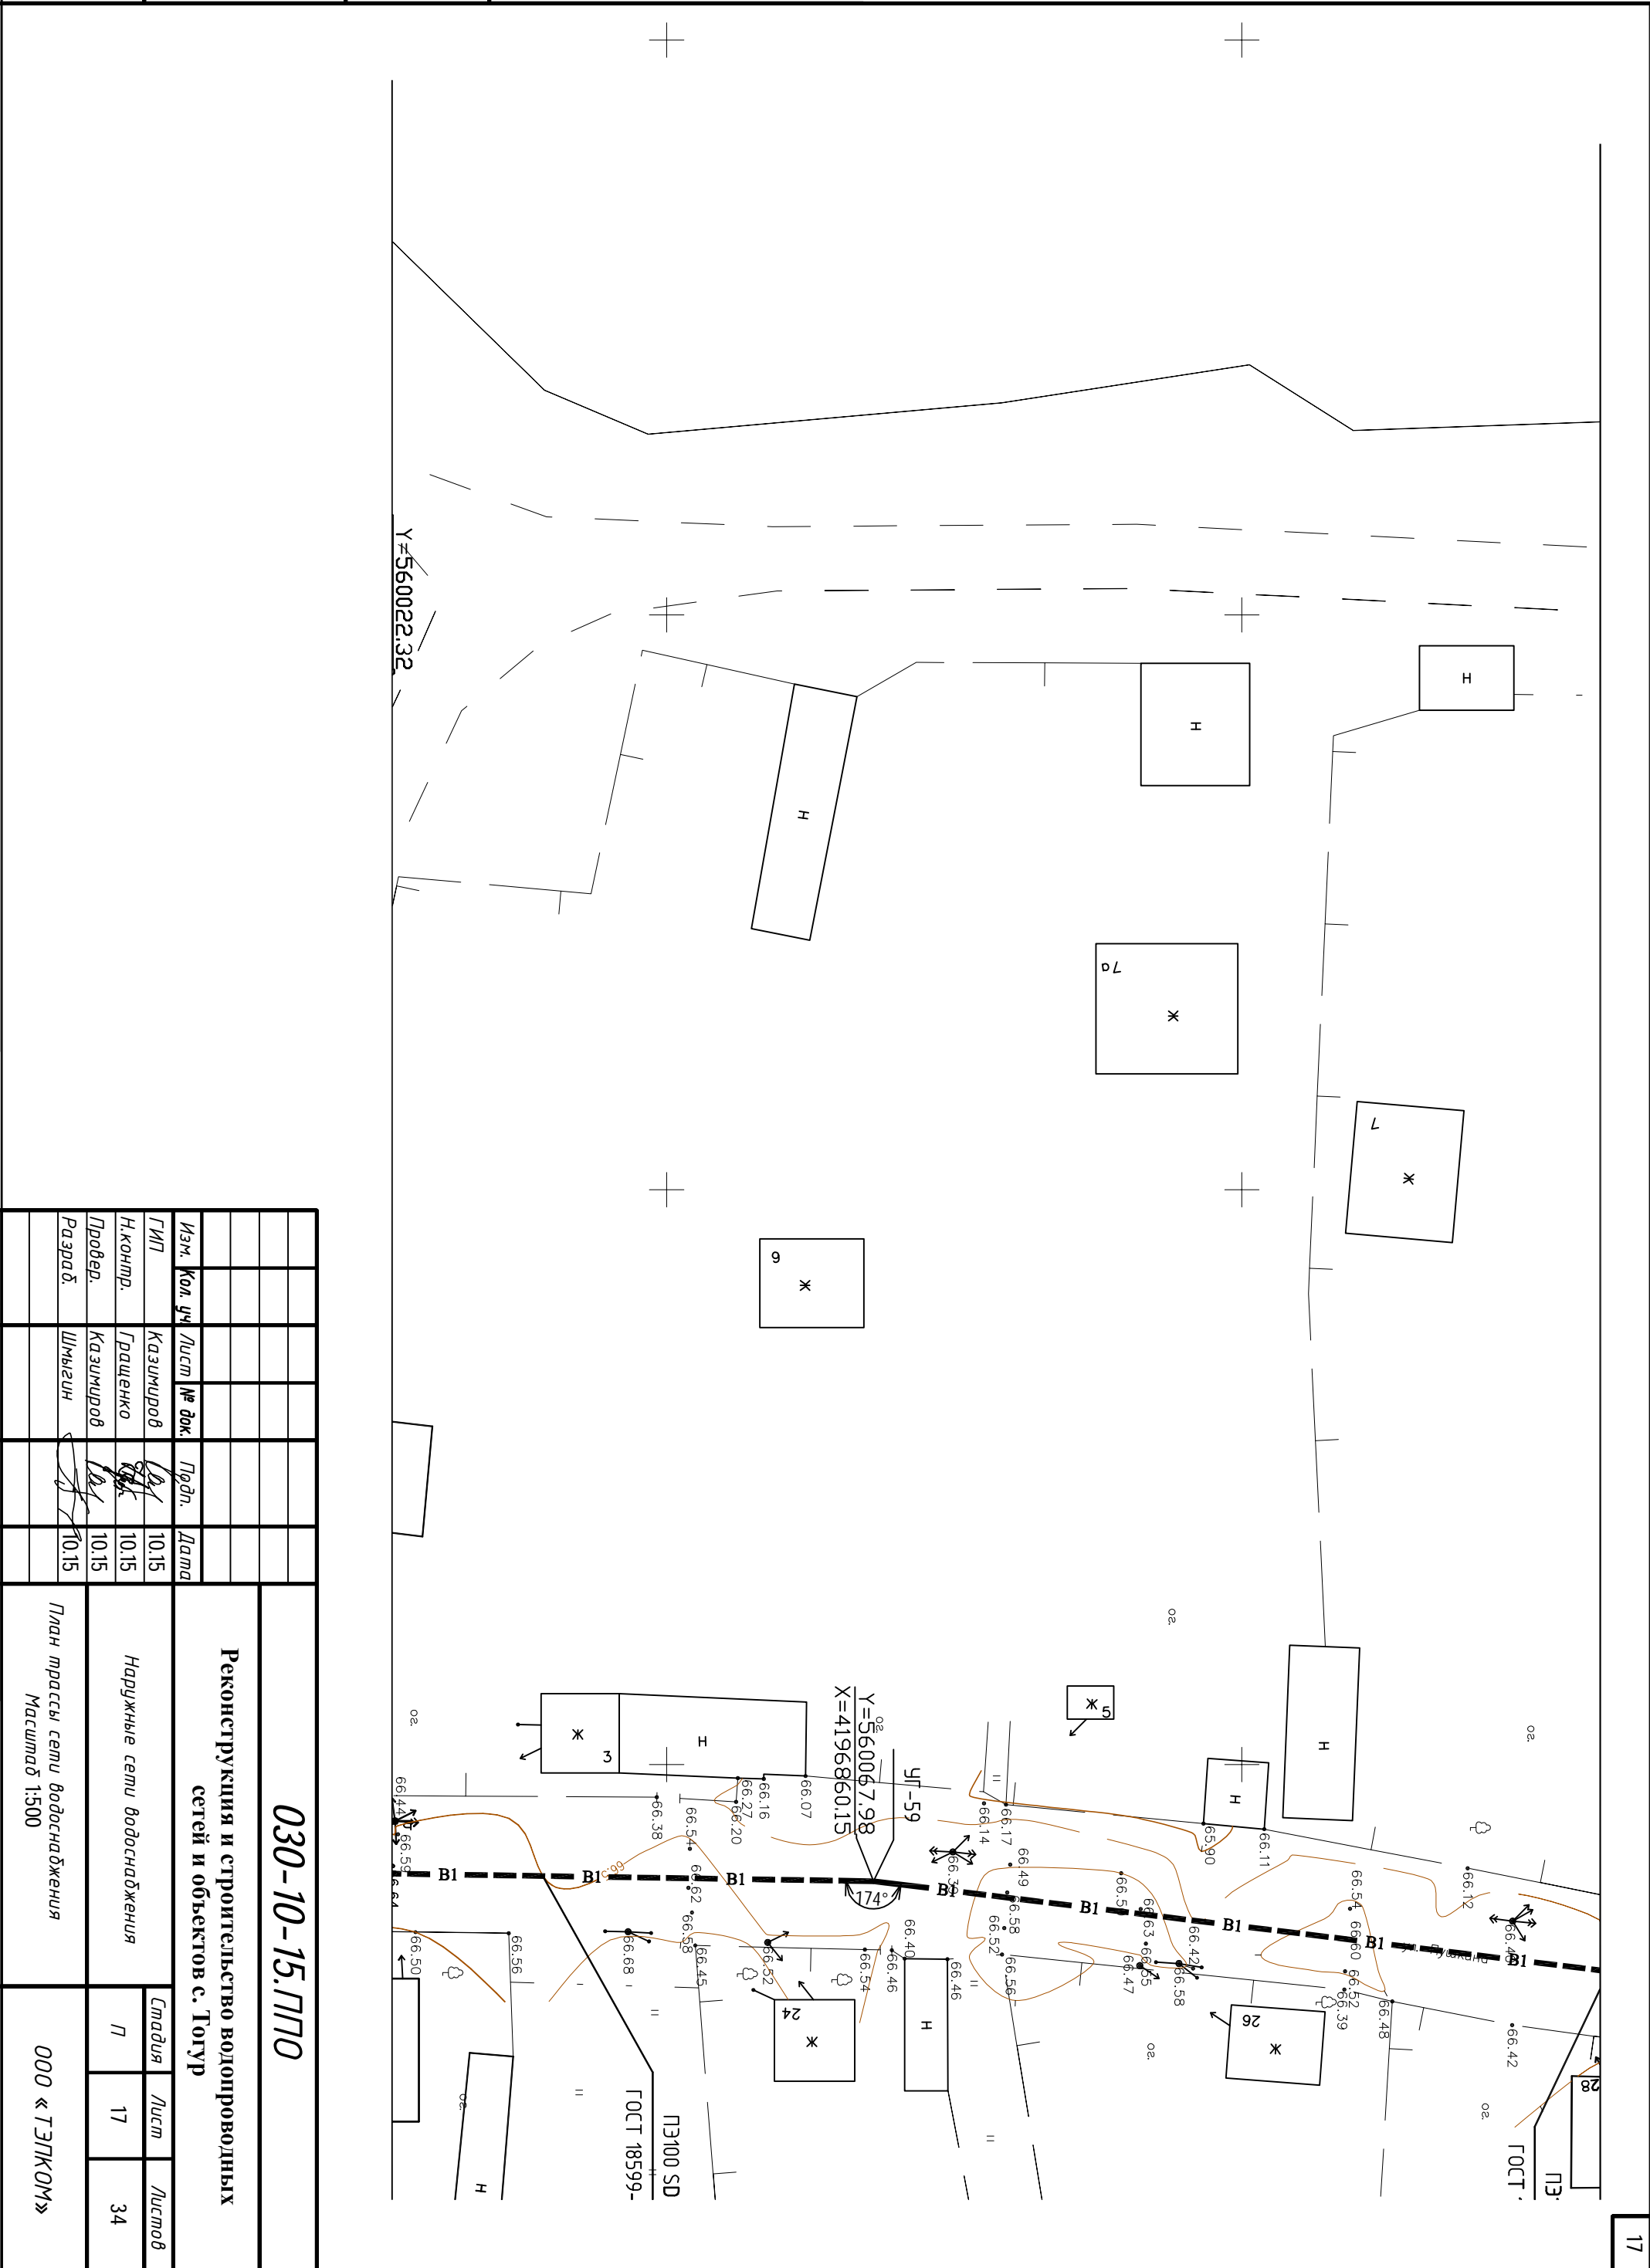

Изм.	Кол. уч.	Лист	№ док.	Подп.	Дата
ГИП	Казимиров				10.15
Н.контр.	Гращенко				10.15
Провед.	Казимиров				10.15
Разраб.	Шмыгин				10.15

030-10-15.ППО

Реконструкция и строительство водопроводных сетей и объектов с. Тогур


Наружные сети водоснабжения

Лист	Лист	Листов
7	17	34

План трассы сети водоснабжения
Масштаб 1:500

ООО «ТЭПКОМ»

Инв. № подл.	Подп. и дата	Взам. инв. №

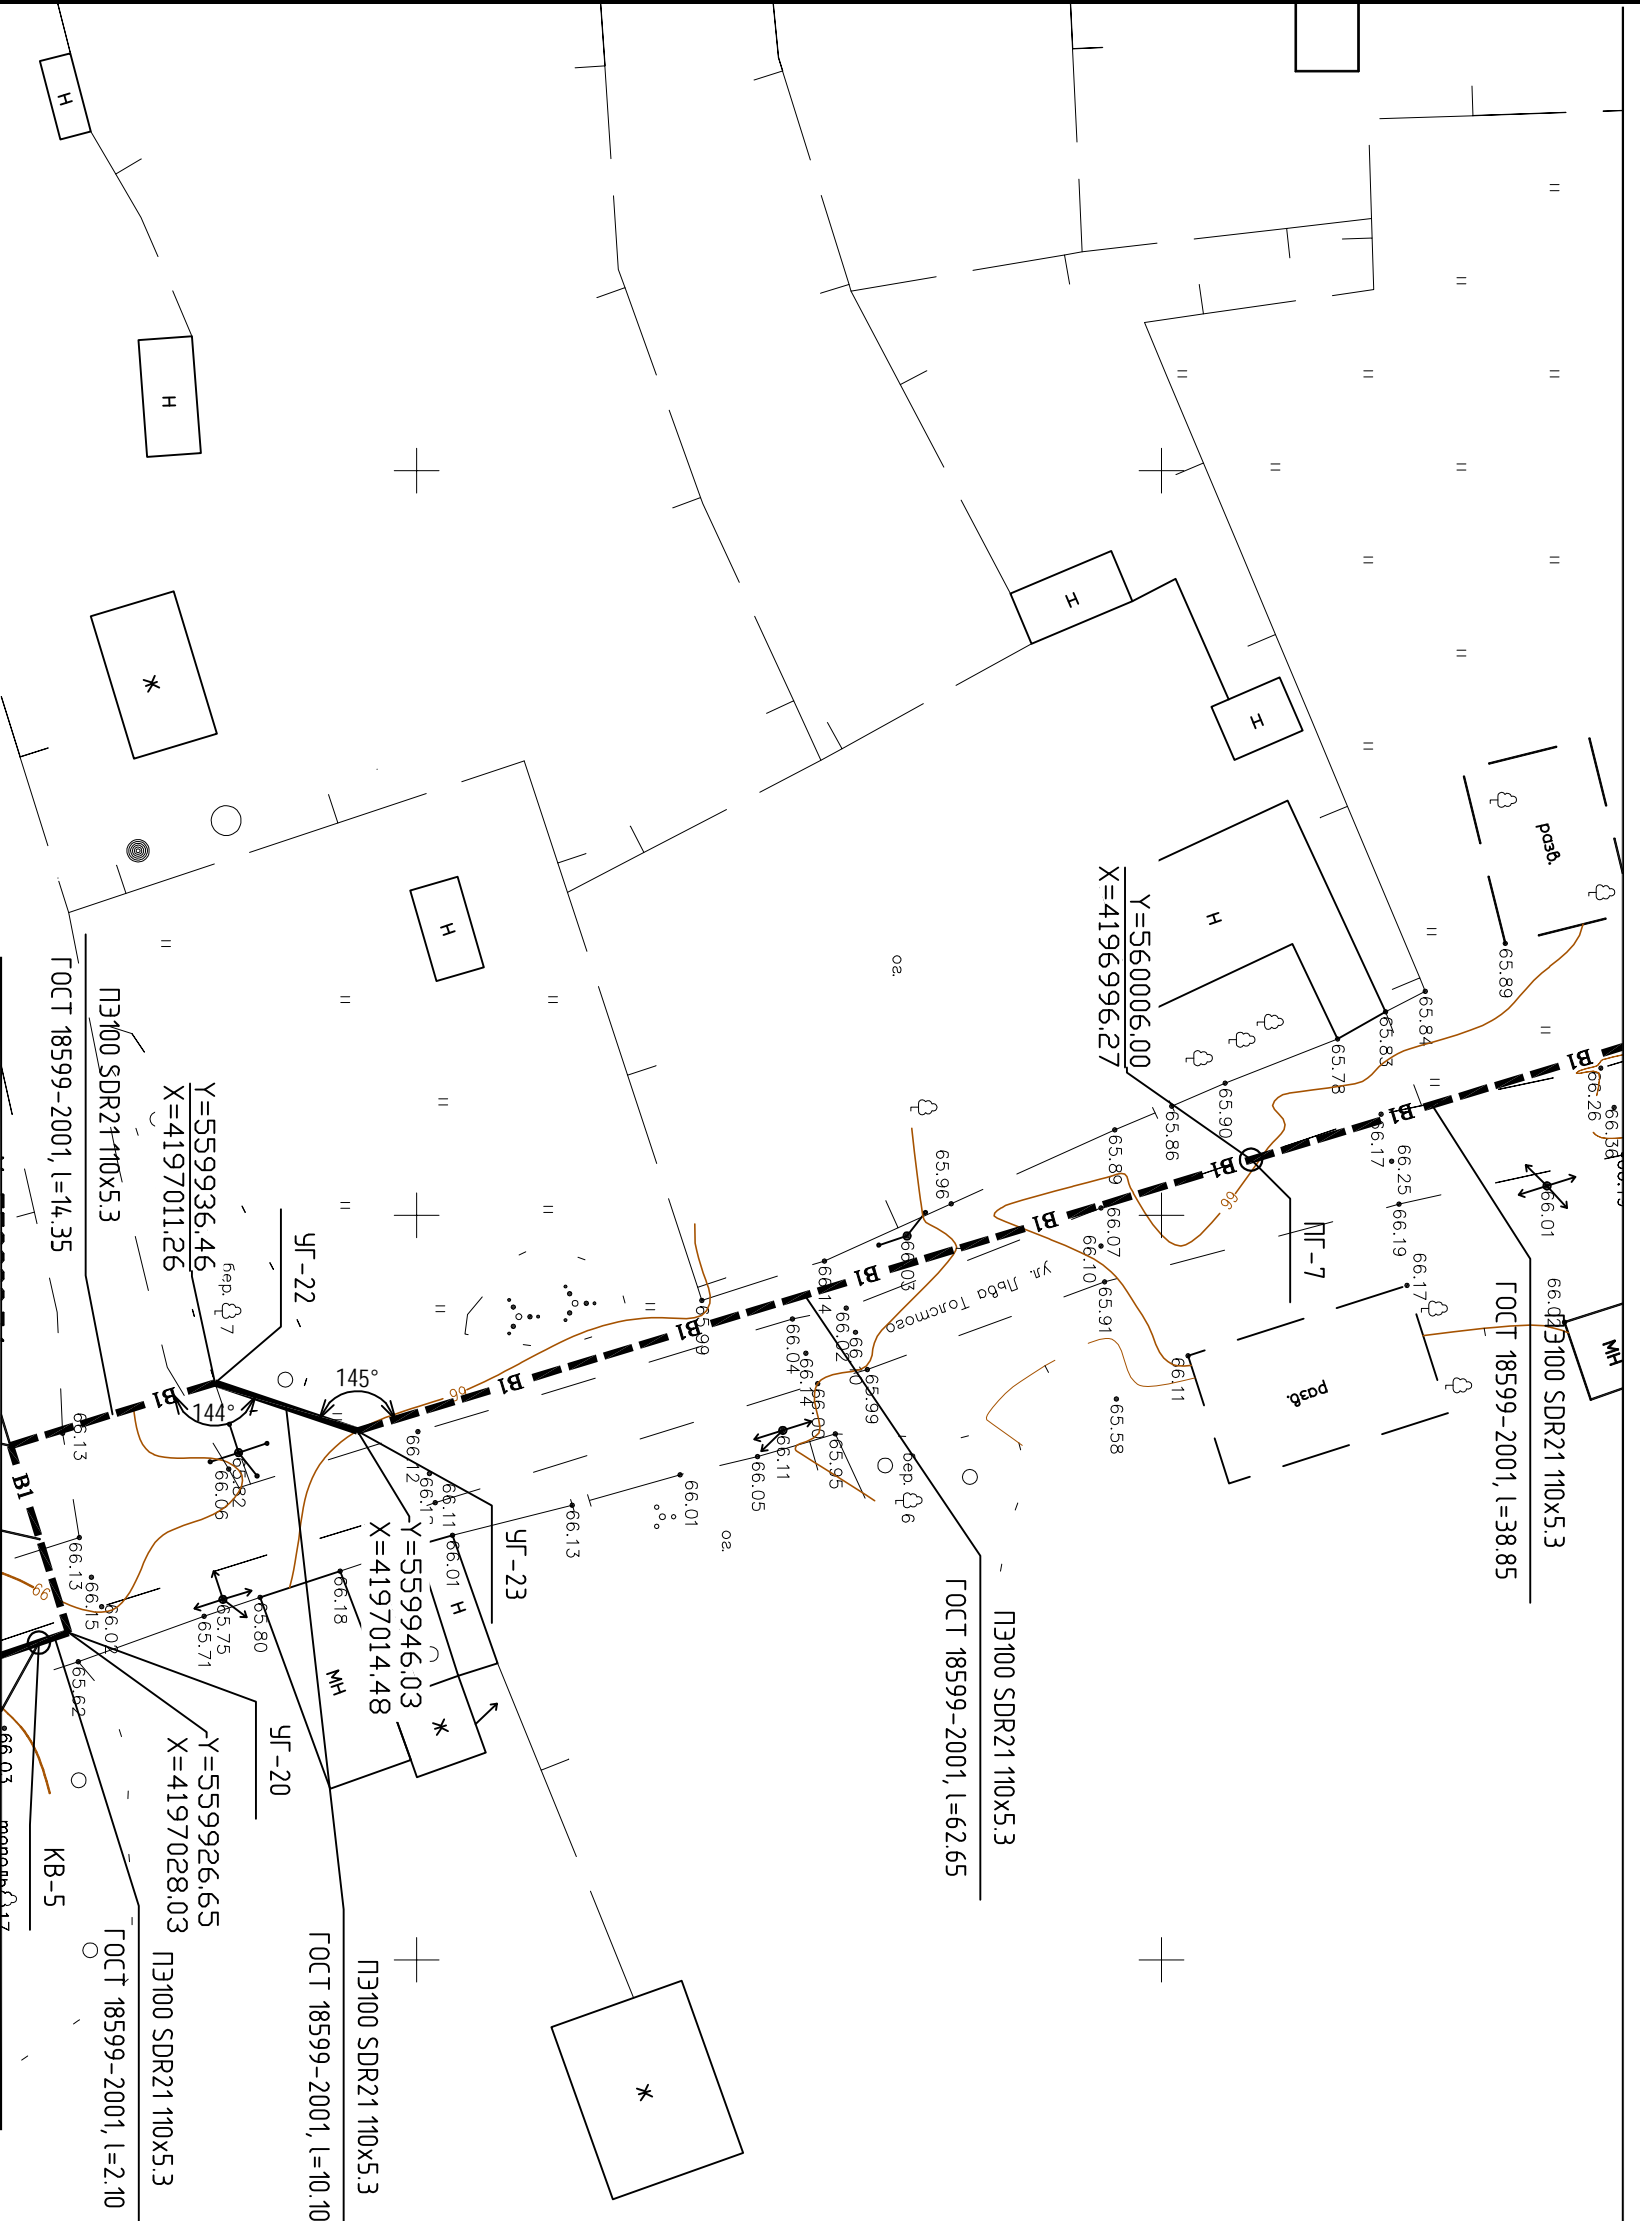

Изм.	Код. уч.	Лист	№ док.	Подп.	Дата
ГИП		Казимиров			10.15
Н.контр.		Гращенко			10.15
Провед.		Казимиров			10.15
Разраб.		Шмыгин			10.15

030-10-15.ЛПТО

Реконструкция и строительство водопроводных сетей и объектов с. Тогур


Наружные сети водоснабжения

План трассы сети водоснабжения
Масштаб 1:500


Лист	Листов
7	34

ООО «ТЭЛКОМ»

Инв. № подл.	Подп. и дата	Взам. инв. №

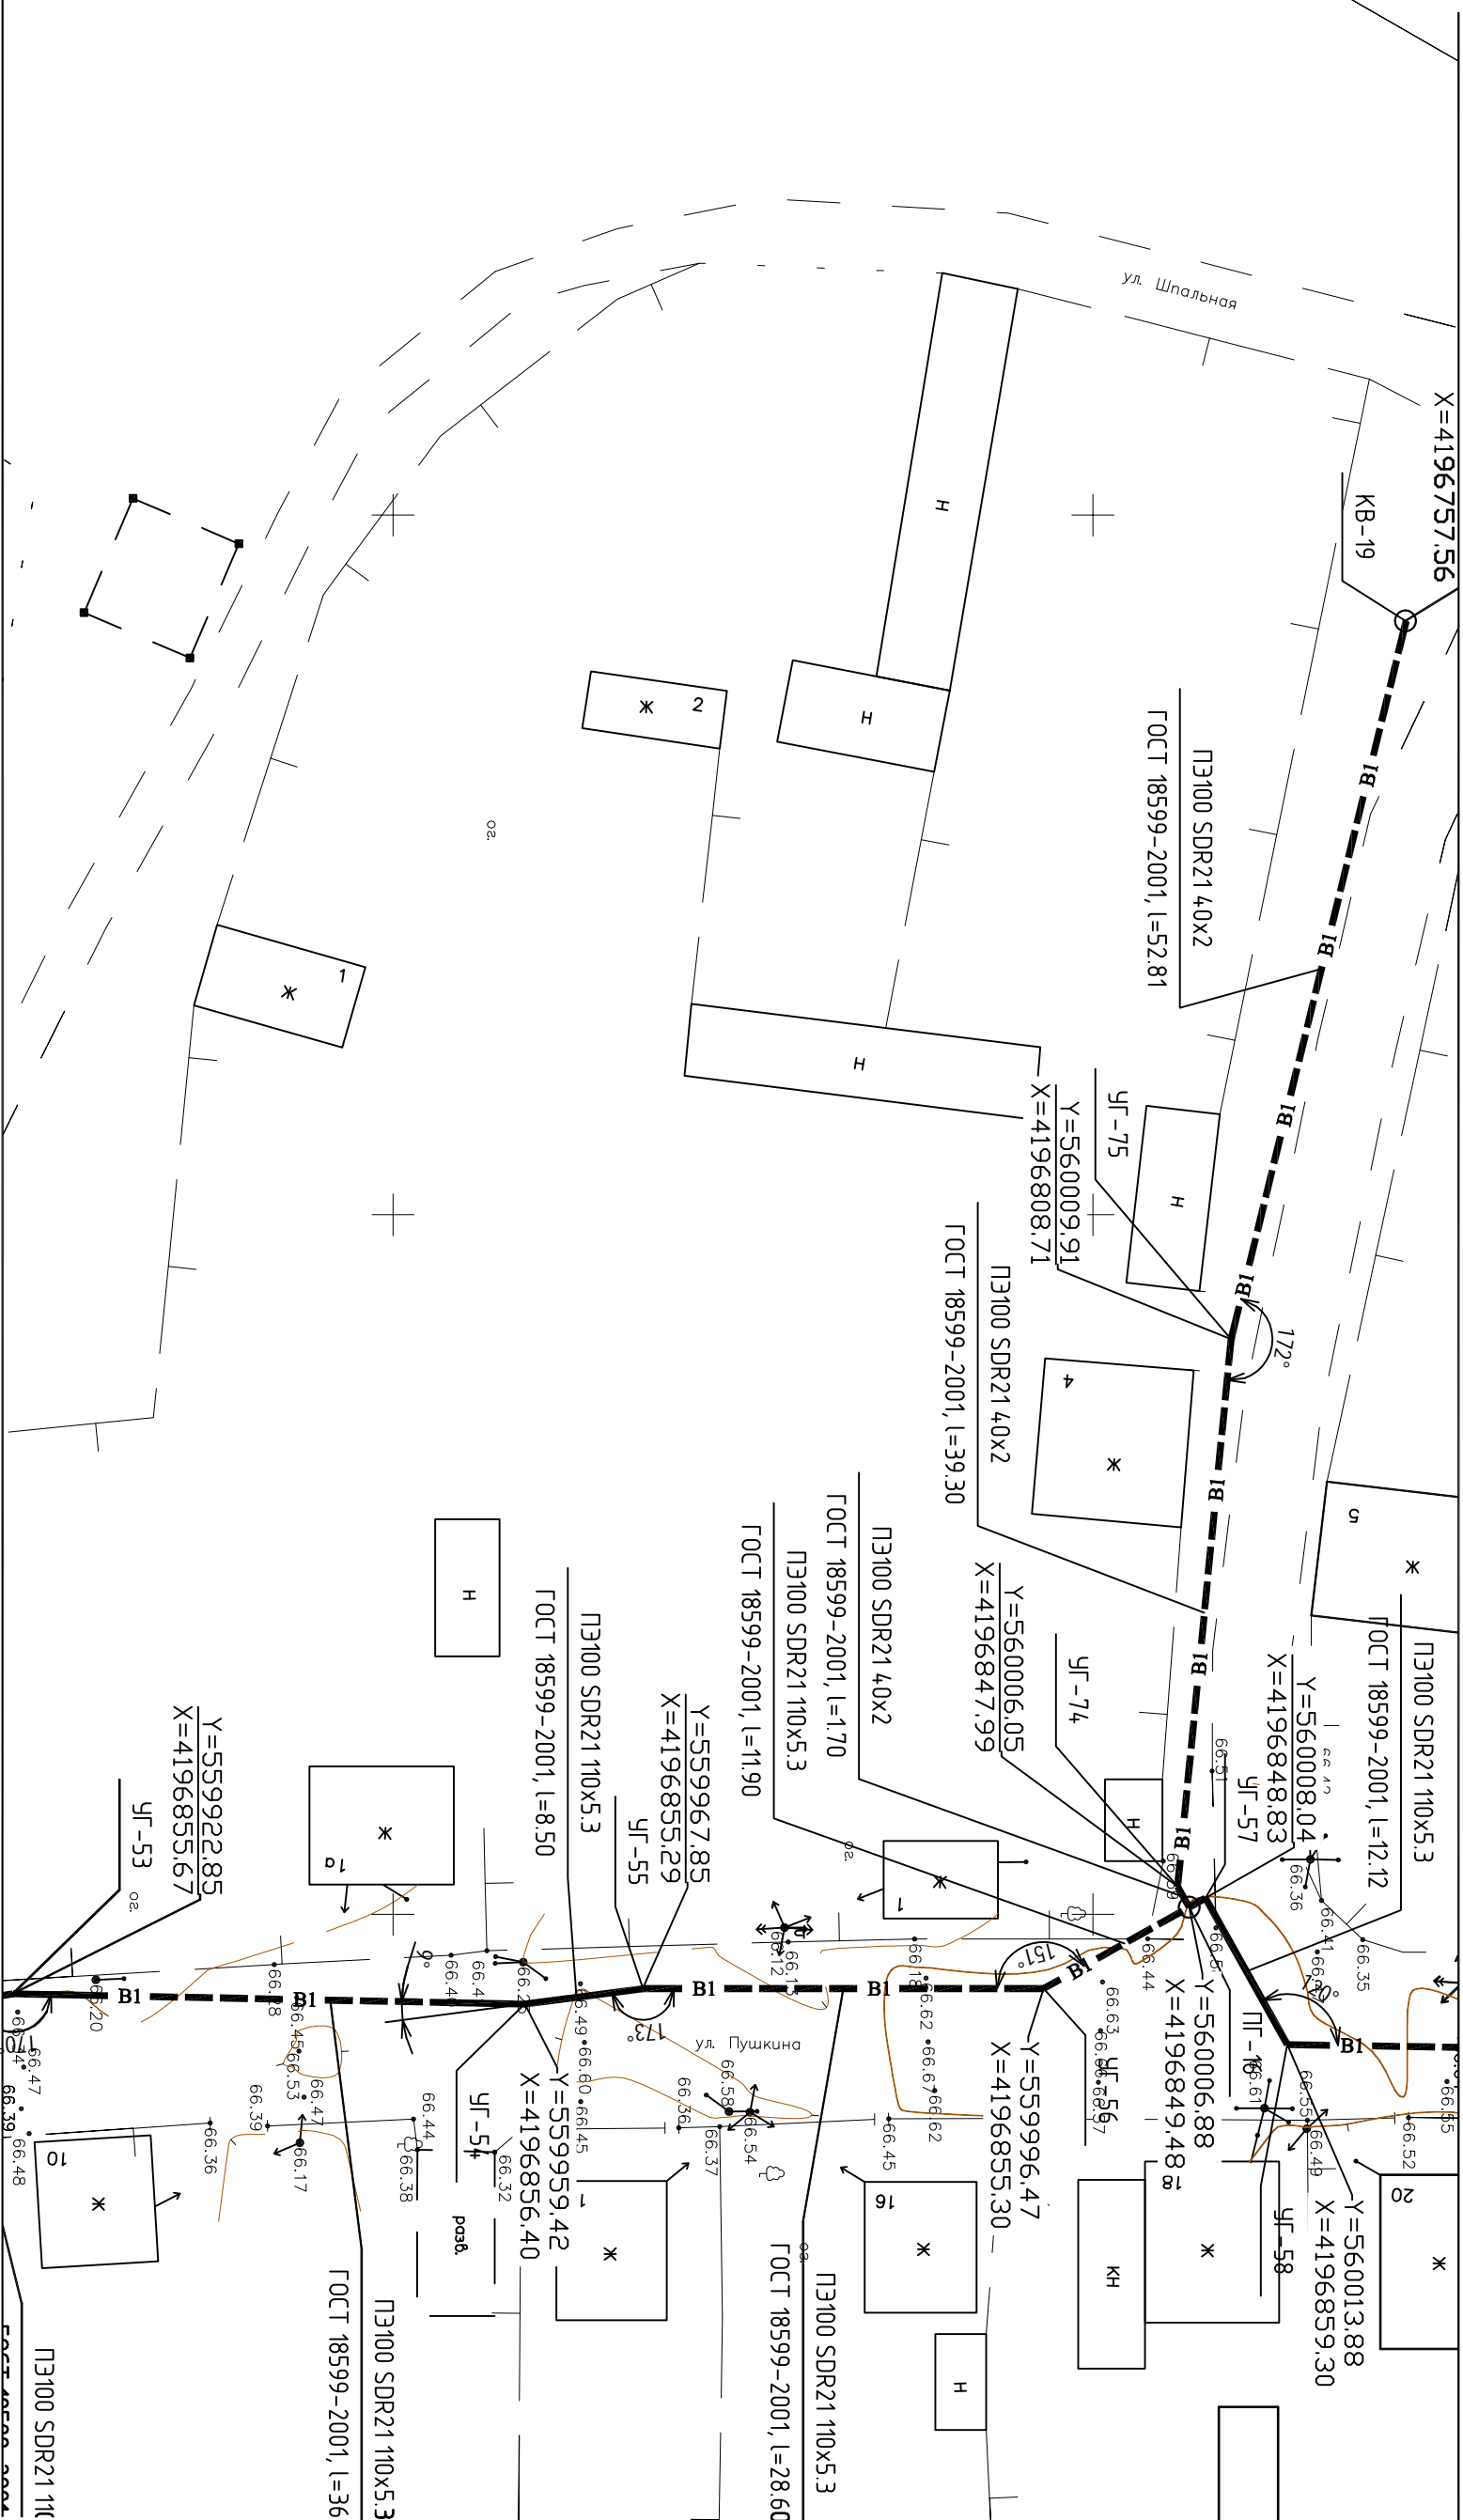

030-10-15.ПТО			
Реконструкция и строительство водопроводных сетей и объектов с. Тогур			
Наружные сети водоснабжения			
Изм.	Кол. уч.	Лист	№ док.
ГИП		Казимиров	Лист
Н.контр.		Гращенко	10.15
Провед.		Казимиров	10.15
Разраб.		Шмыгин	10.15
План трассы сети водоснабжения		Масштаб 1:500	
ООО «ТЭЛКОМ»		Лист	Листов
		19	34

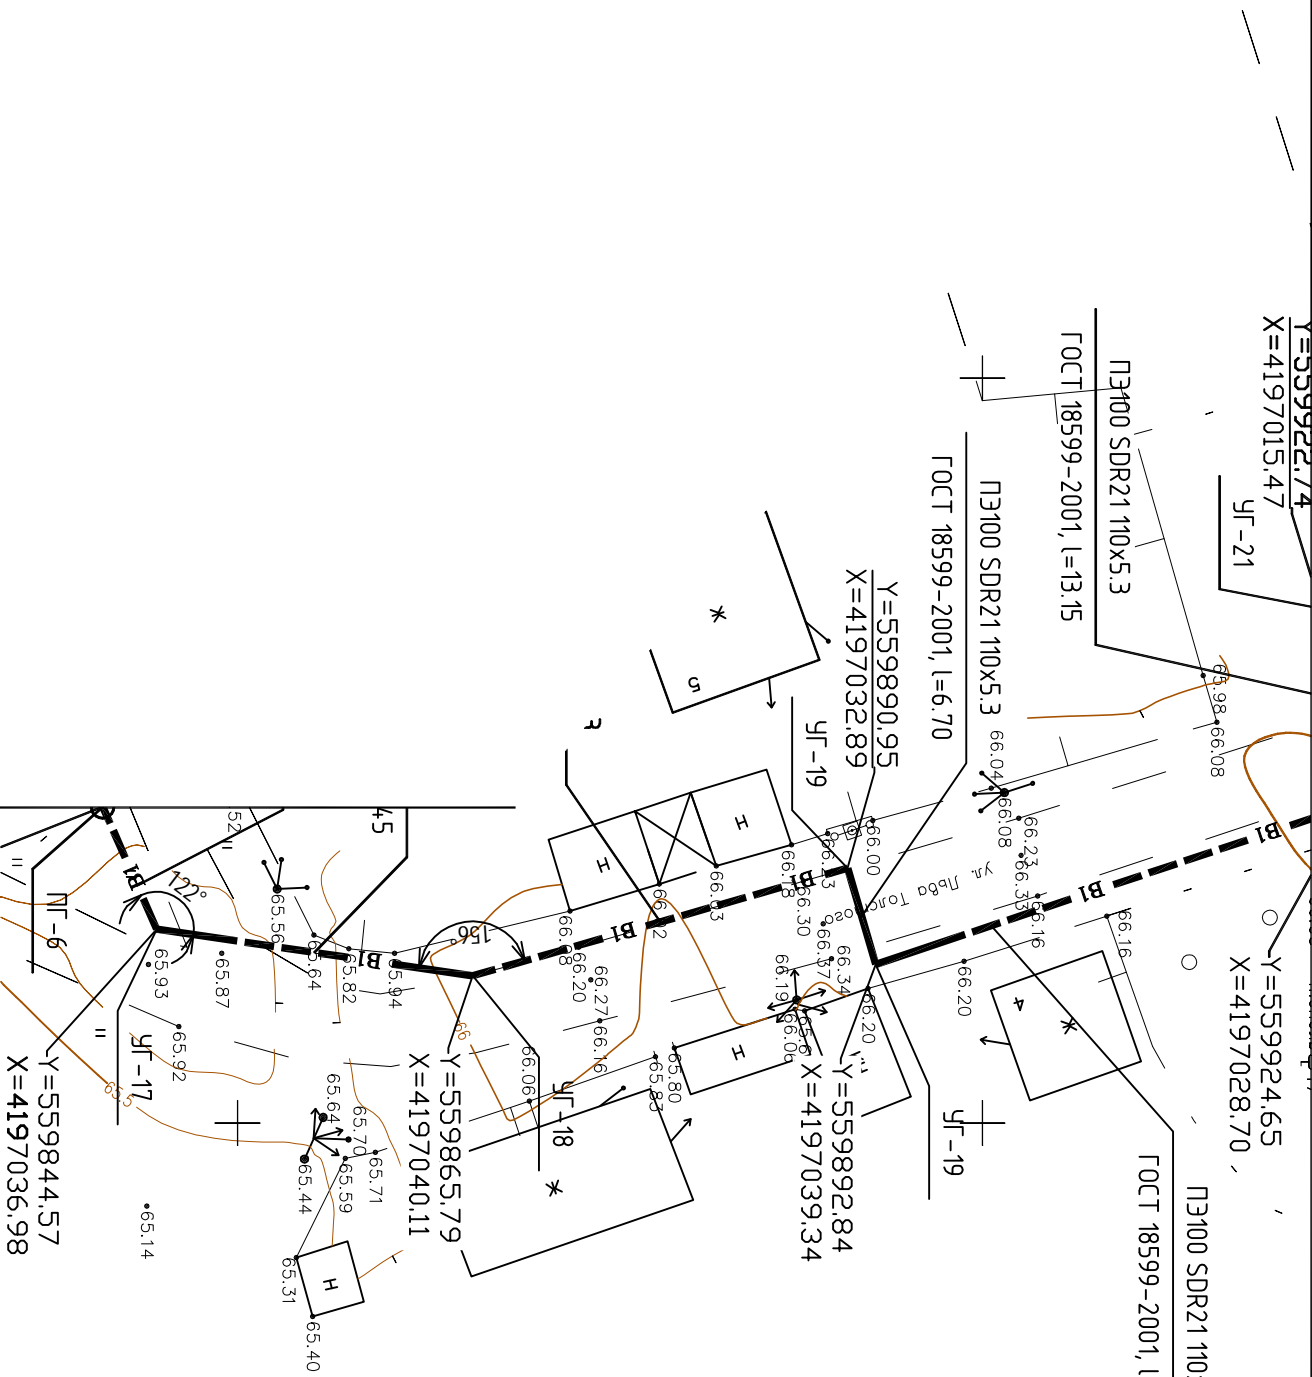

Изм.	Код. уч.	Лист	№ док.	Подп.	Дата
ГИП		Казимиров		[Signature]	10.15
Н.контр.		Гращенко		[Signature]	10.15
Провед.		Казимиров		[Signature]	10.15
Разраб.		Шмыгин		[Signature]	10.15

030-10-15.ППО


Реконструкция и строительство водопроводных сетей и объектов с. Тогур

Наружные сети водоснабжения

Листов			
Градус	Лист	Листов	
П	20	34	
План трассы сети водоснабжения			ООО «ТЭПКОМ»
Масштаб 1:500			

Инд. № подл.	Подп. и дата	Взам. инд. №

Инв. № подл.	Подп. и дата	Взам. инв. №

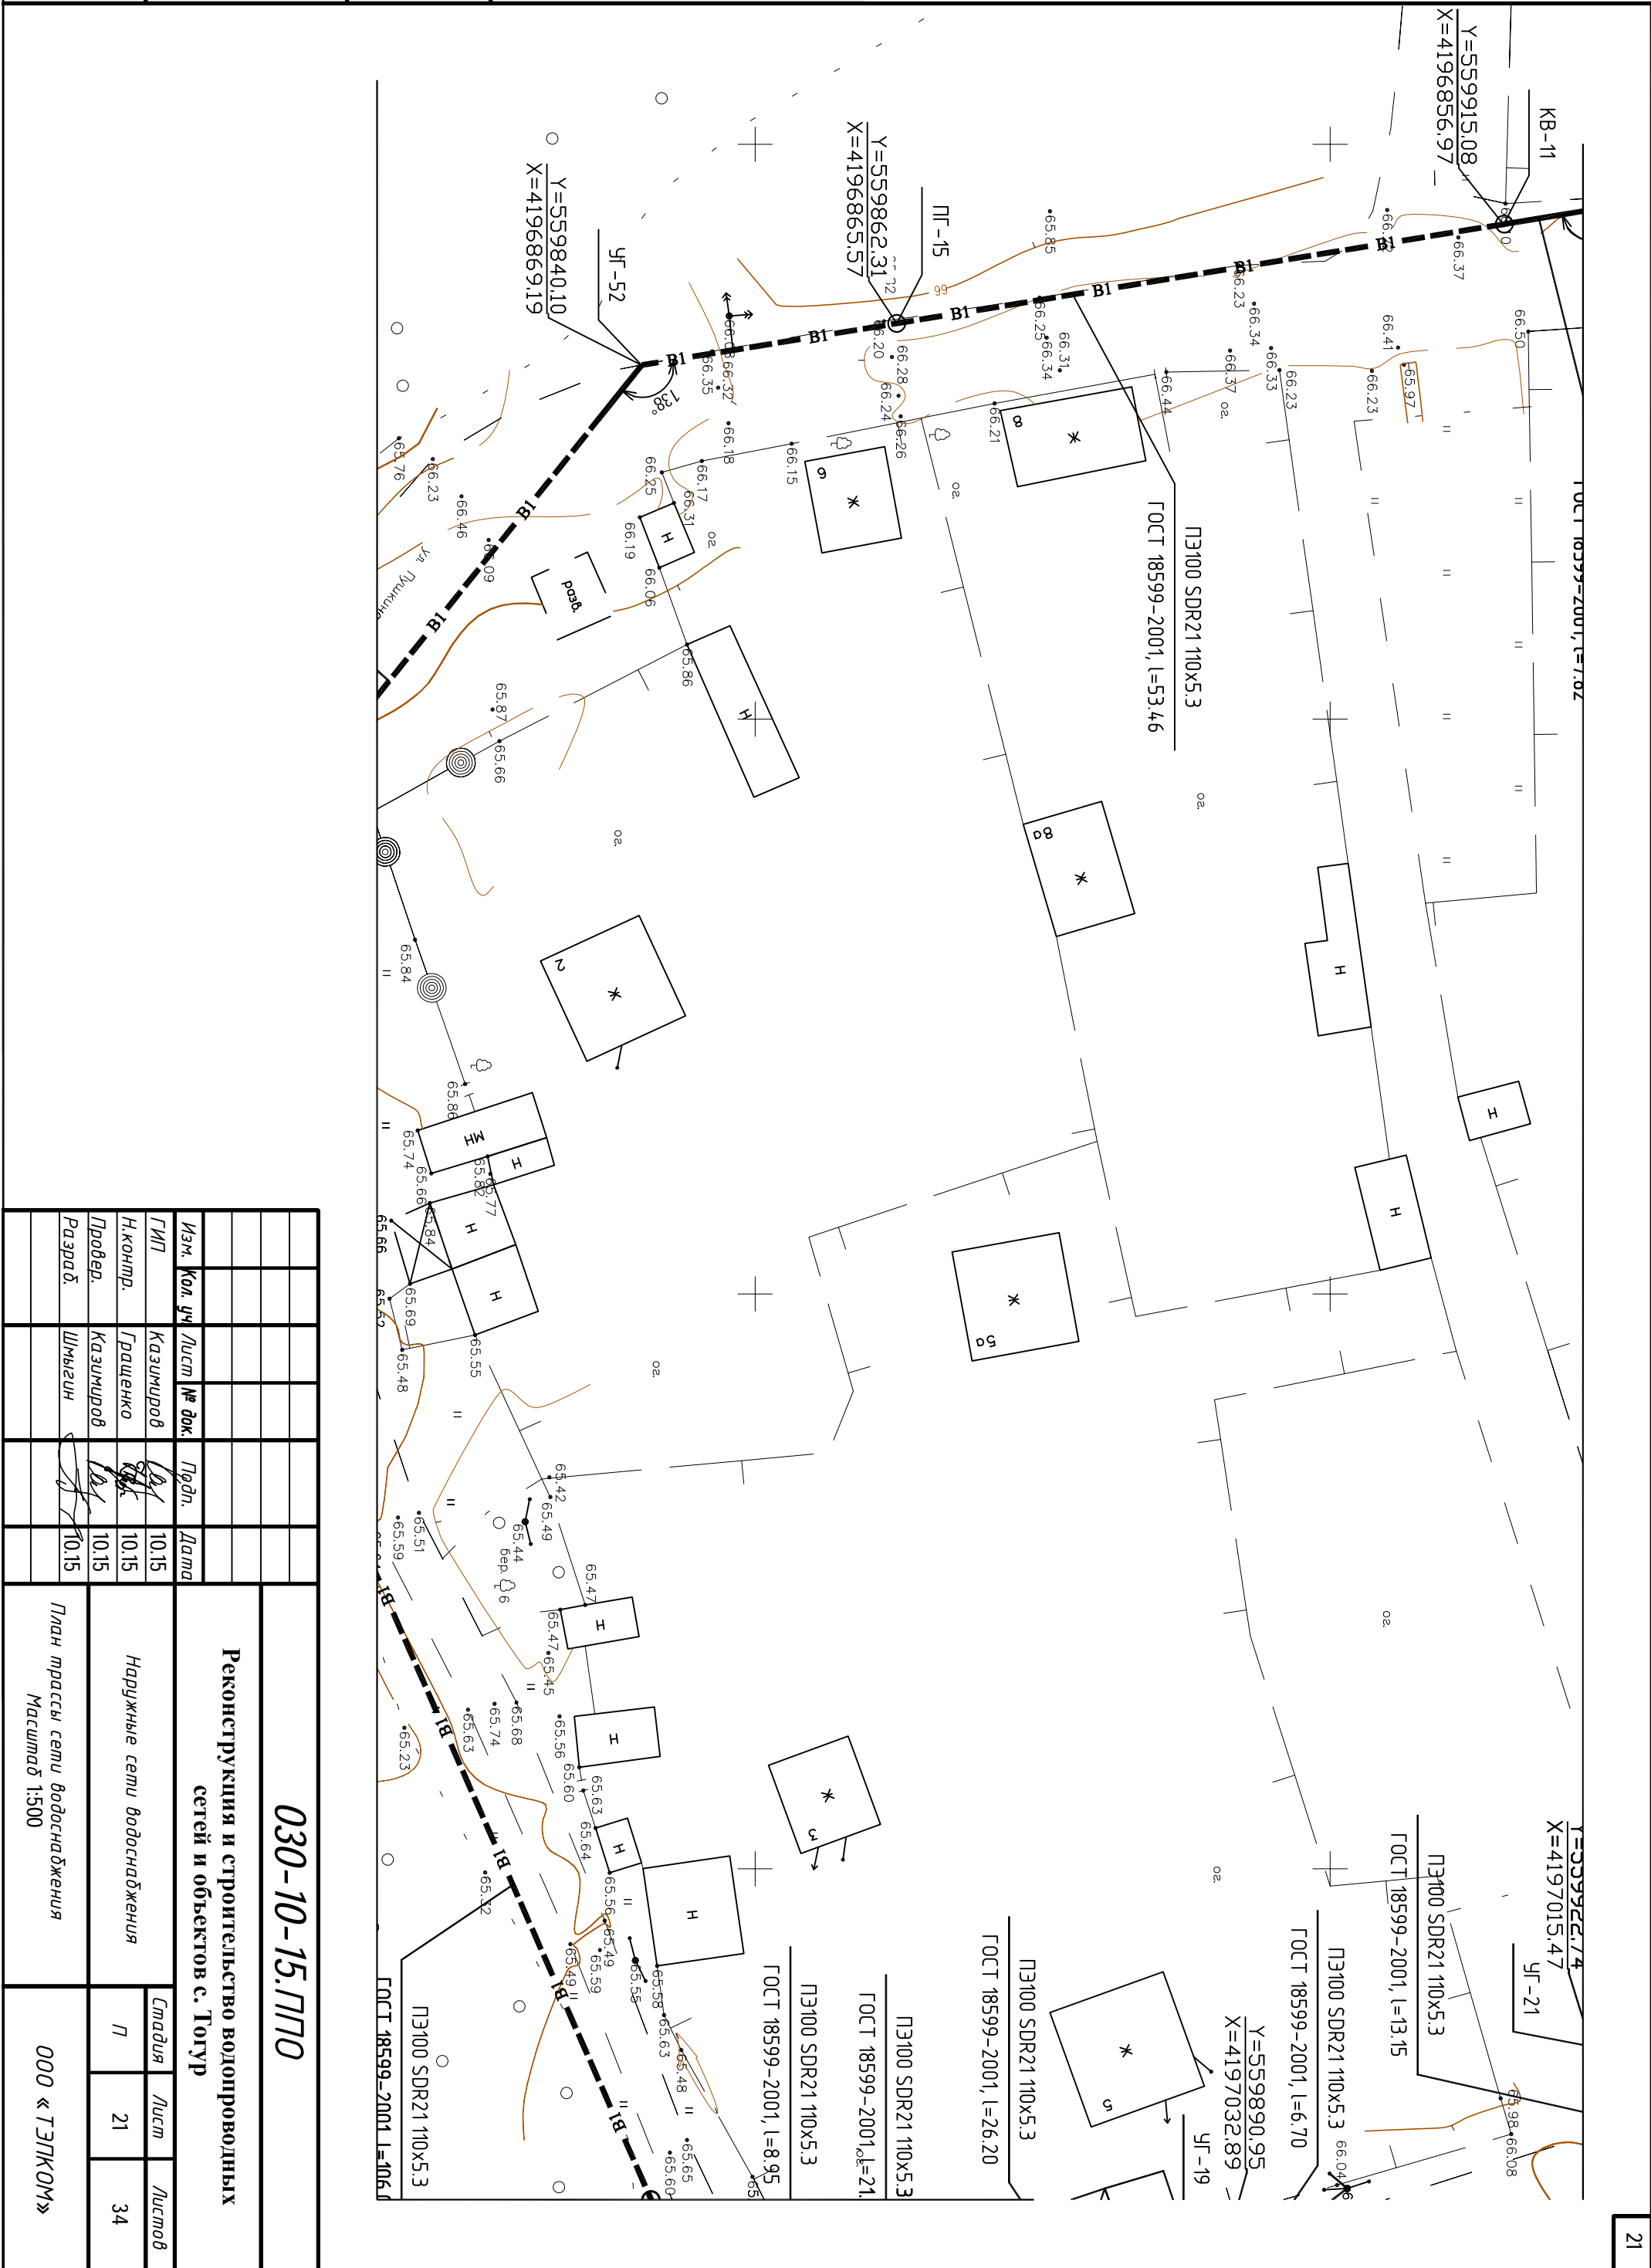

Изм.	Кол. уч.	Лист	№ док.	Подп.	Дата
ГИП		Казимиров			10.15
Н.контр.		Гращенко			10.15
Провед.		Казимиров			10.15
Разраб.		Шмыгин			10.15

030-10-15.ППО


Реконструкция и строительство водопроводных сетей и объектов с. Тогур

Наружные сети водоснабжения

Лист	Листов
7	34

План трассы сети водоснабжения
Масштаб 1:500

ООО «ТЭЛКОМ»

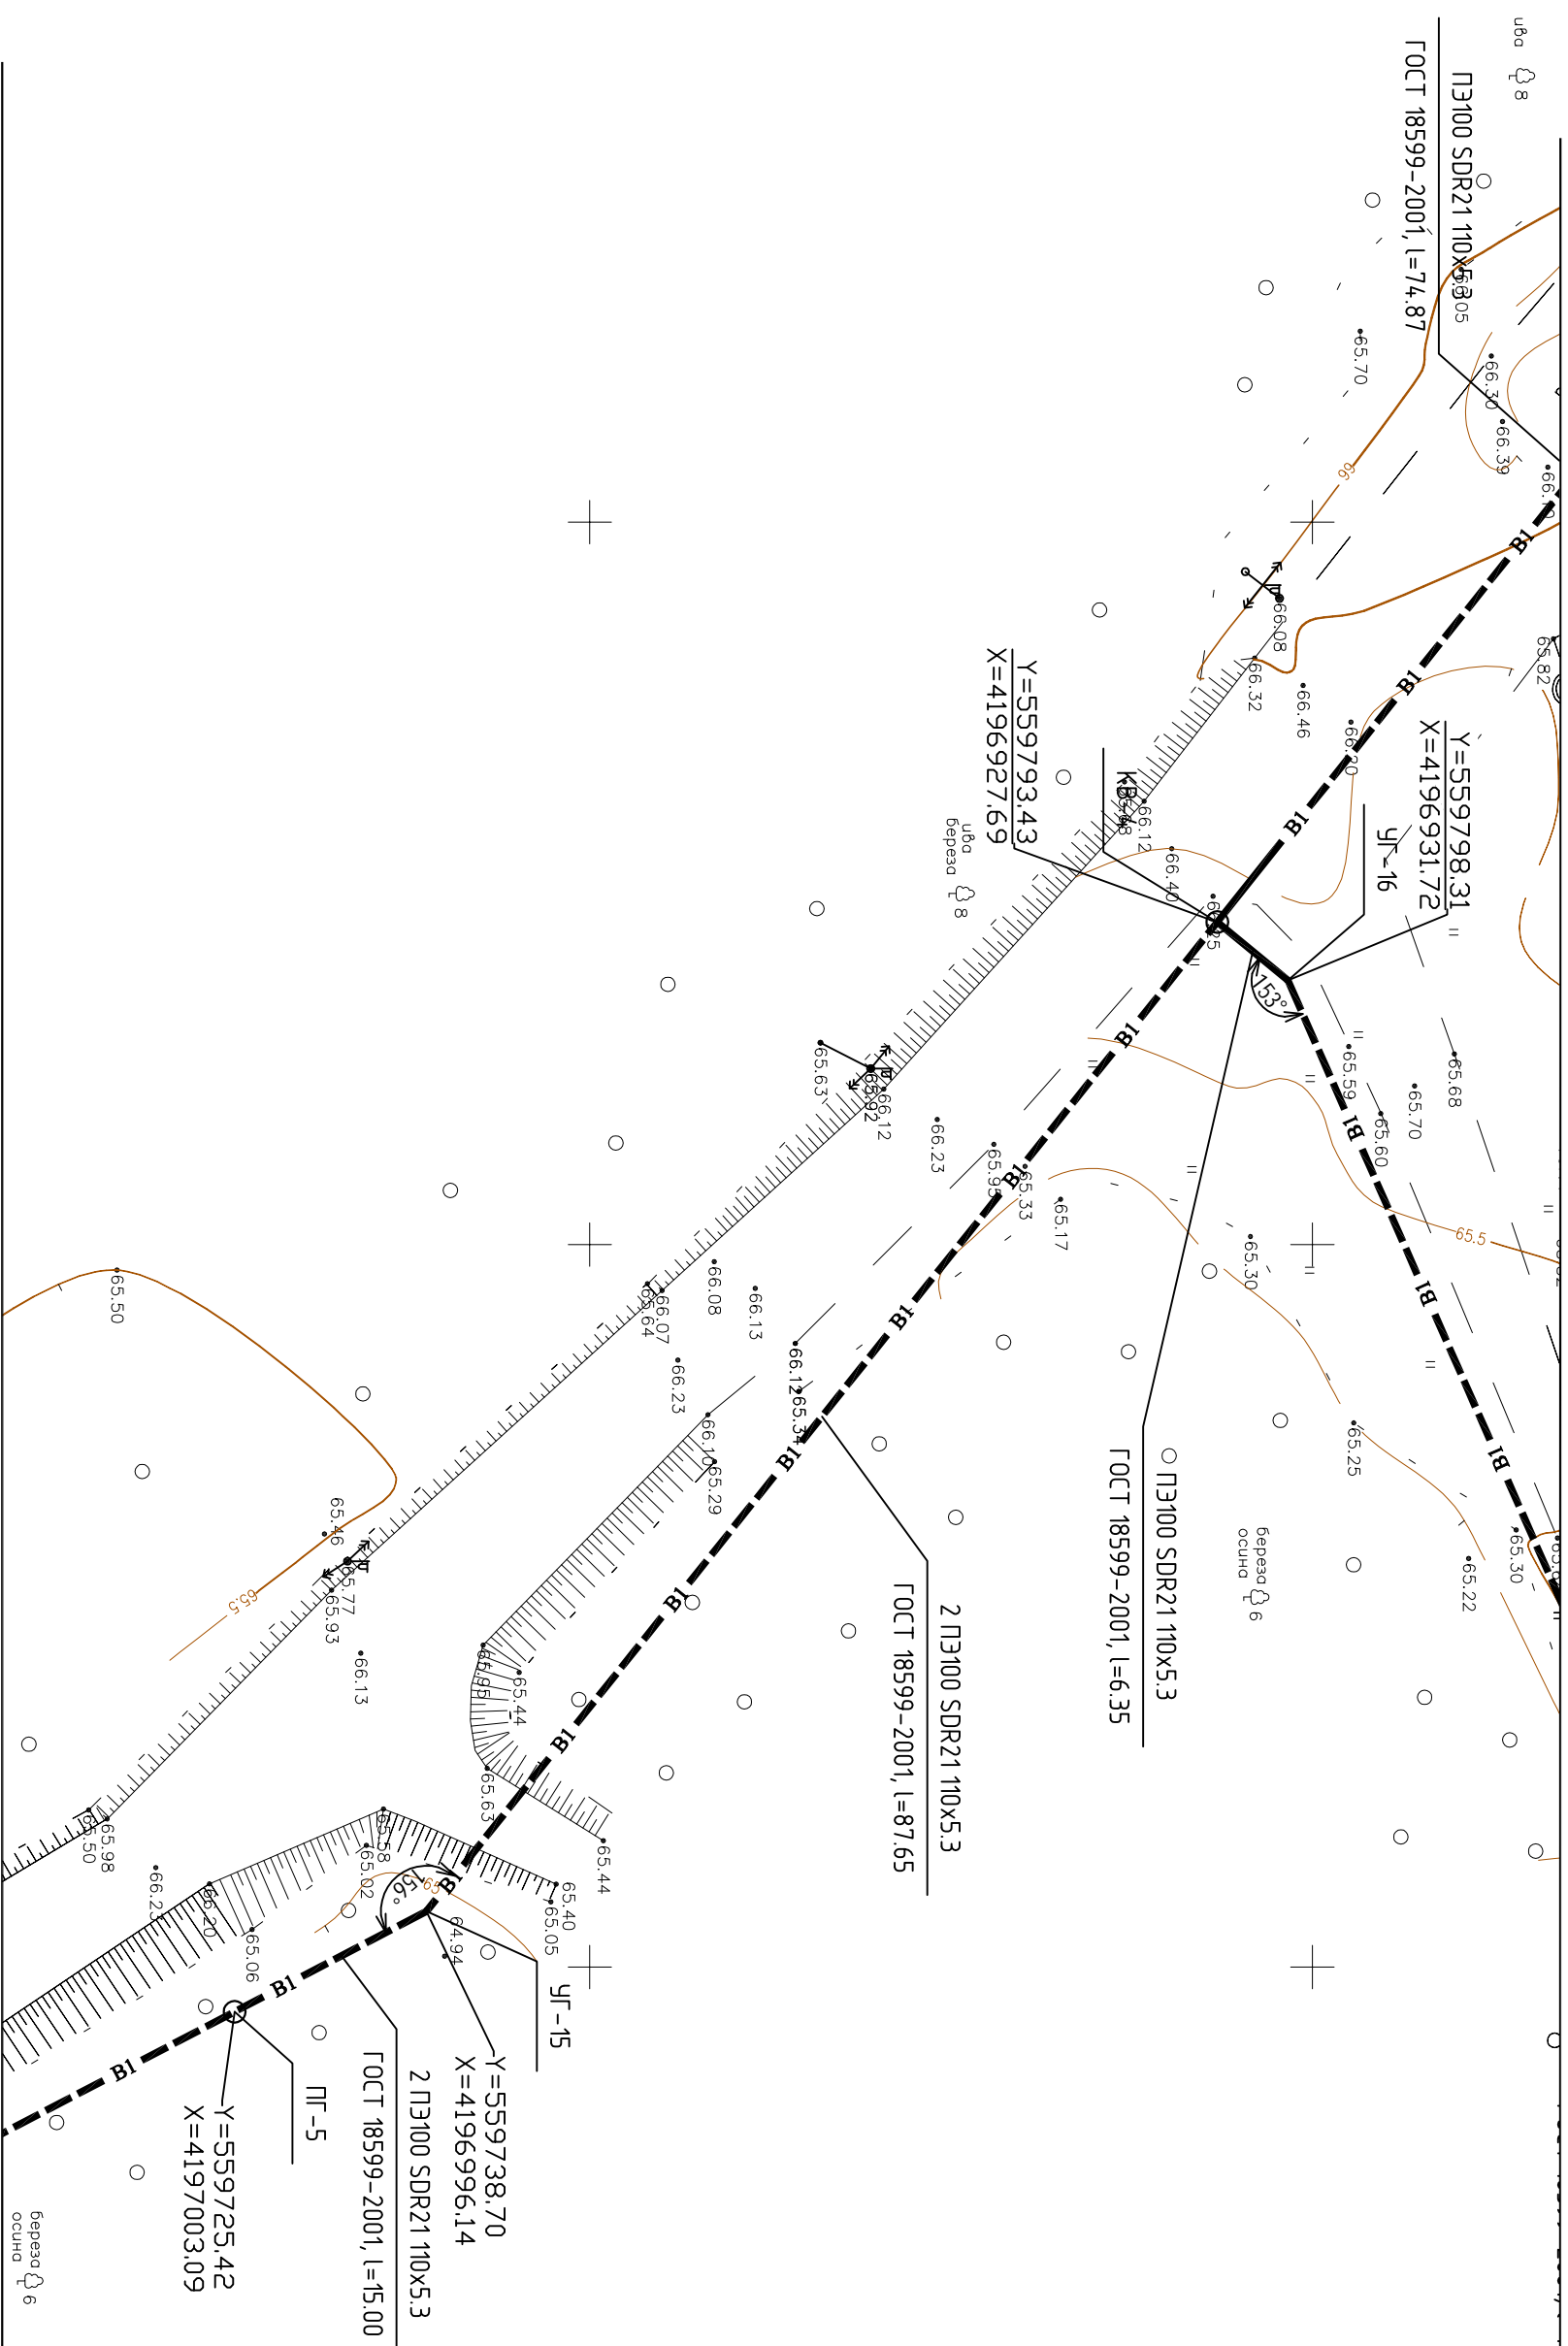

Изм.	Кол. уч.	Лист	№ док.	Подп.	Дата
ГИП		Казимиров			10.15
Н.контр.		Гращенко			10.15
Провед.		Казимиров			10.15
Разраб.		Шмыгин			10.15

030-10-15.ППО

Реконструкция и строительство водопроводных сетей и объектов с. Тогур


Наружные сети водоснабжения

План трассы сети водоснабжения
Масштаб 1:500

Лист	Листов
7	34

ООО «ТЭПКОМ»


Инв. № подл.	Подп. и дата	Взам. инв. №

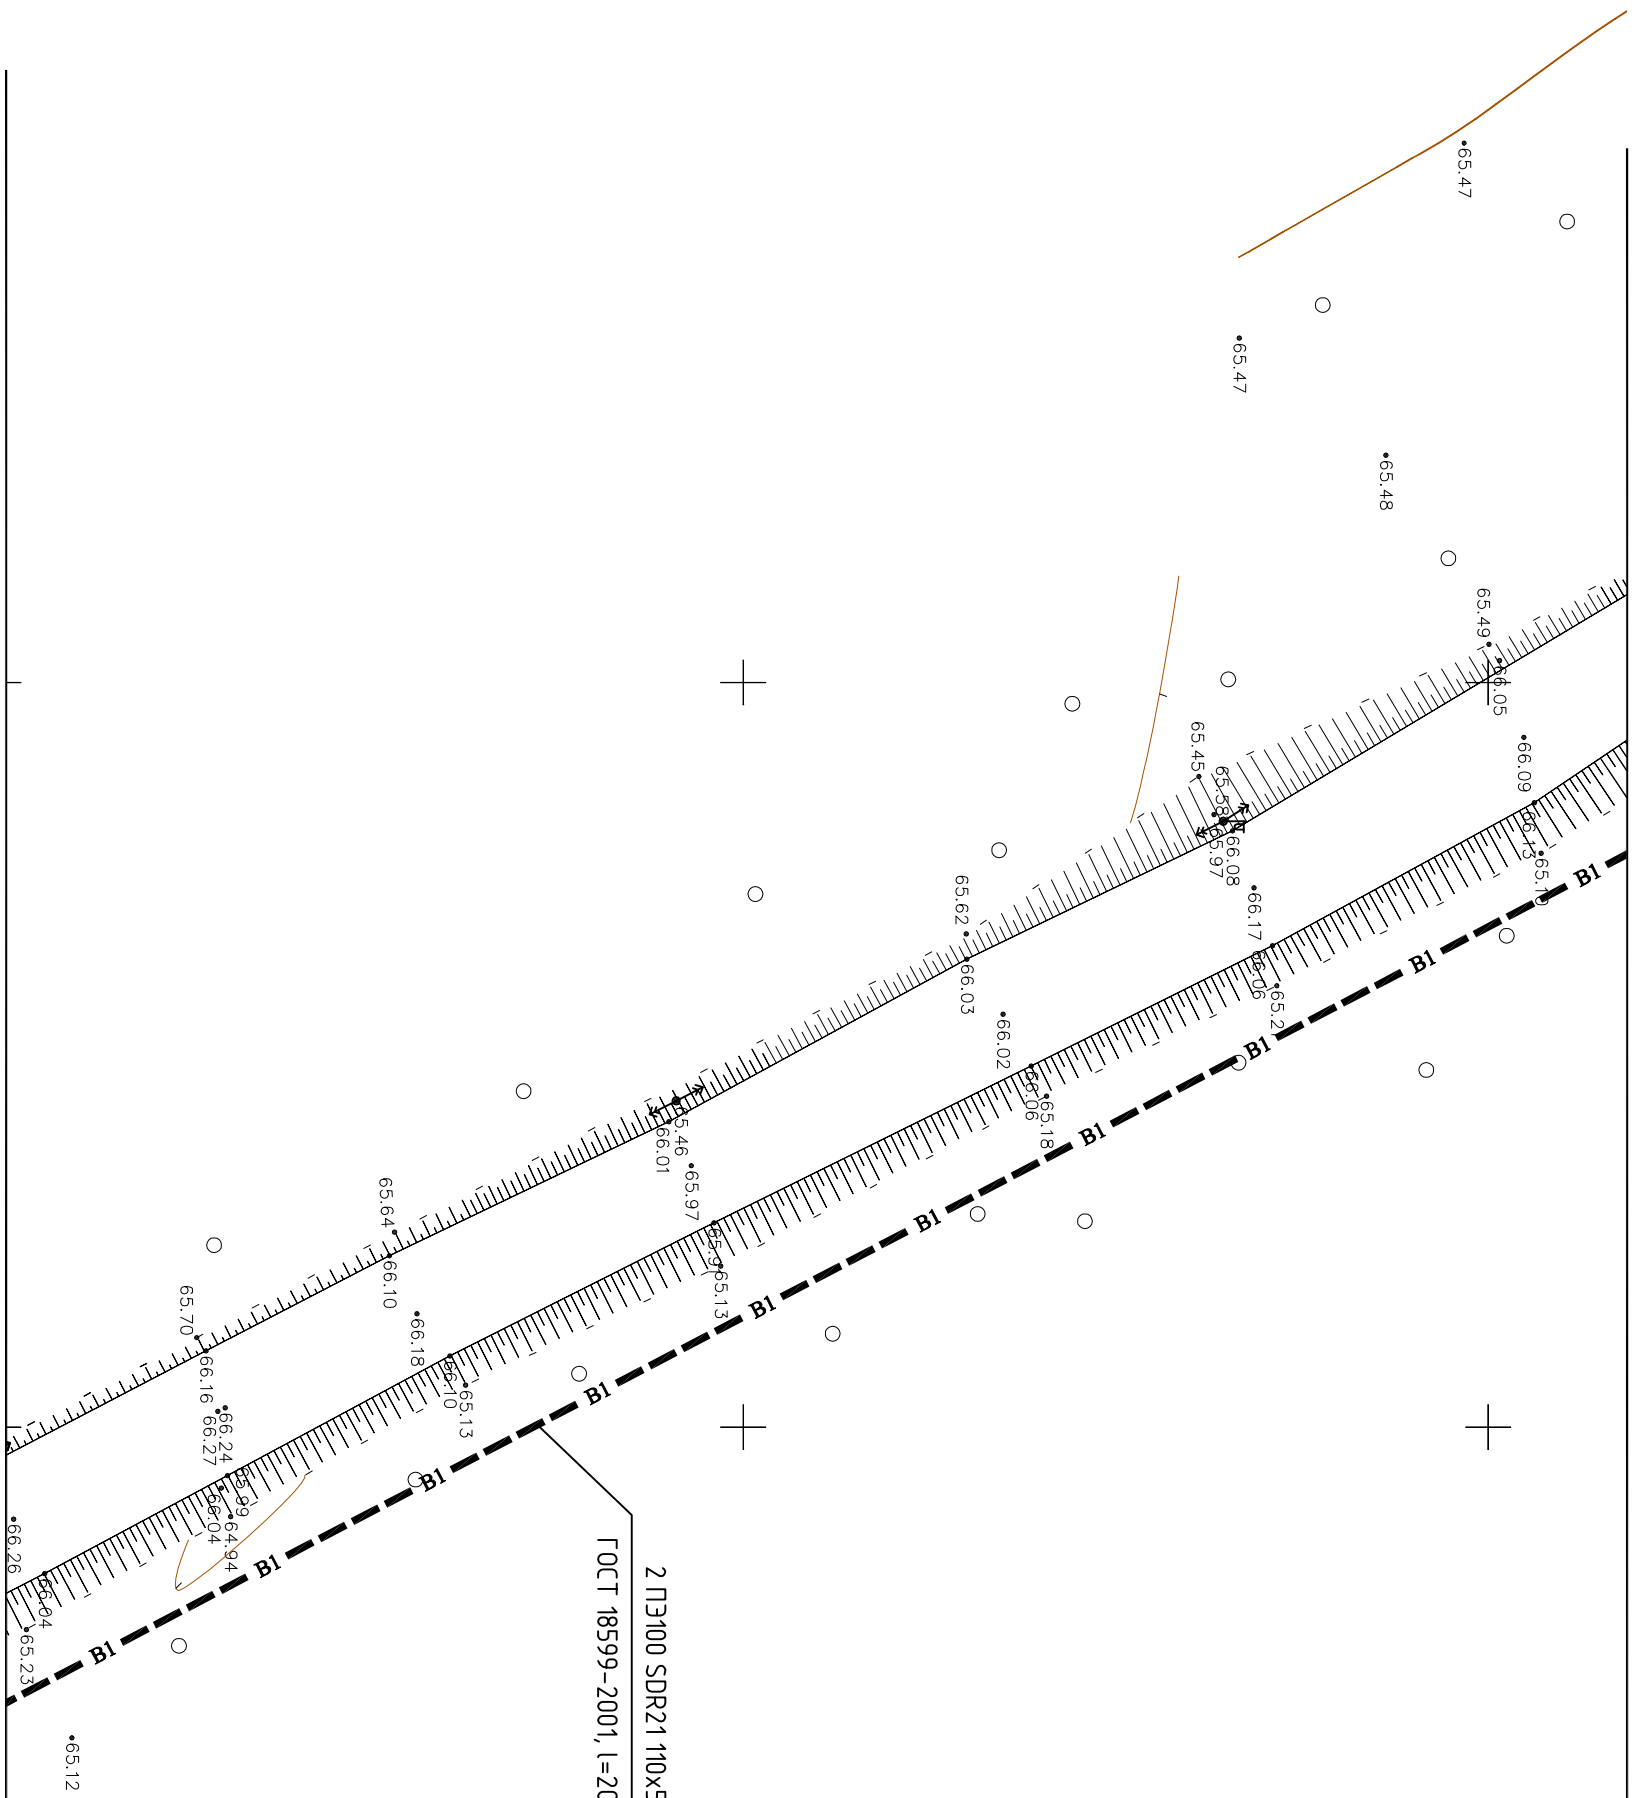

Изм.	Кол. уч.	Лист	№ док.	Подп.	Дата
ГИП		Казимиров			10.15
Н.контр.		Гращенко			10.15
Провед.		Казимиров			10.15
Разраб.		Шмыгин			10.15


030-10-15.ППО			
Реконструкция и строительство водопроводных сетей и объектов с. Тогур			
Наружные сети водоснабжения		Лист	Листов
План трассы сети водоснабжения		7	34
Масштаб 1:500		ООО «ТЭПКОМ»	

Инв. № подл.	Подп. и дата	Взам. инв. №

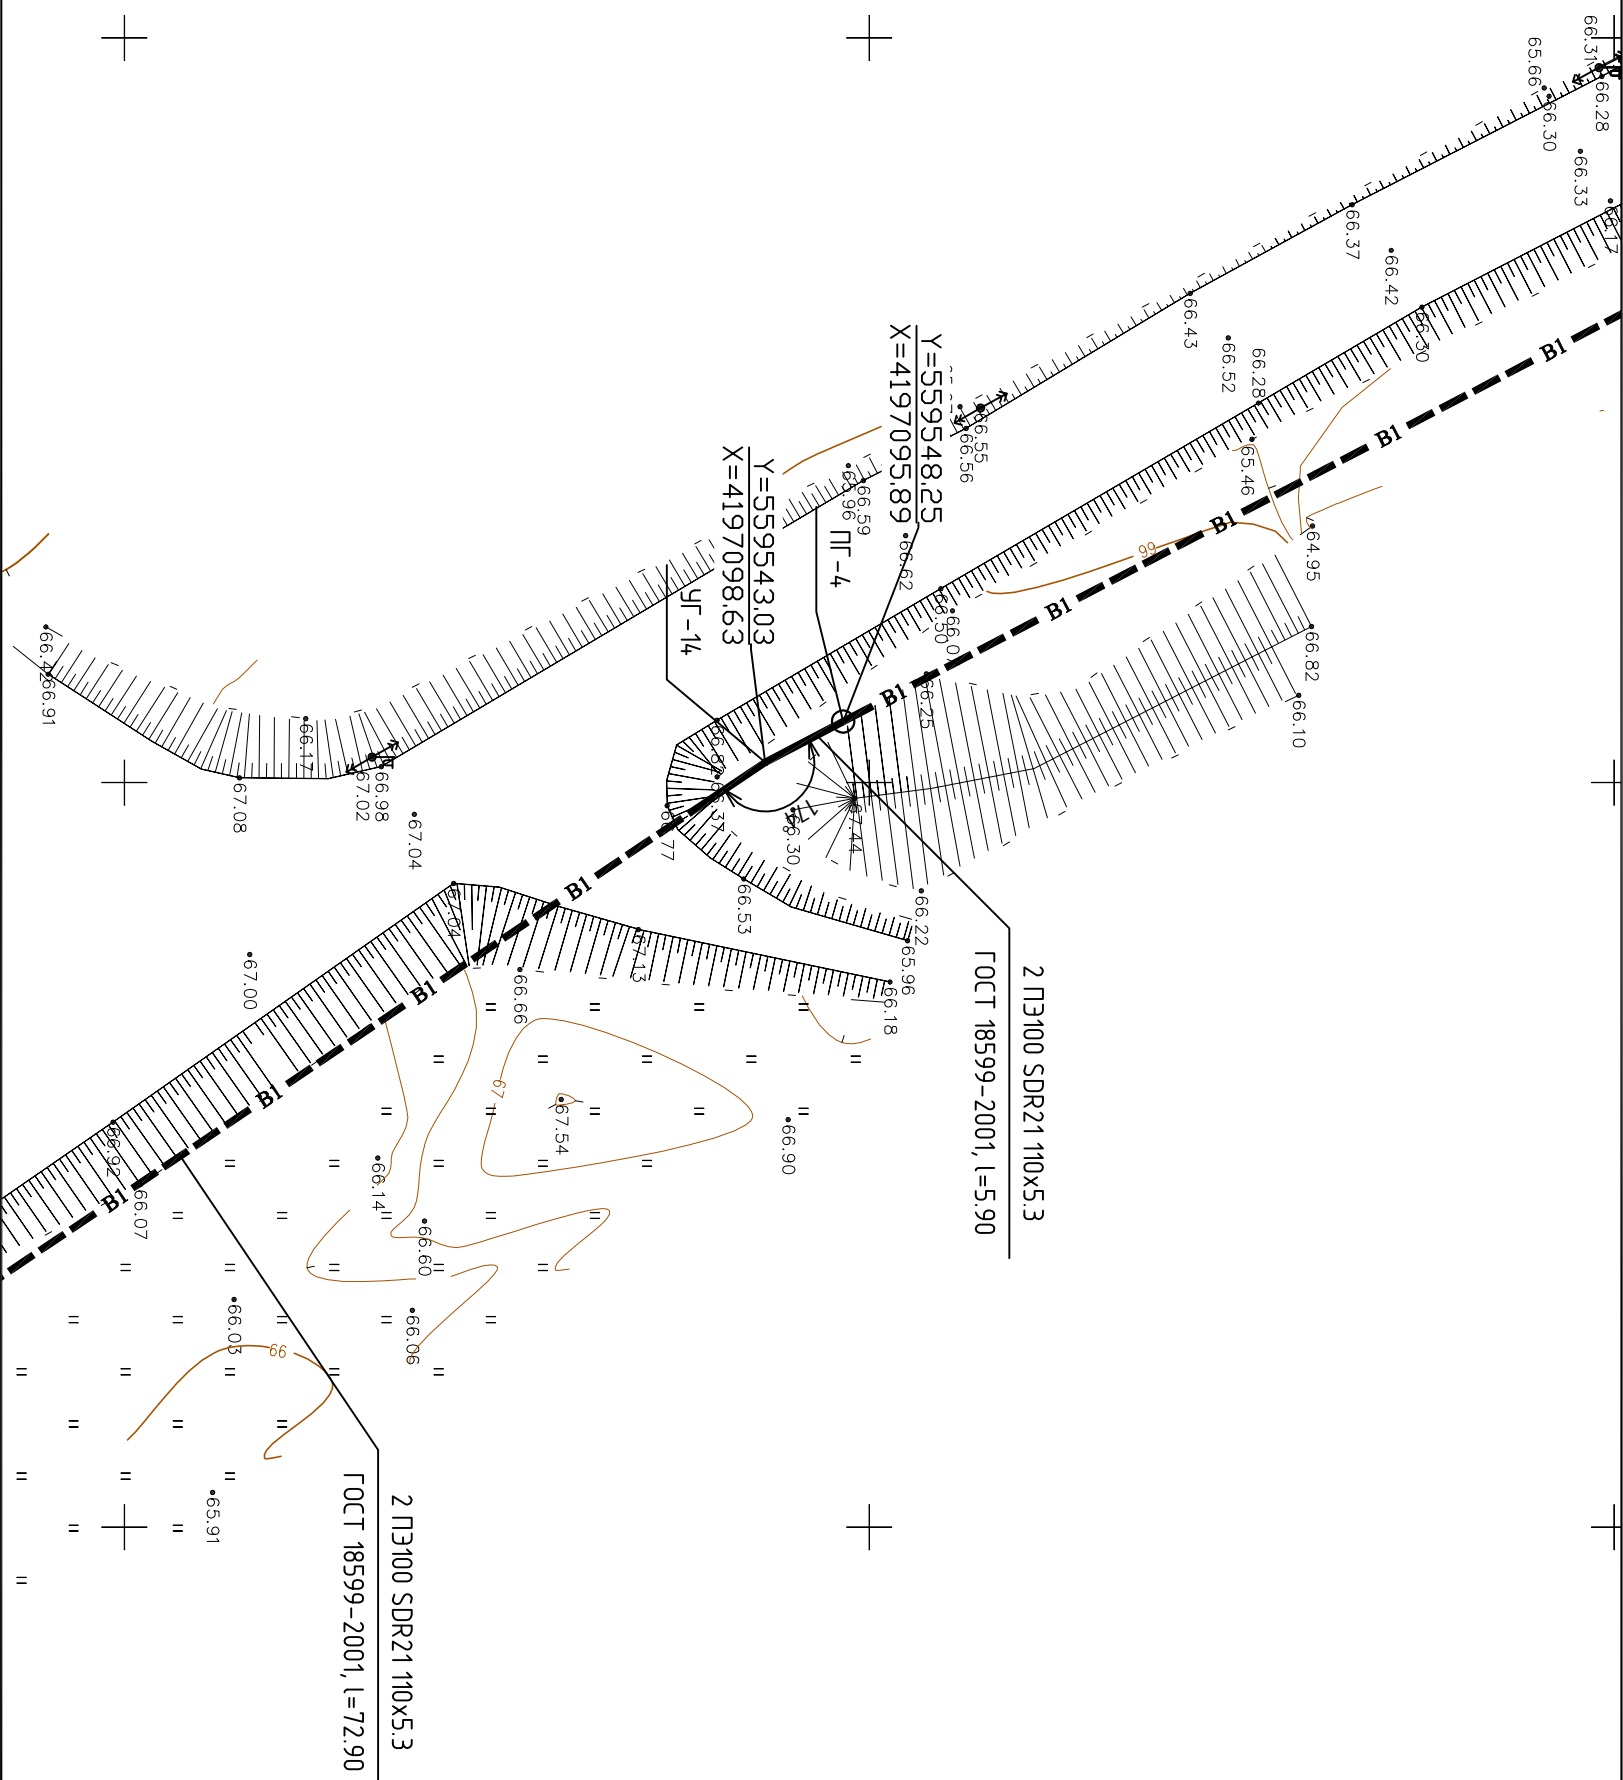


<p align="center">030-10-15.ППО</p> <p align="center">Реконструкция и строительство водопроводных сетей и объектов с. Тогур</p>					
					<p>Наружные сети водоснабжения</p>
Изм.	Код. уч.	Лист	№ док.	Подп.	Дата
ГИП	Казимиров				10.15
Н.контр.	Гращенко				10.15
Провед.	Казимиров				10.15
Разраб.	Шмыгин				10.15
<p align="center">План трассы сети водоснабжения Масштаб 1:500</p>					
				Лист	Листов
				7	34
<p>ООО «ТЭПКОМ»</p>					

Инв. № подл.	Подп. и дата	Взам. инв. №
--------------	--------------	--------------

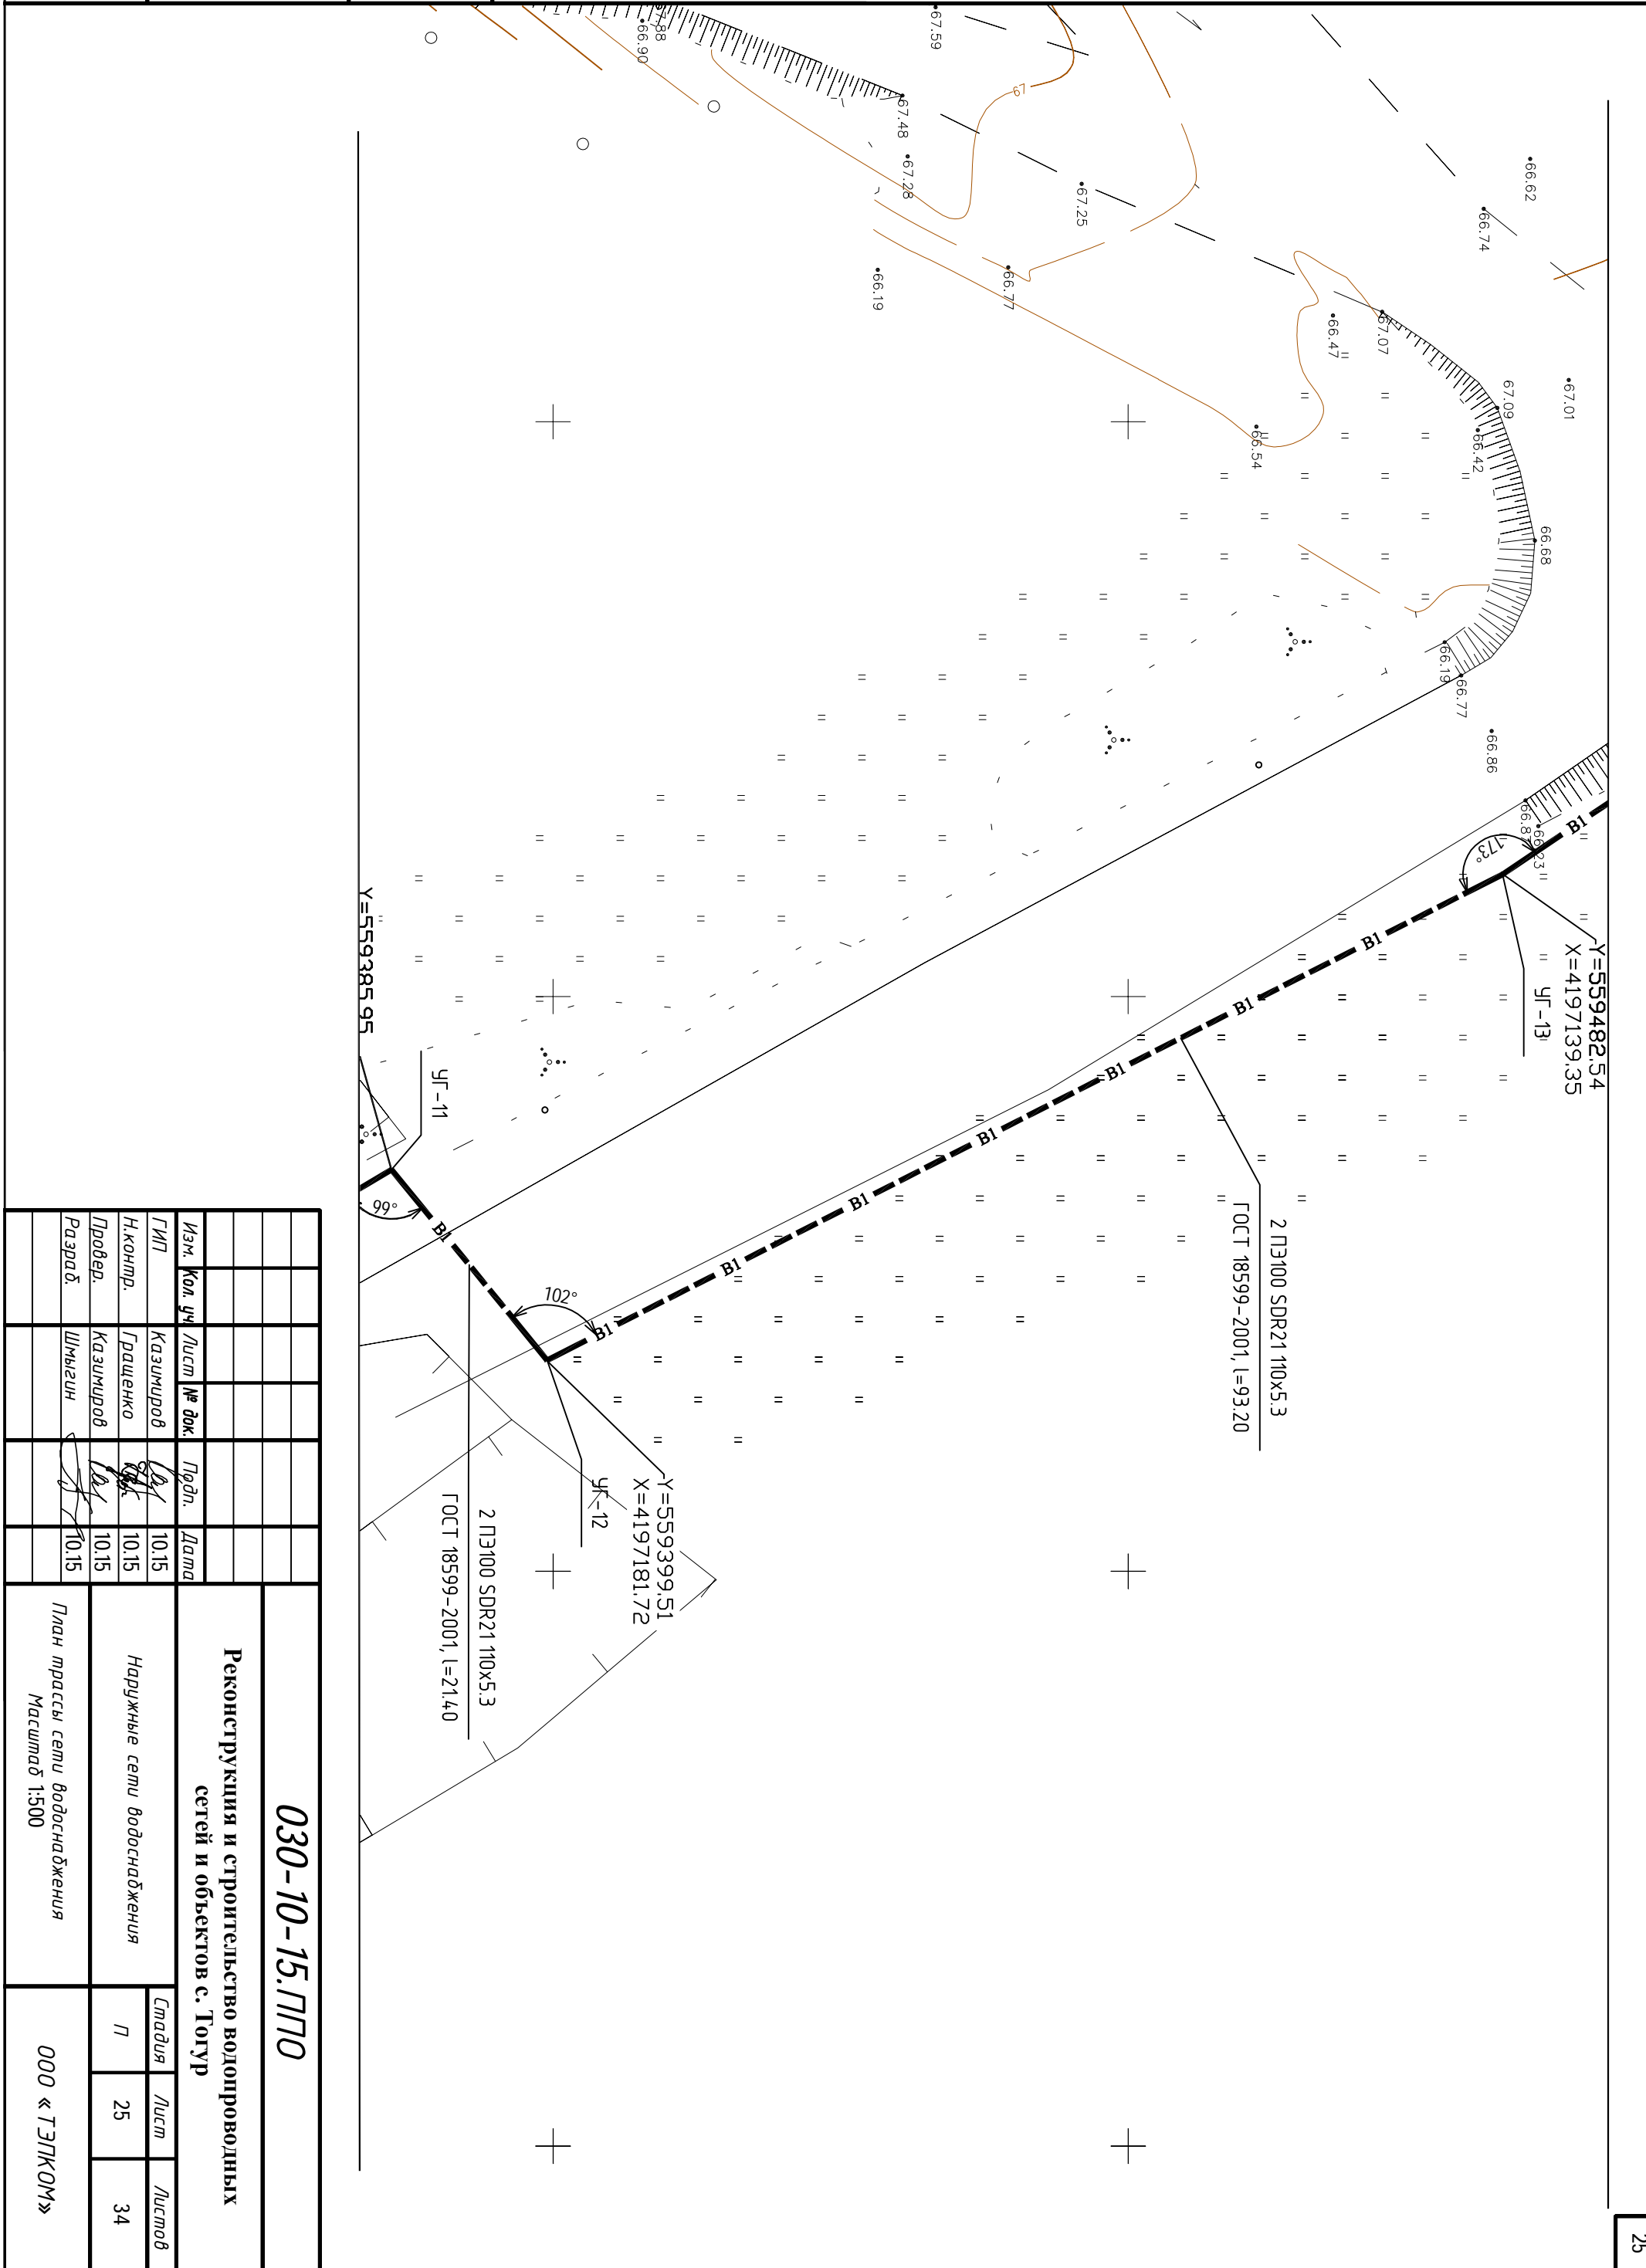

030-10-15.ППО			
Реконструкция и строительство водопроводных сетей и объектов с. Тогур			
Наружные сети водоснабжения			
Изм.	Кол. уч.	Лист	№ док.
ГИП	Казимиров	Лист	Лист
Н.контр.	Грощенко	Лист	Лист
Провед.	Казимиров	Лист	Лист
Разраб.	Шмыгин	Лист	Лист
Изд.		Дата	
10.15		10.15	
10.15		10.15	
10.15		10.15	
10.15		10.15	
План трассы сети водоснабжения Масштаб 1:500			
ООО «ТЭПКОМ»			

Инв. № подл.	Подп. и дата	Взам. инв. №

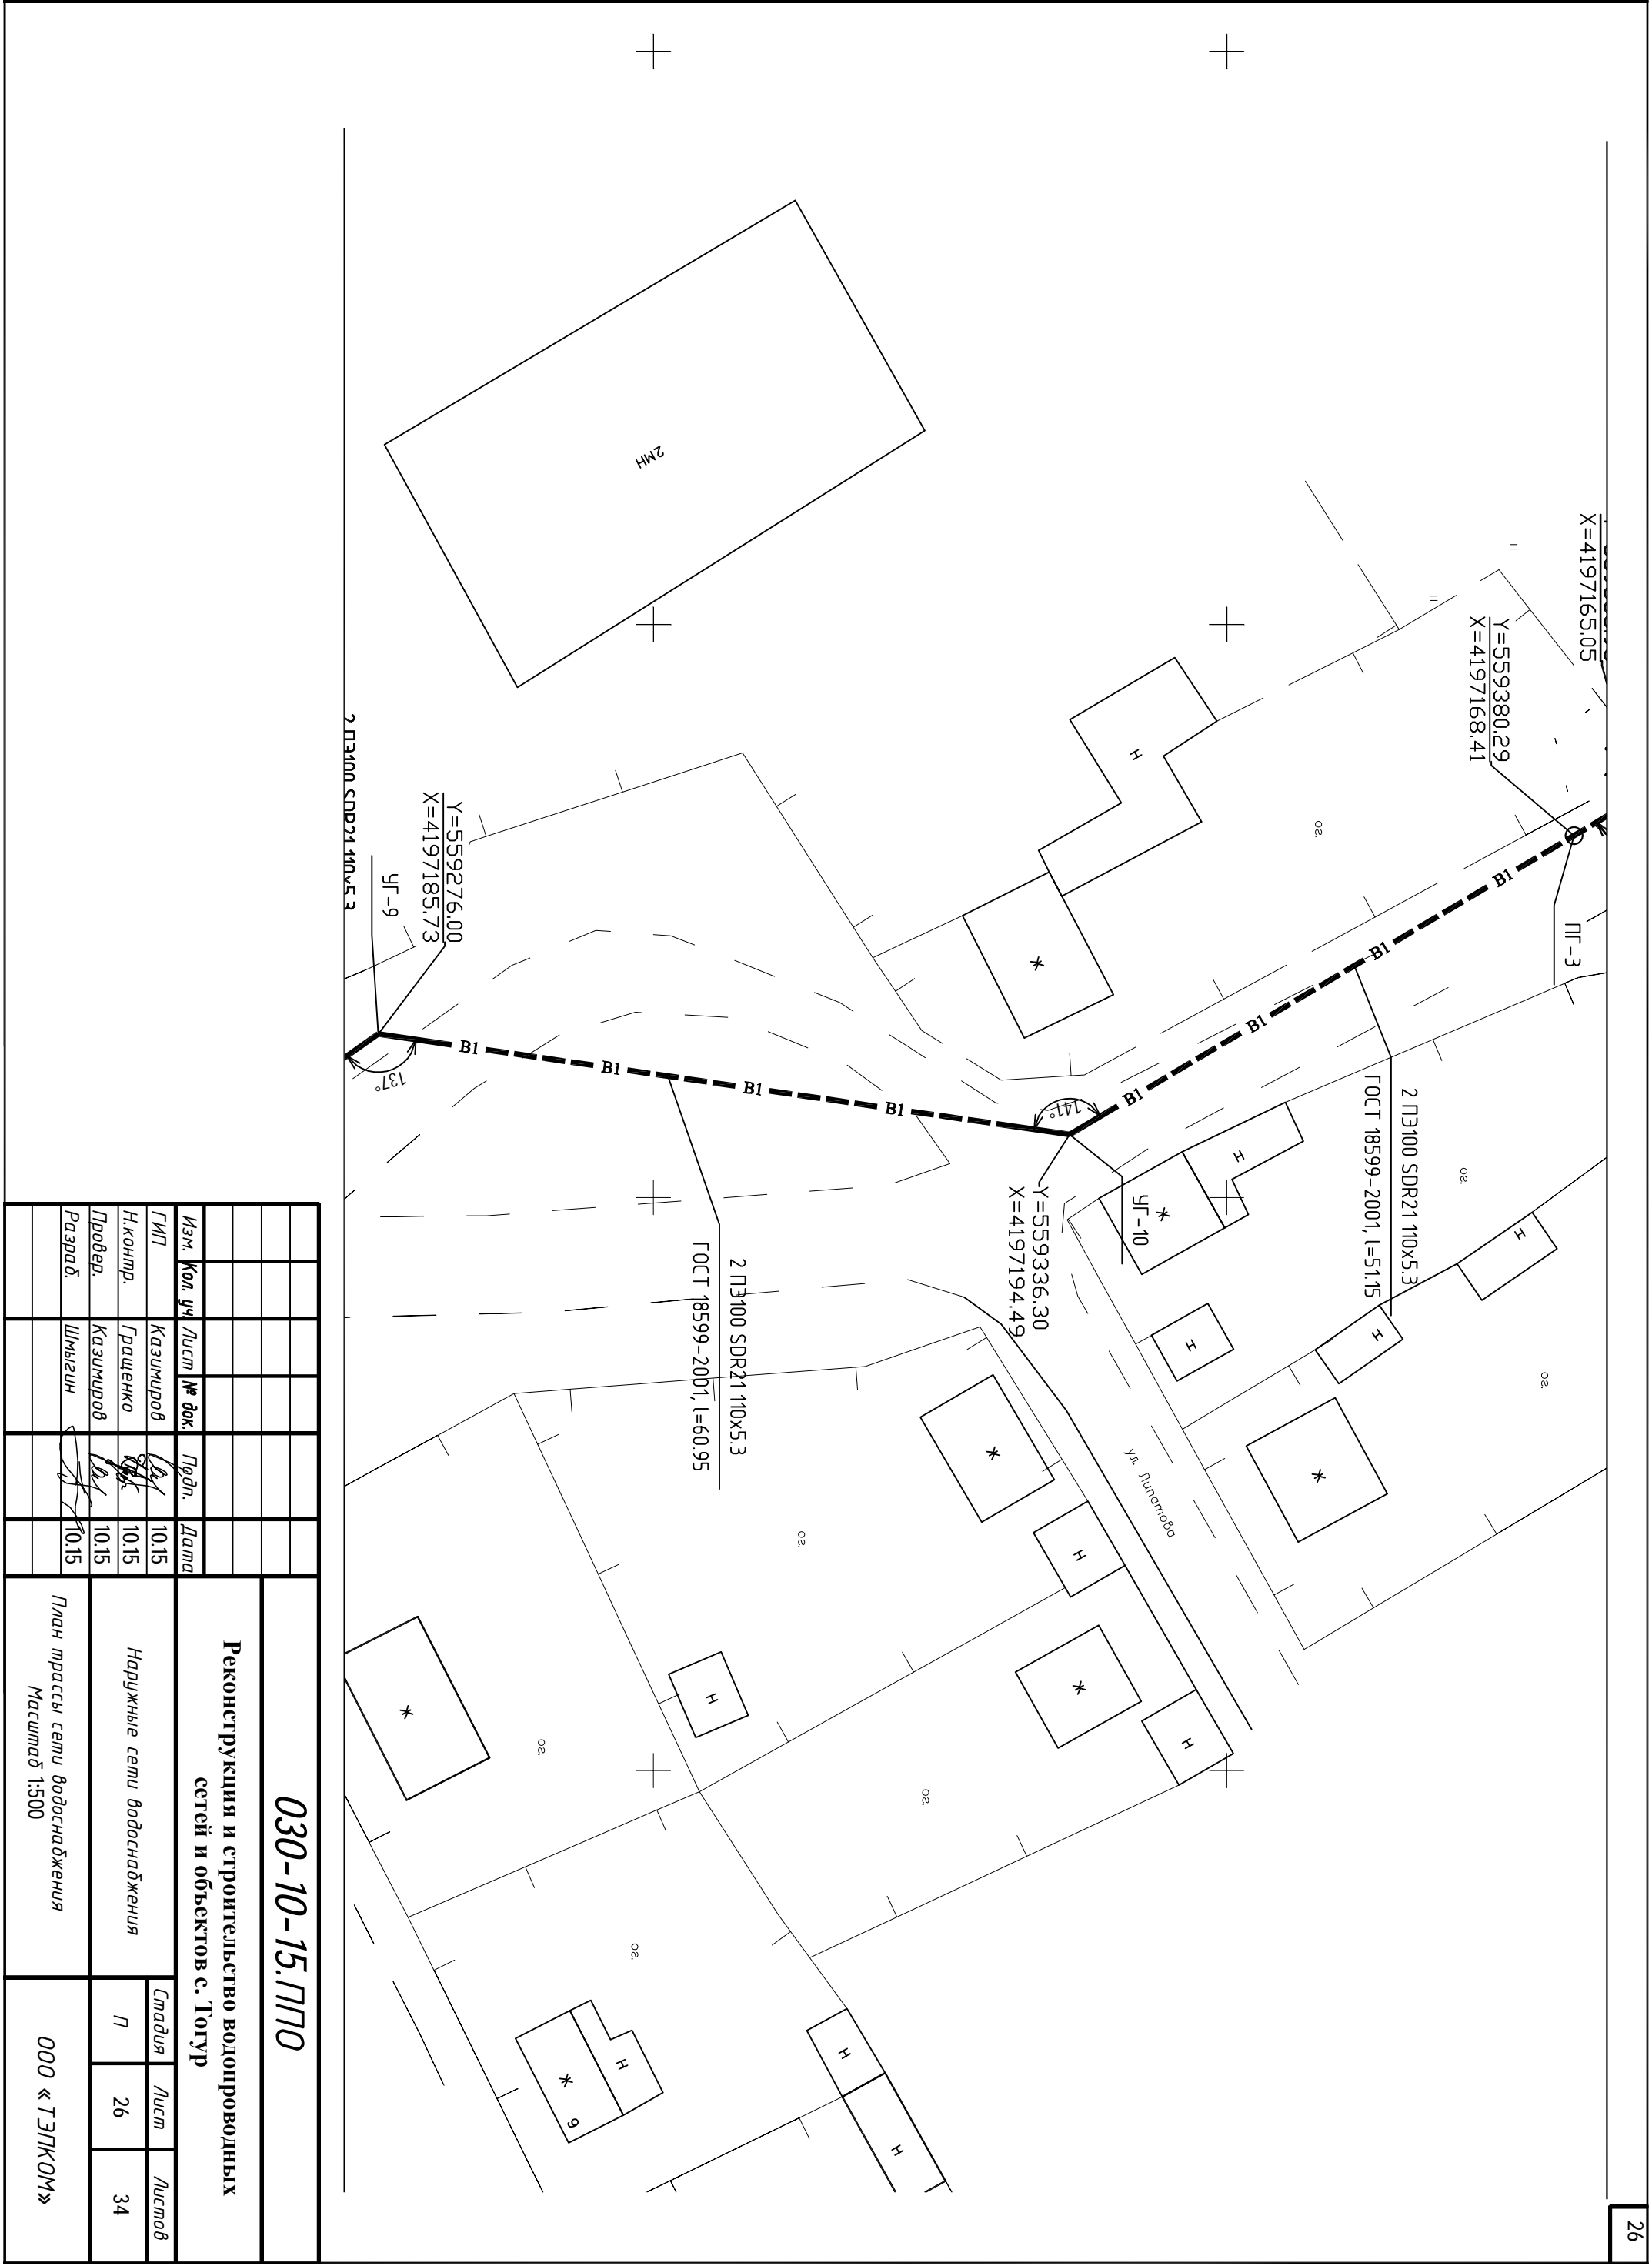

Изм.	Код. уч.	Лист	№ док.	Подп.	Дата
		Казичуров			10.15
		Гращенко			10.15
		Казичуров			10.15
		Шмыгин			10.15


030-10-15.ЛПТО

Реконструкция и строительство водопроводных сетей и объектов с. Тогур

Наружные сети водоснабжения		Лист	Листов
		7	34

План трассы сети водоснабжения
Масштаб 1:500

ООО «ТЭПКОМ»

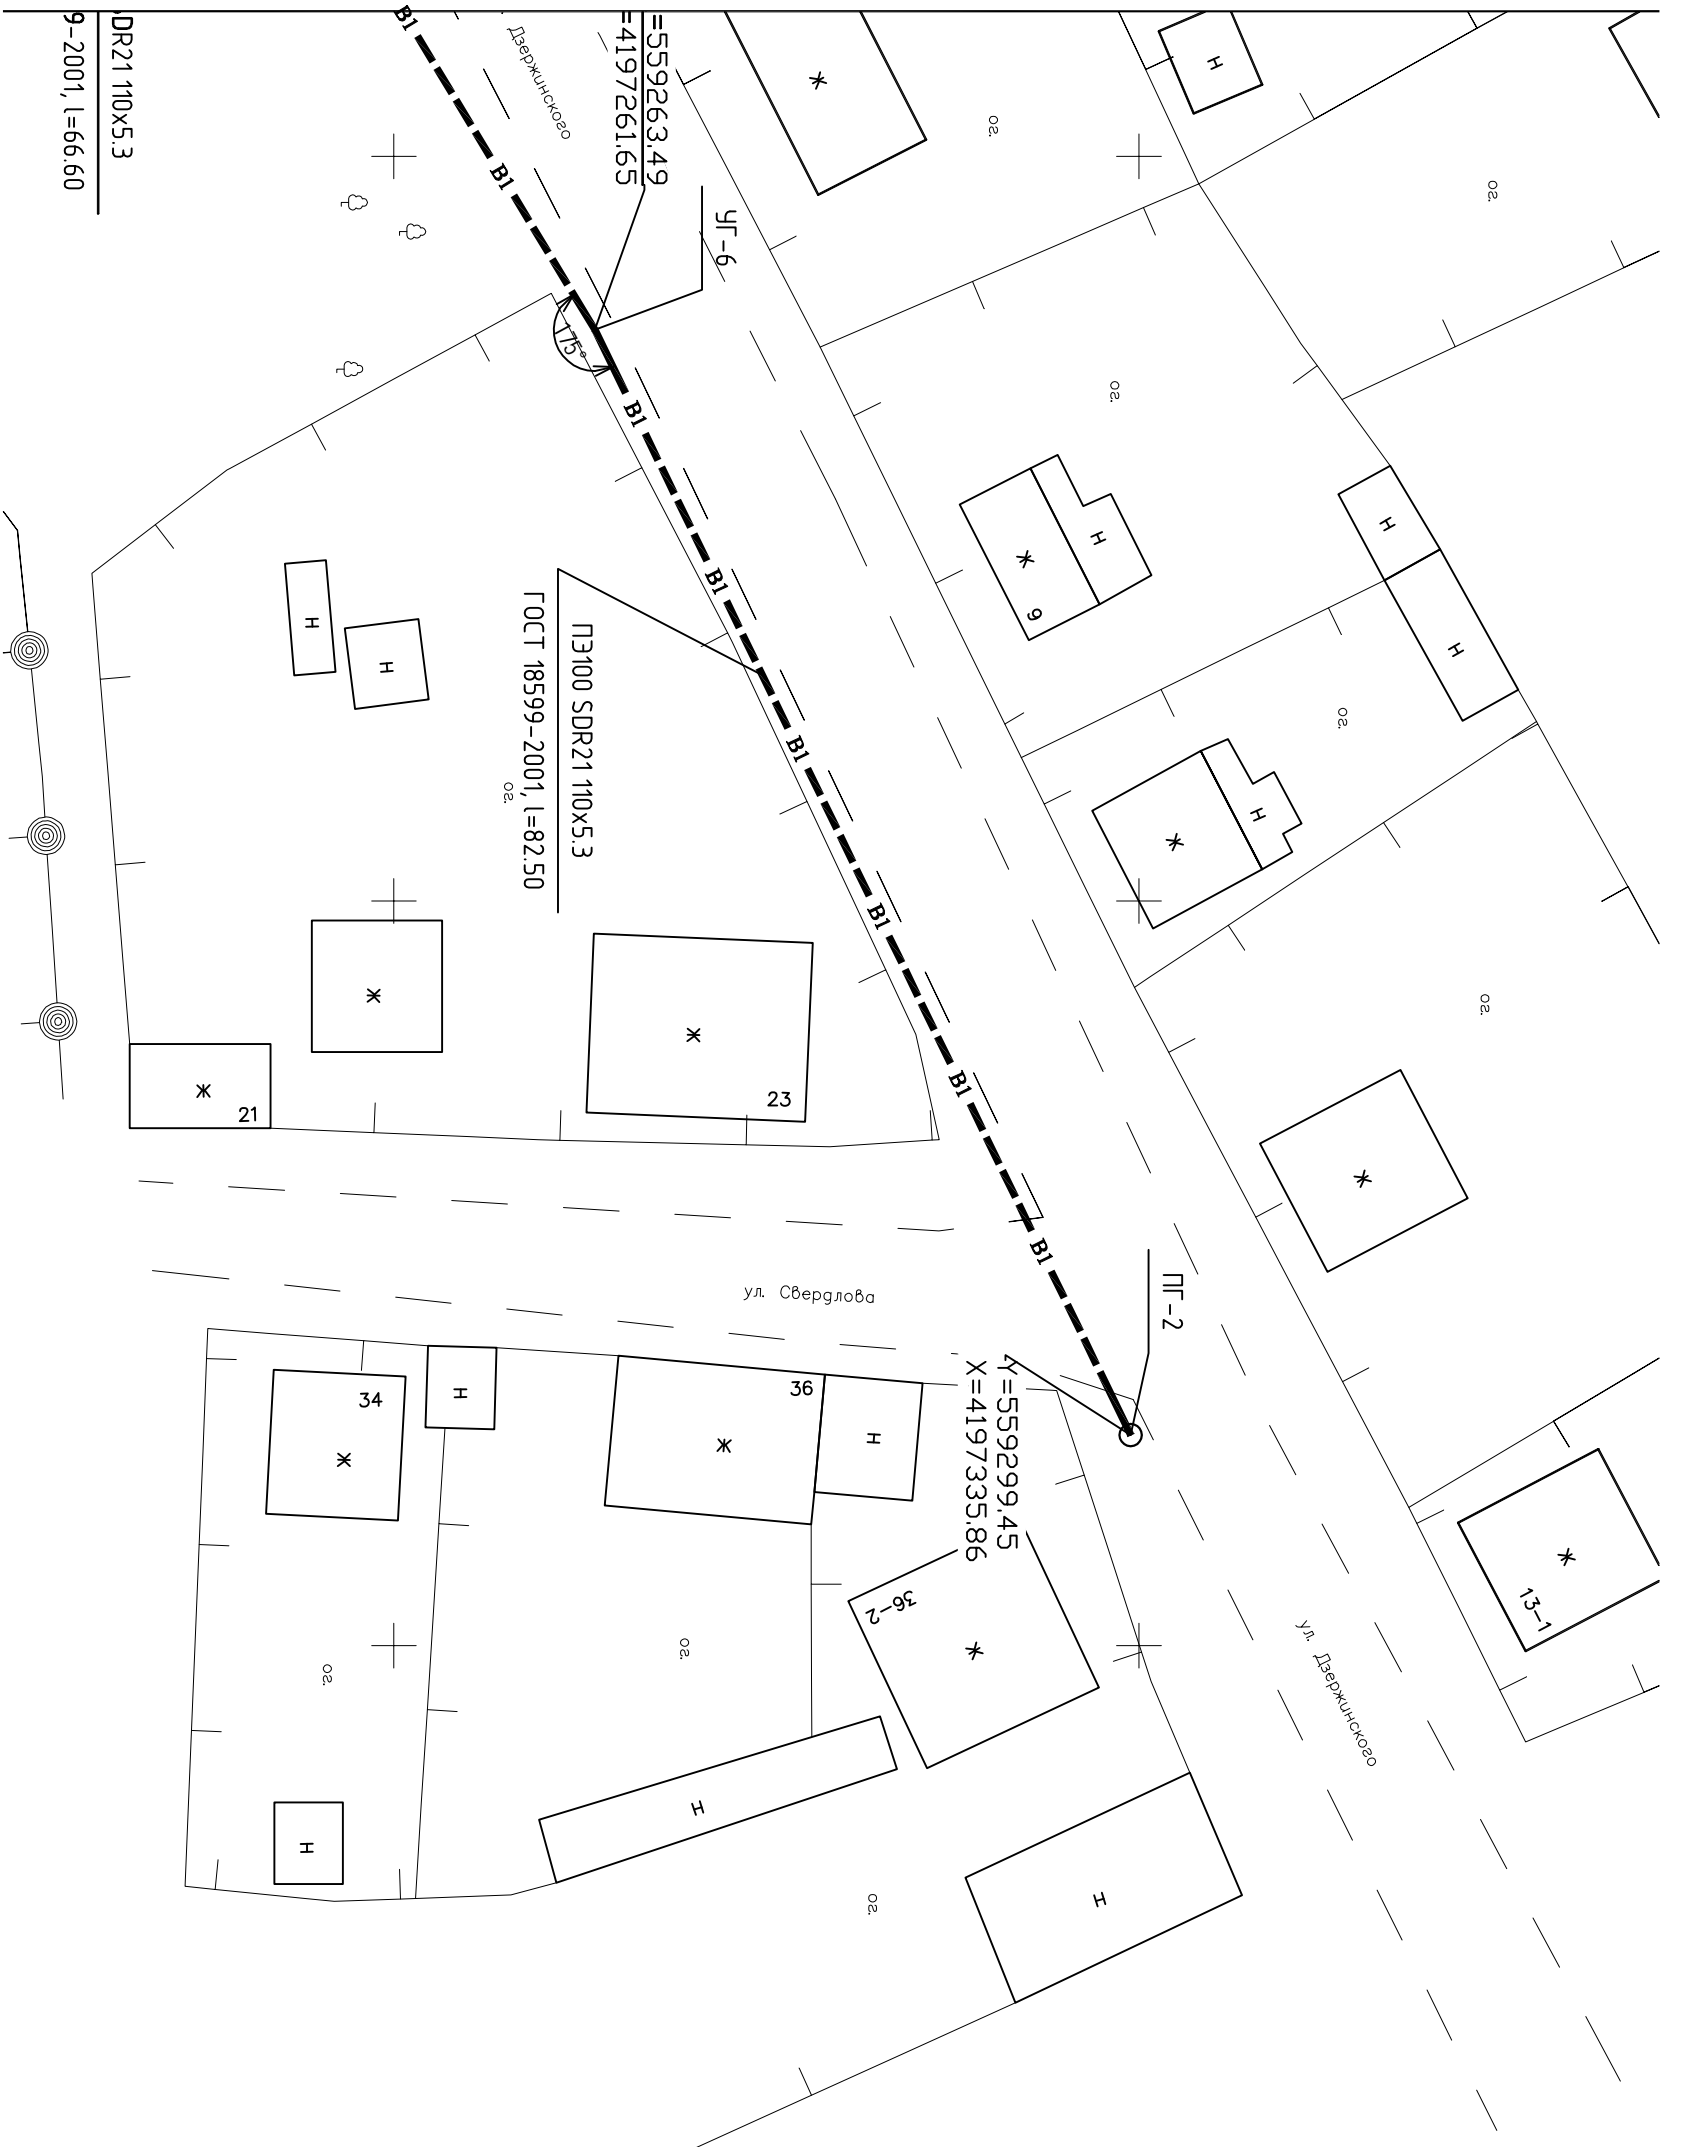

Инв. № подл.	Подп. и дата	Взам. инв. №

Изм.	Кол. уч.	Лист	№ док.	Подп.	Дата
ГИП		Казимиров			10.15
Н.контр.		Граченко			10.15
Провед.		Казимиров			10.15
Разраб.		Шмыгин			10.15


030-10-15.ЛПТО

Реконструкция и строительство водопроводных сетей и объектов с. Тогур

Наружные сети водоснабжения	Градус	Лист	Листов
	П	27	34

План трассы сети водоснабжения
Масштаб 1:500

ООО «ТЭПКОМ»

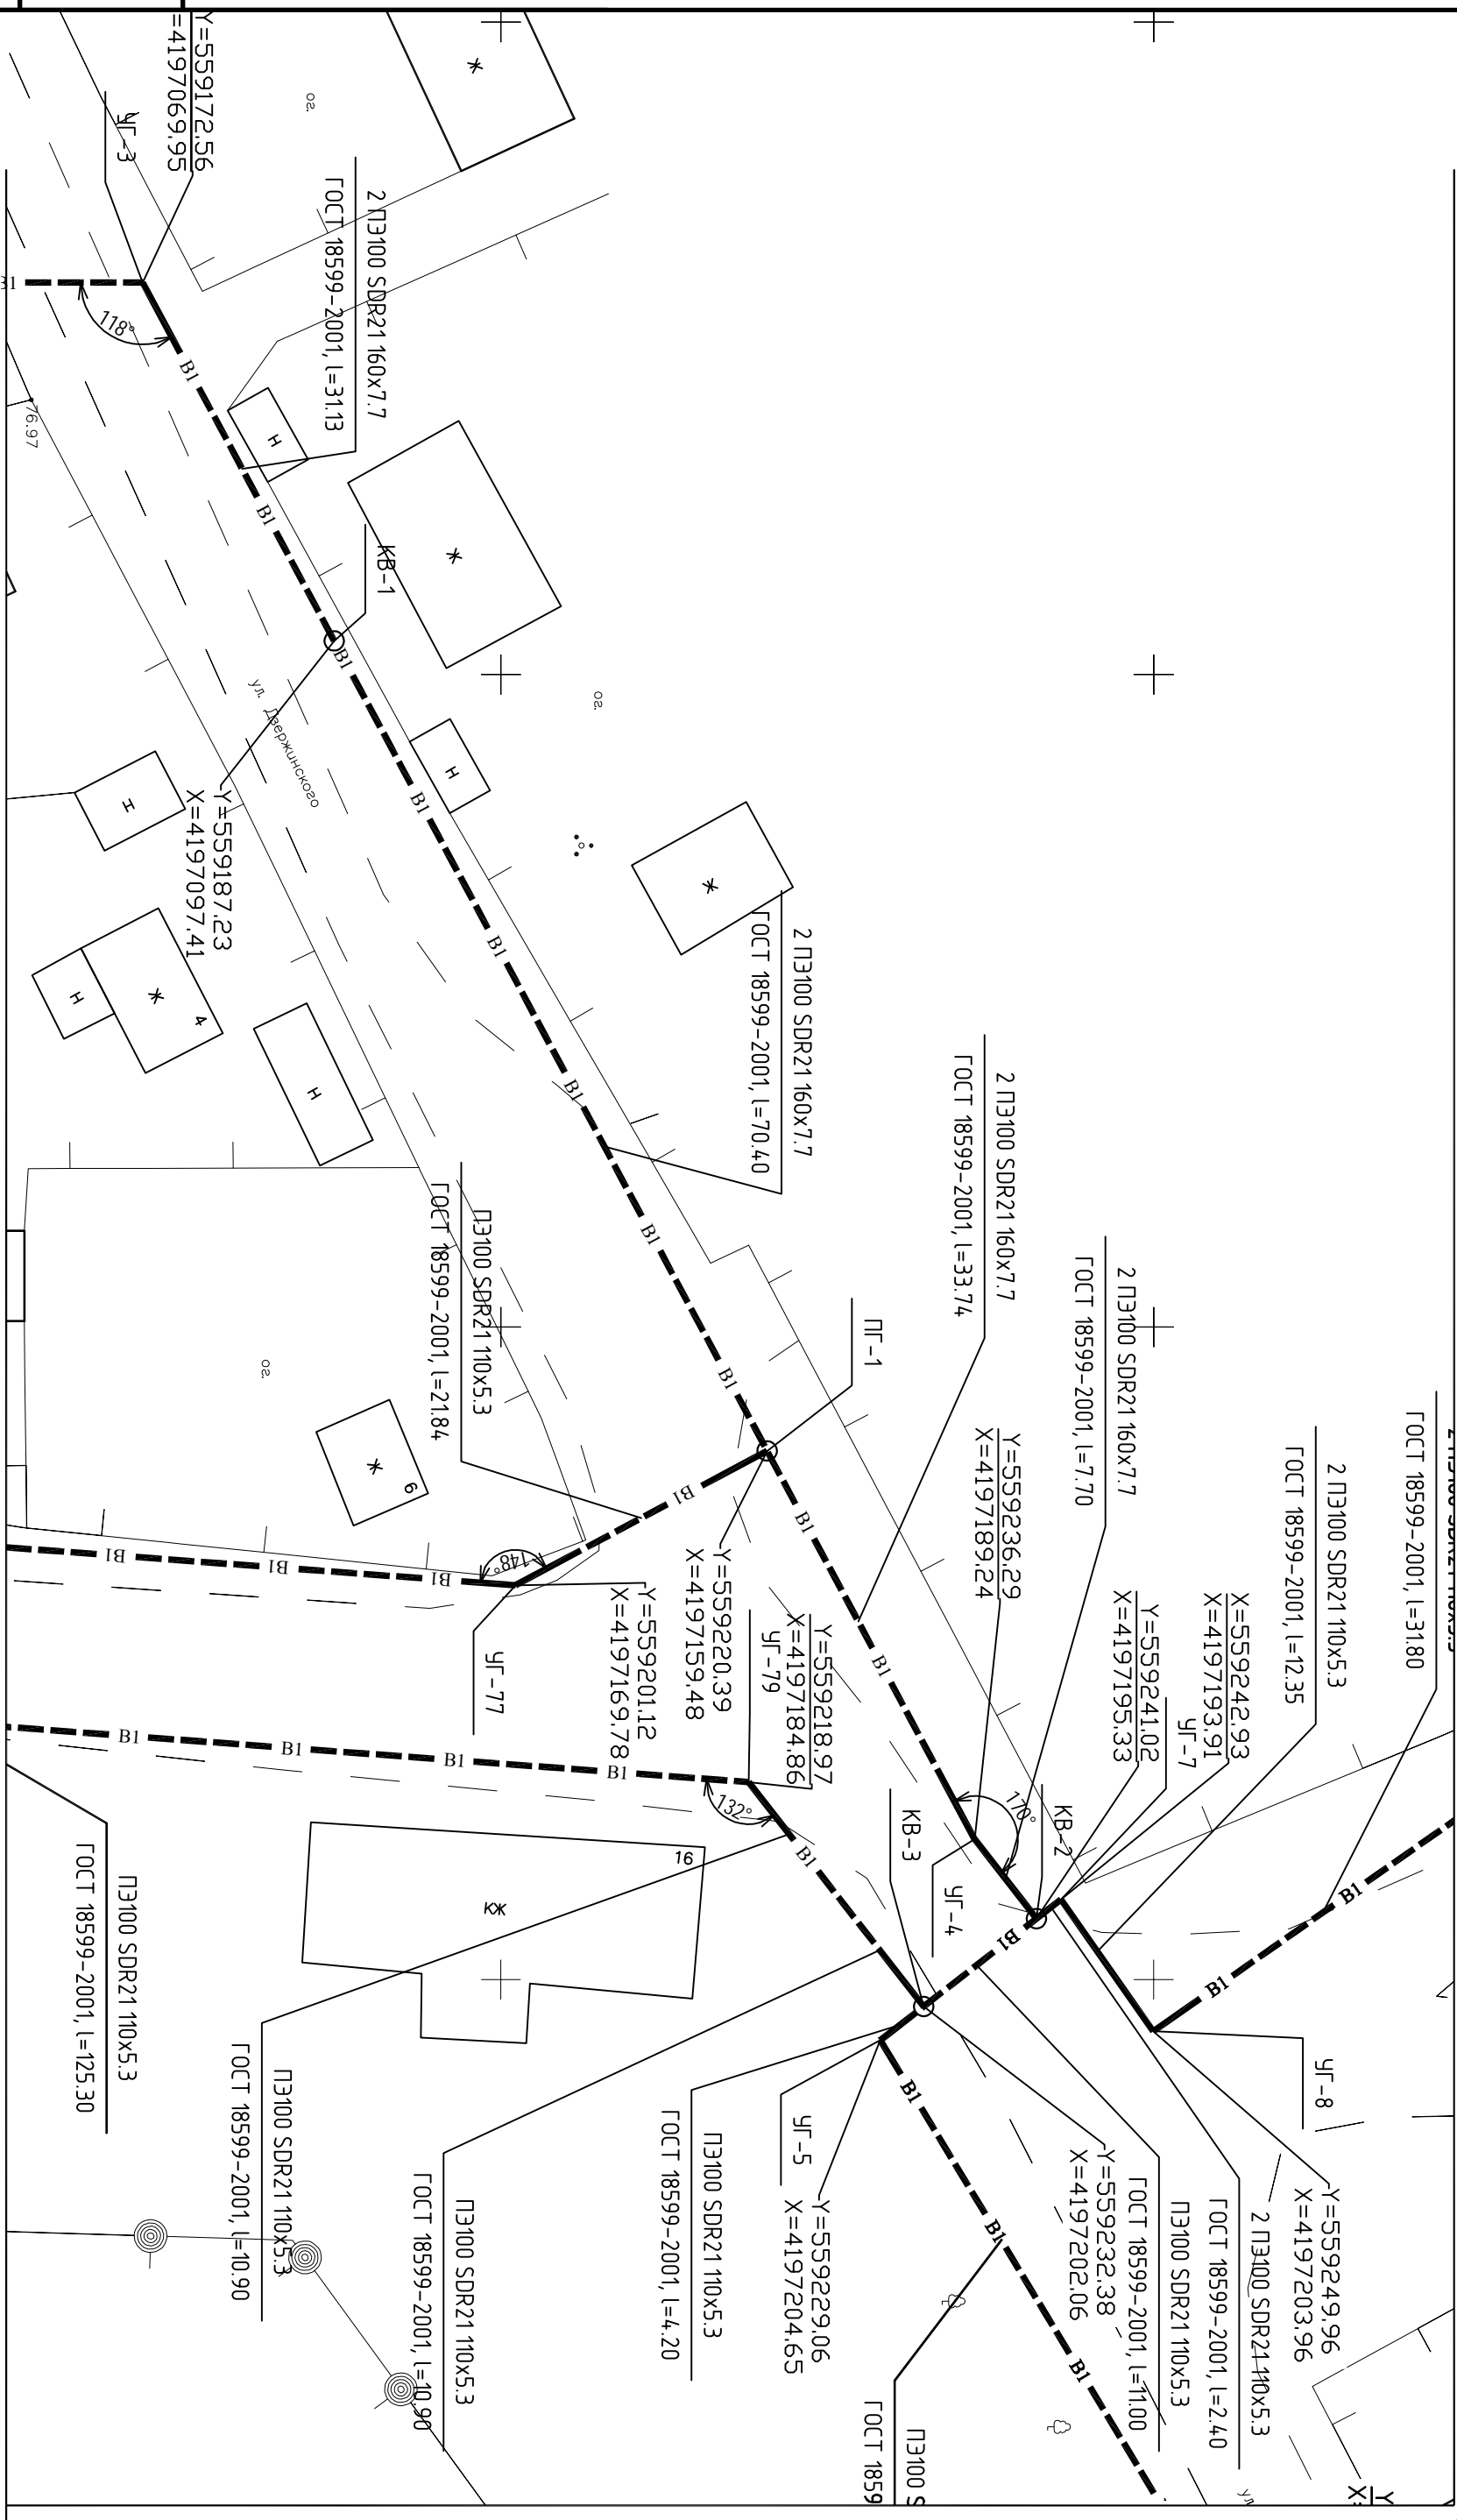

Изм.	Код. уч.	Лист	№ док.	Подп.	Дата
ГИП		Казимиров			10.15
Н.контр.		Гращенко			10.15
Провед.		Казимиров			10.15
Разраб.		Шмыгин			10.15

030-10-15.ПТО


Реконструкция и строительство водопроводных сетей и объектов с. Тогур

Наружные сети водоснабжения

План трассы сети водоснабжения
Масштаб 1:500

Лист	Листов
7	28
	34

ООО «ТЭПКОМ»

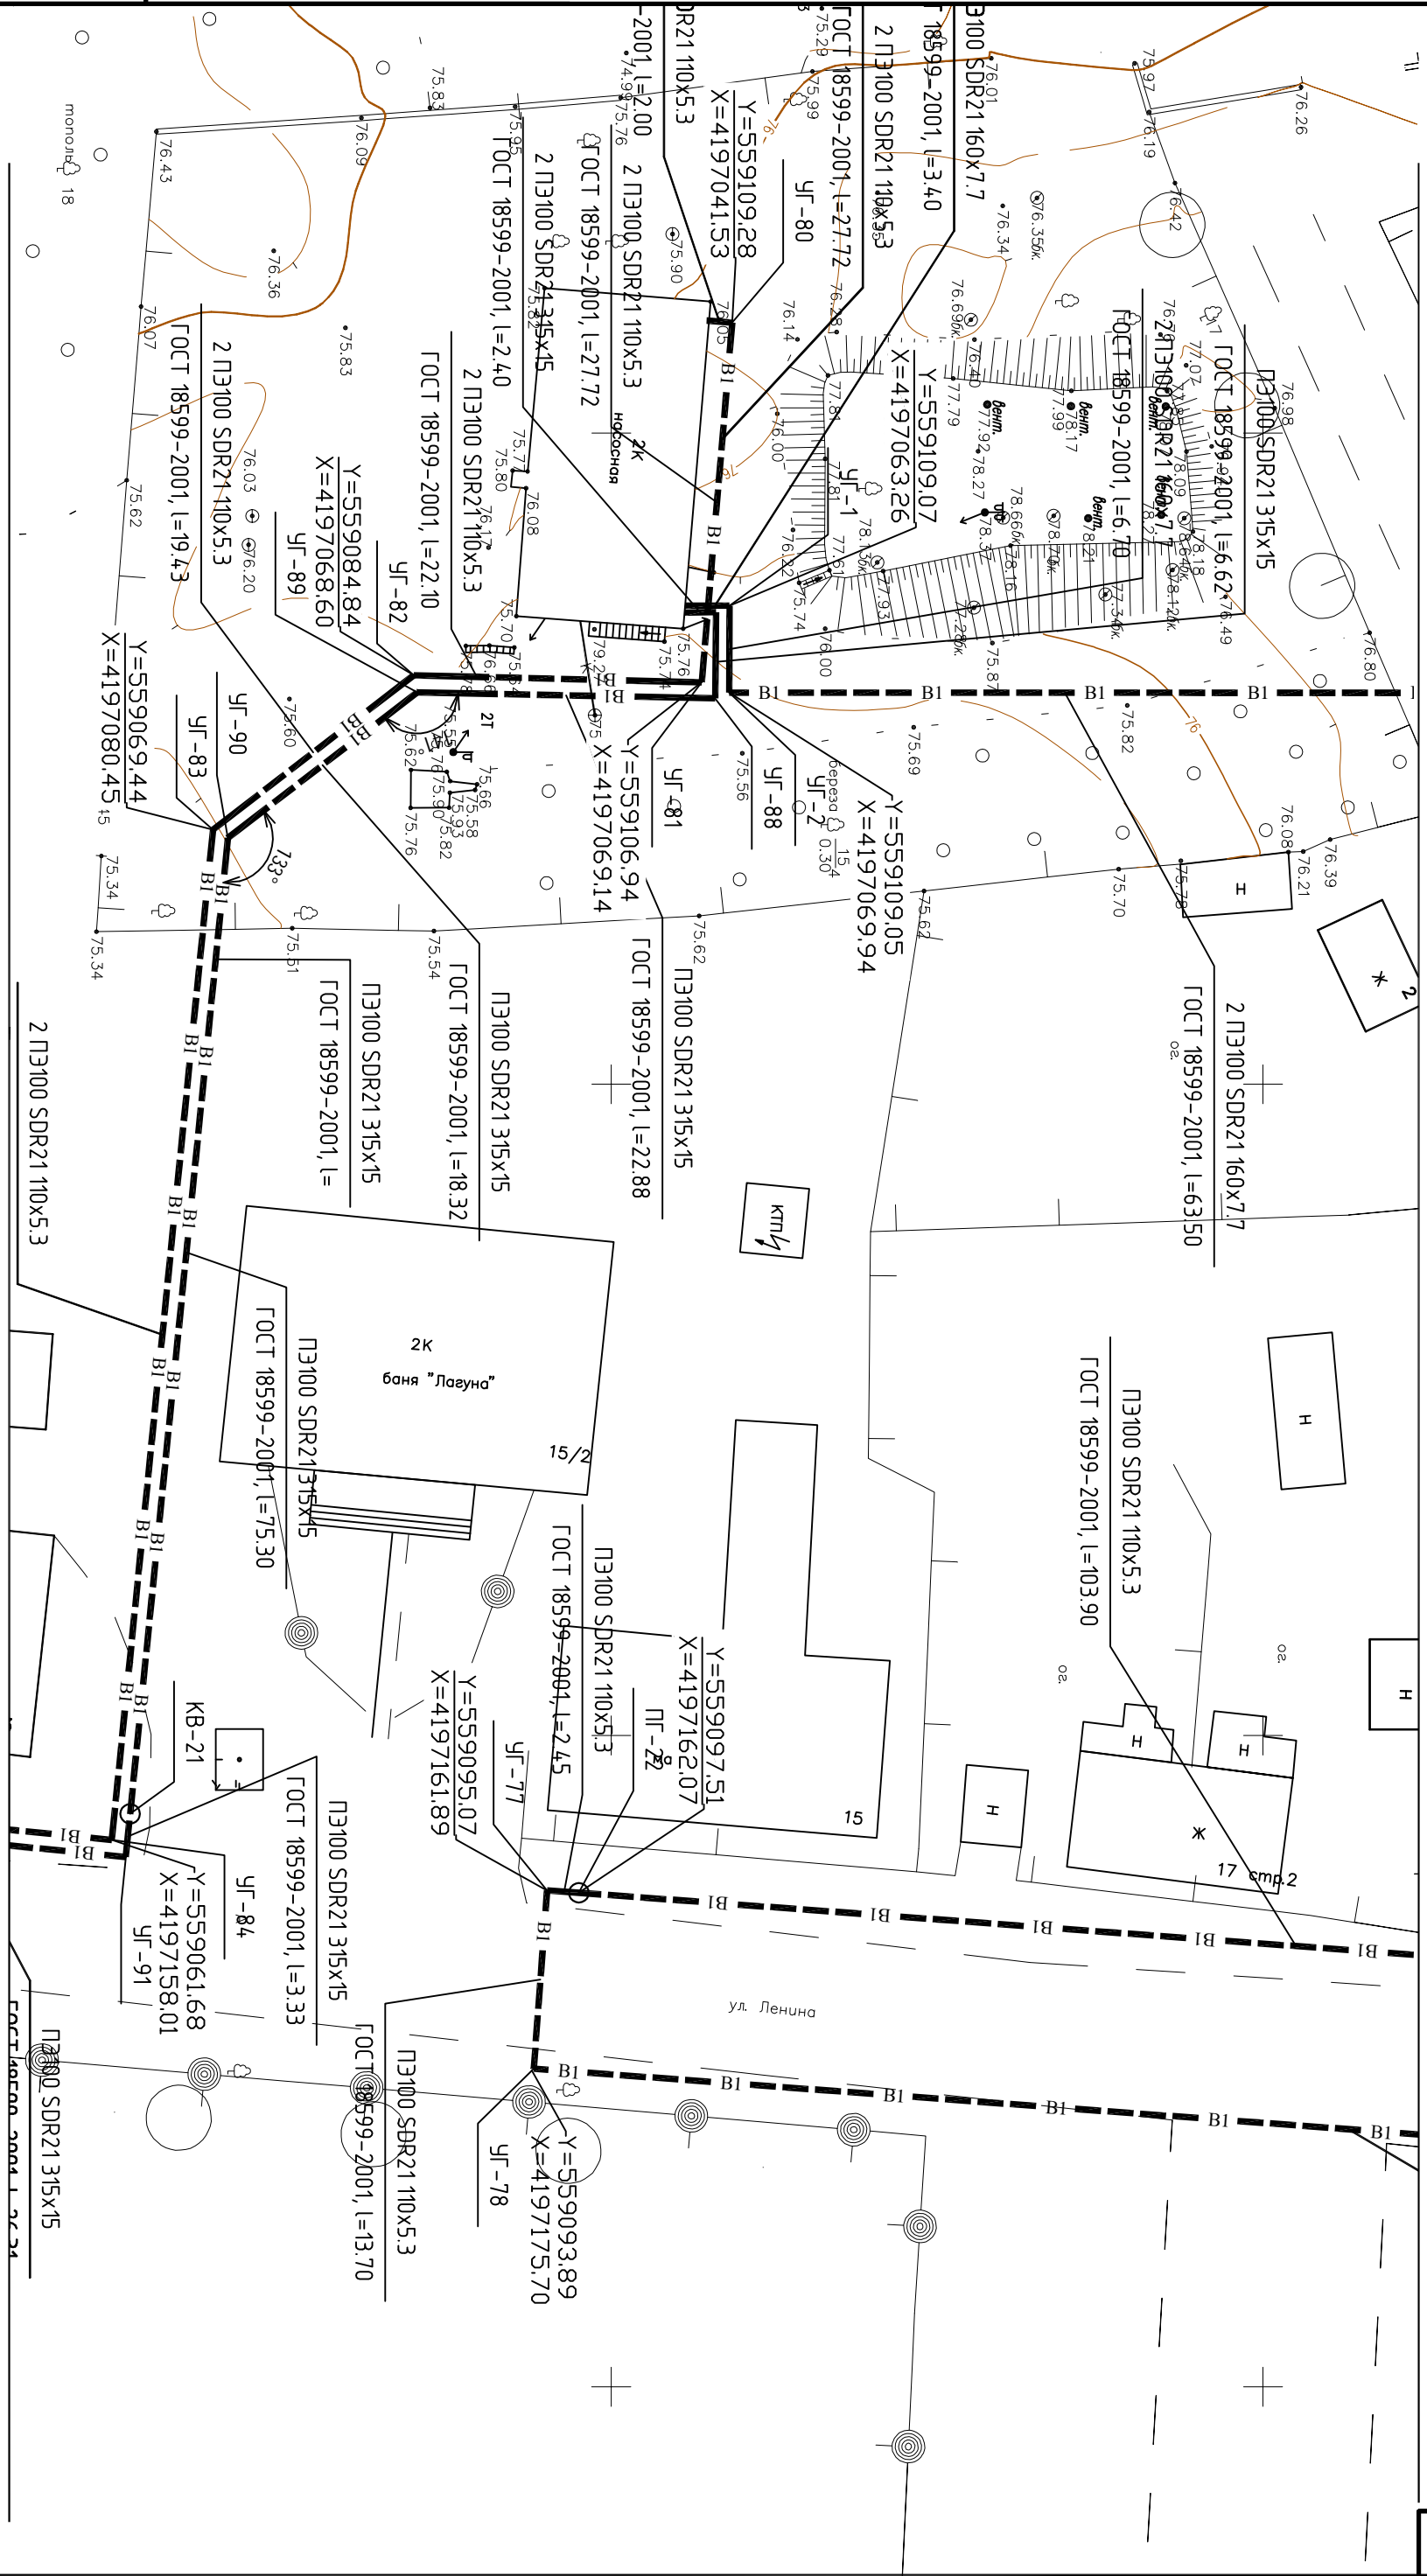

Инв. № подл.	Подп. и дата	Взам. инв. №

Изм.	Кол. уч.	Лист	№ док.	Подп.	Дата
ГИИП		Казимиров			10.15
Н.компр.		Грашенко			10.15
Провед.		Казимиров			10.15
Разраб.		Шмыгин			10.15


030-10-15.ЛПТО

Реконструкция и строительство водопроводных сетей и объектов с. Тогур

Наружные сети водоснабжения

План трассы сети водоснабжения
Масштаб 1:500

Гладия	Лист	Листов
П	29	34

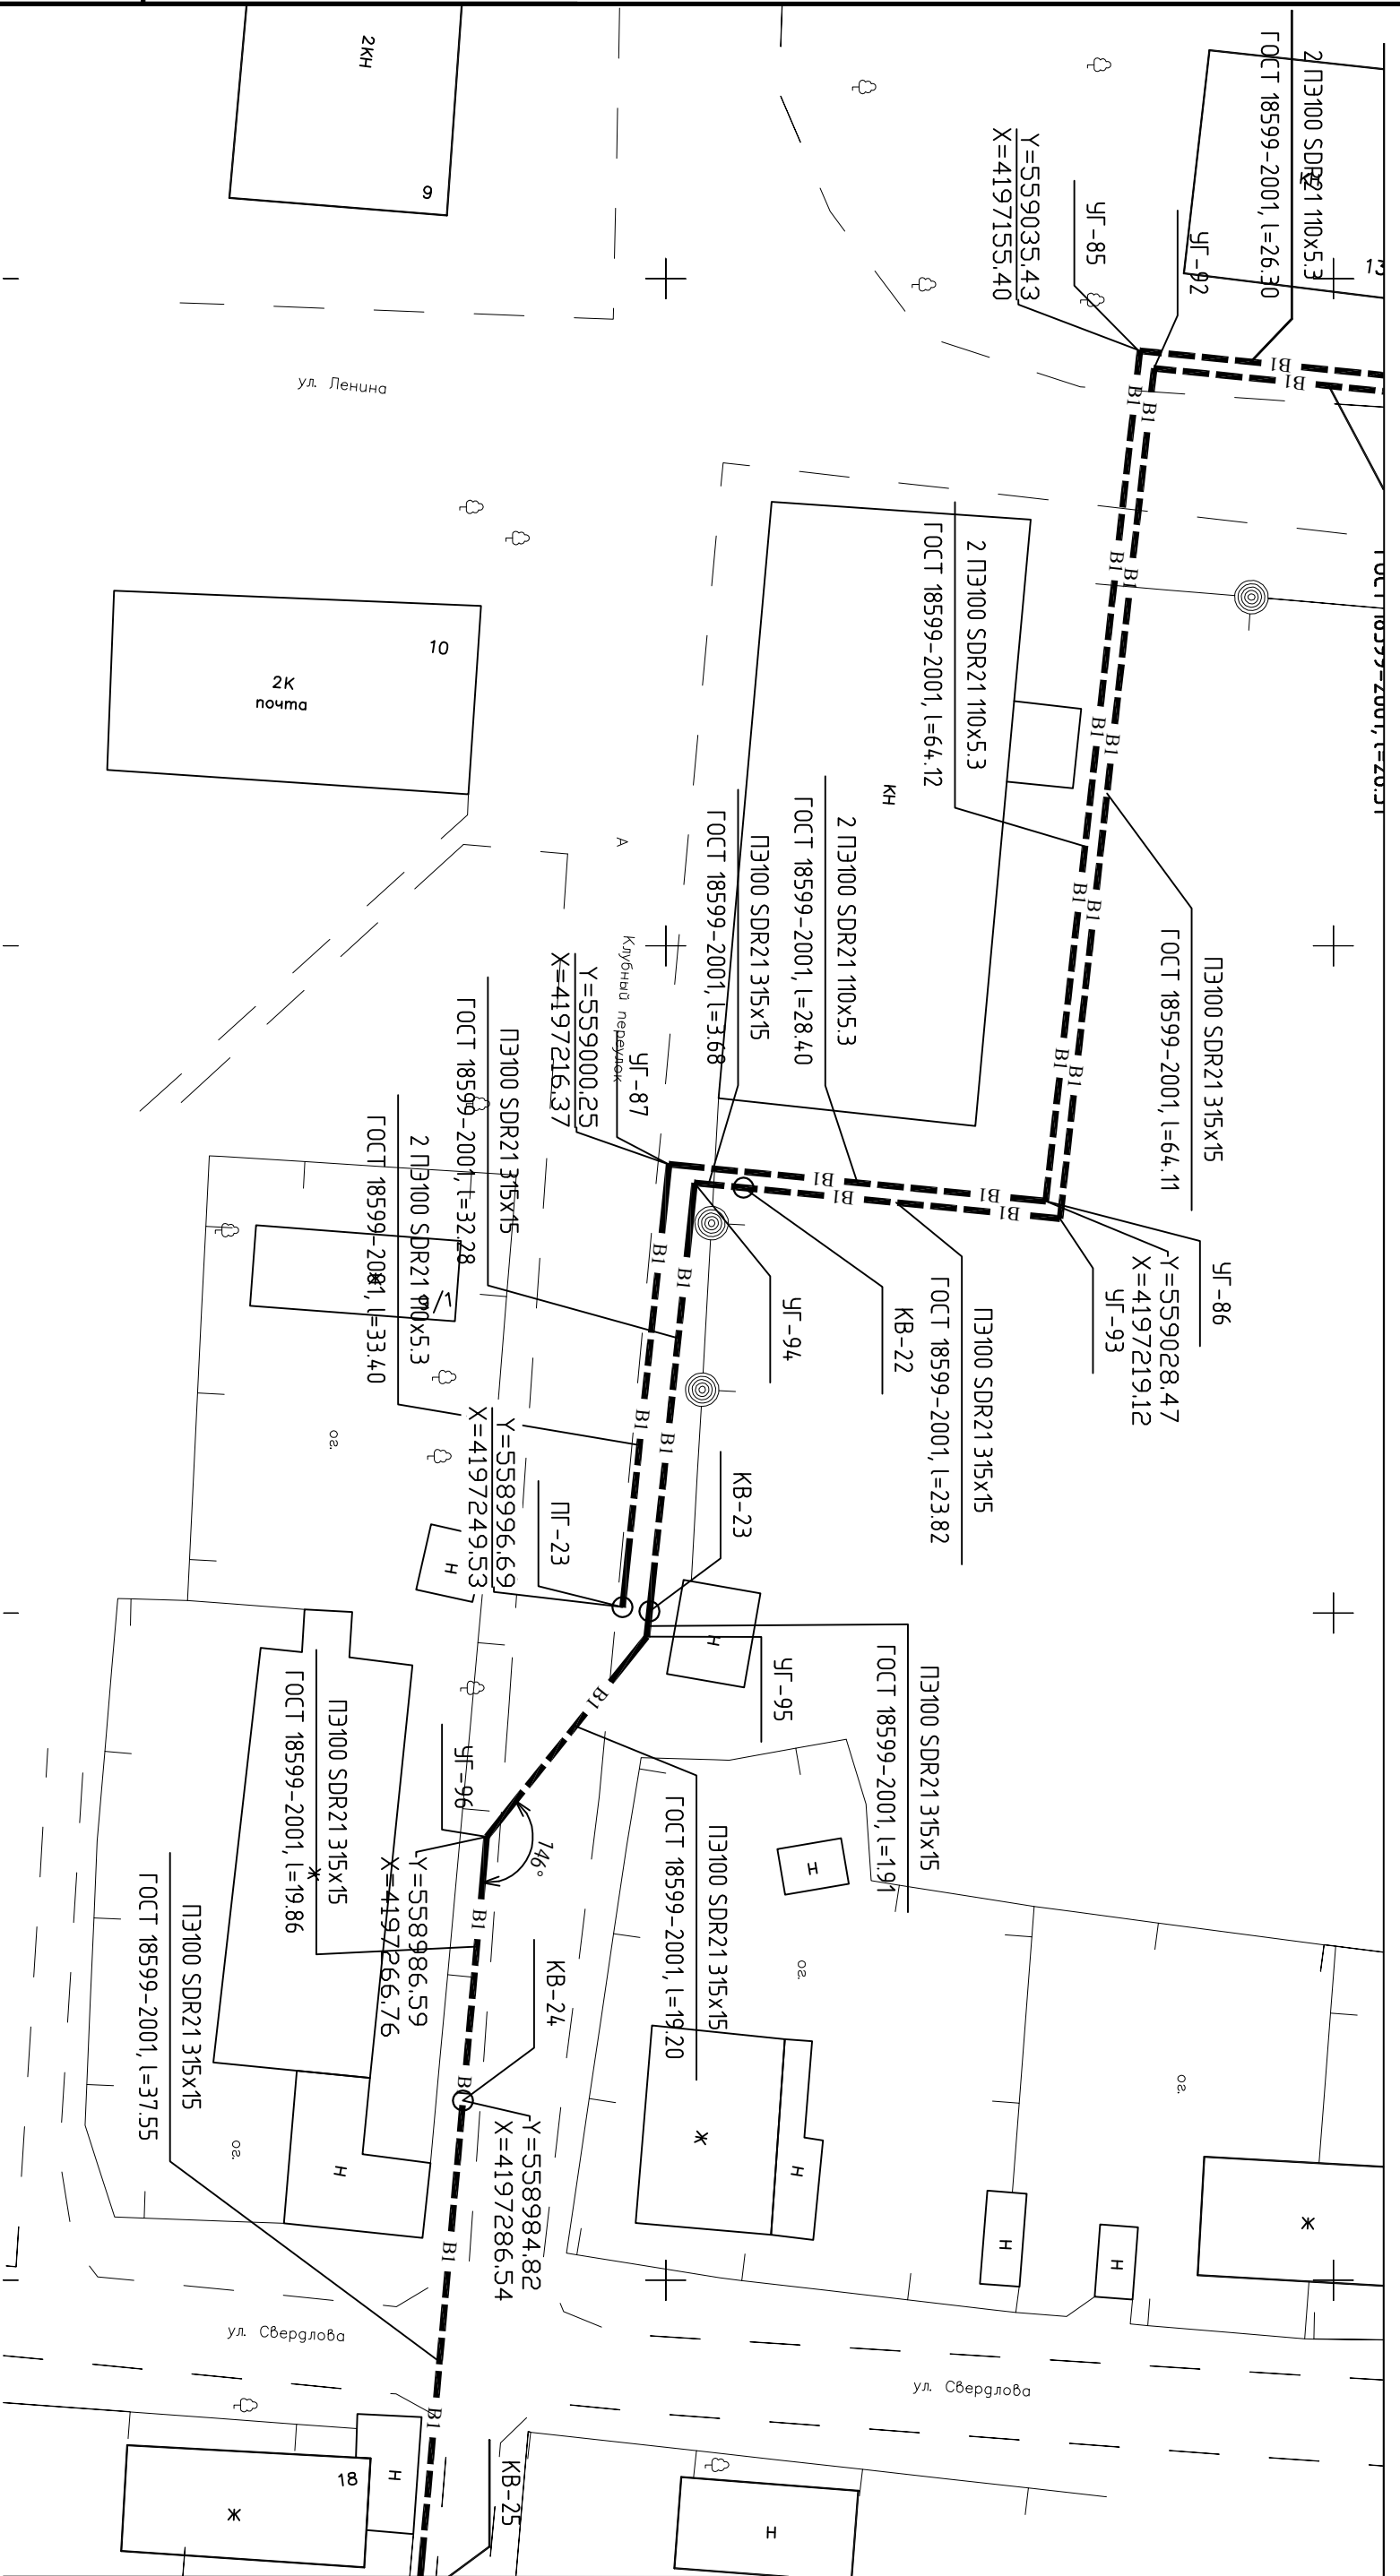

Инв. № подл.	Подп. и дата	Взам. инв. №

Изм.	Кол. уч.	Лист	№ док.	Подп.	Дата
ГИП		Казимиров			10.15
Н.контр.		Гращенко			10.15
Провед.		Казимиров			10.15
Разраб.		Шмыгин			10.15

030-10-15.ПТО

Реконструкция и строительство водопроводных сетей и объектов с. Тогур


Наружные сети водоснабжения

Масштаб 1:500

Градус	Лист	Листов
П	30	34


ООО «ТЭПКОМ»

Инв. № подл.	Подп. и дата	Взам. инв. №

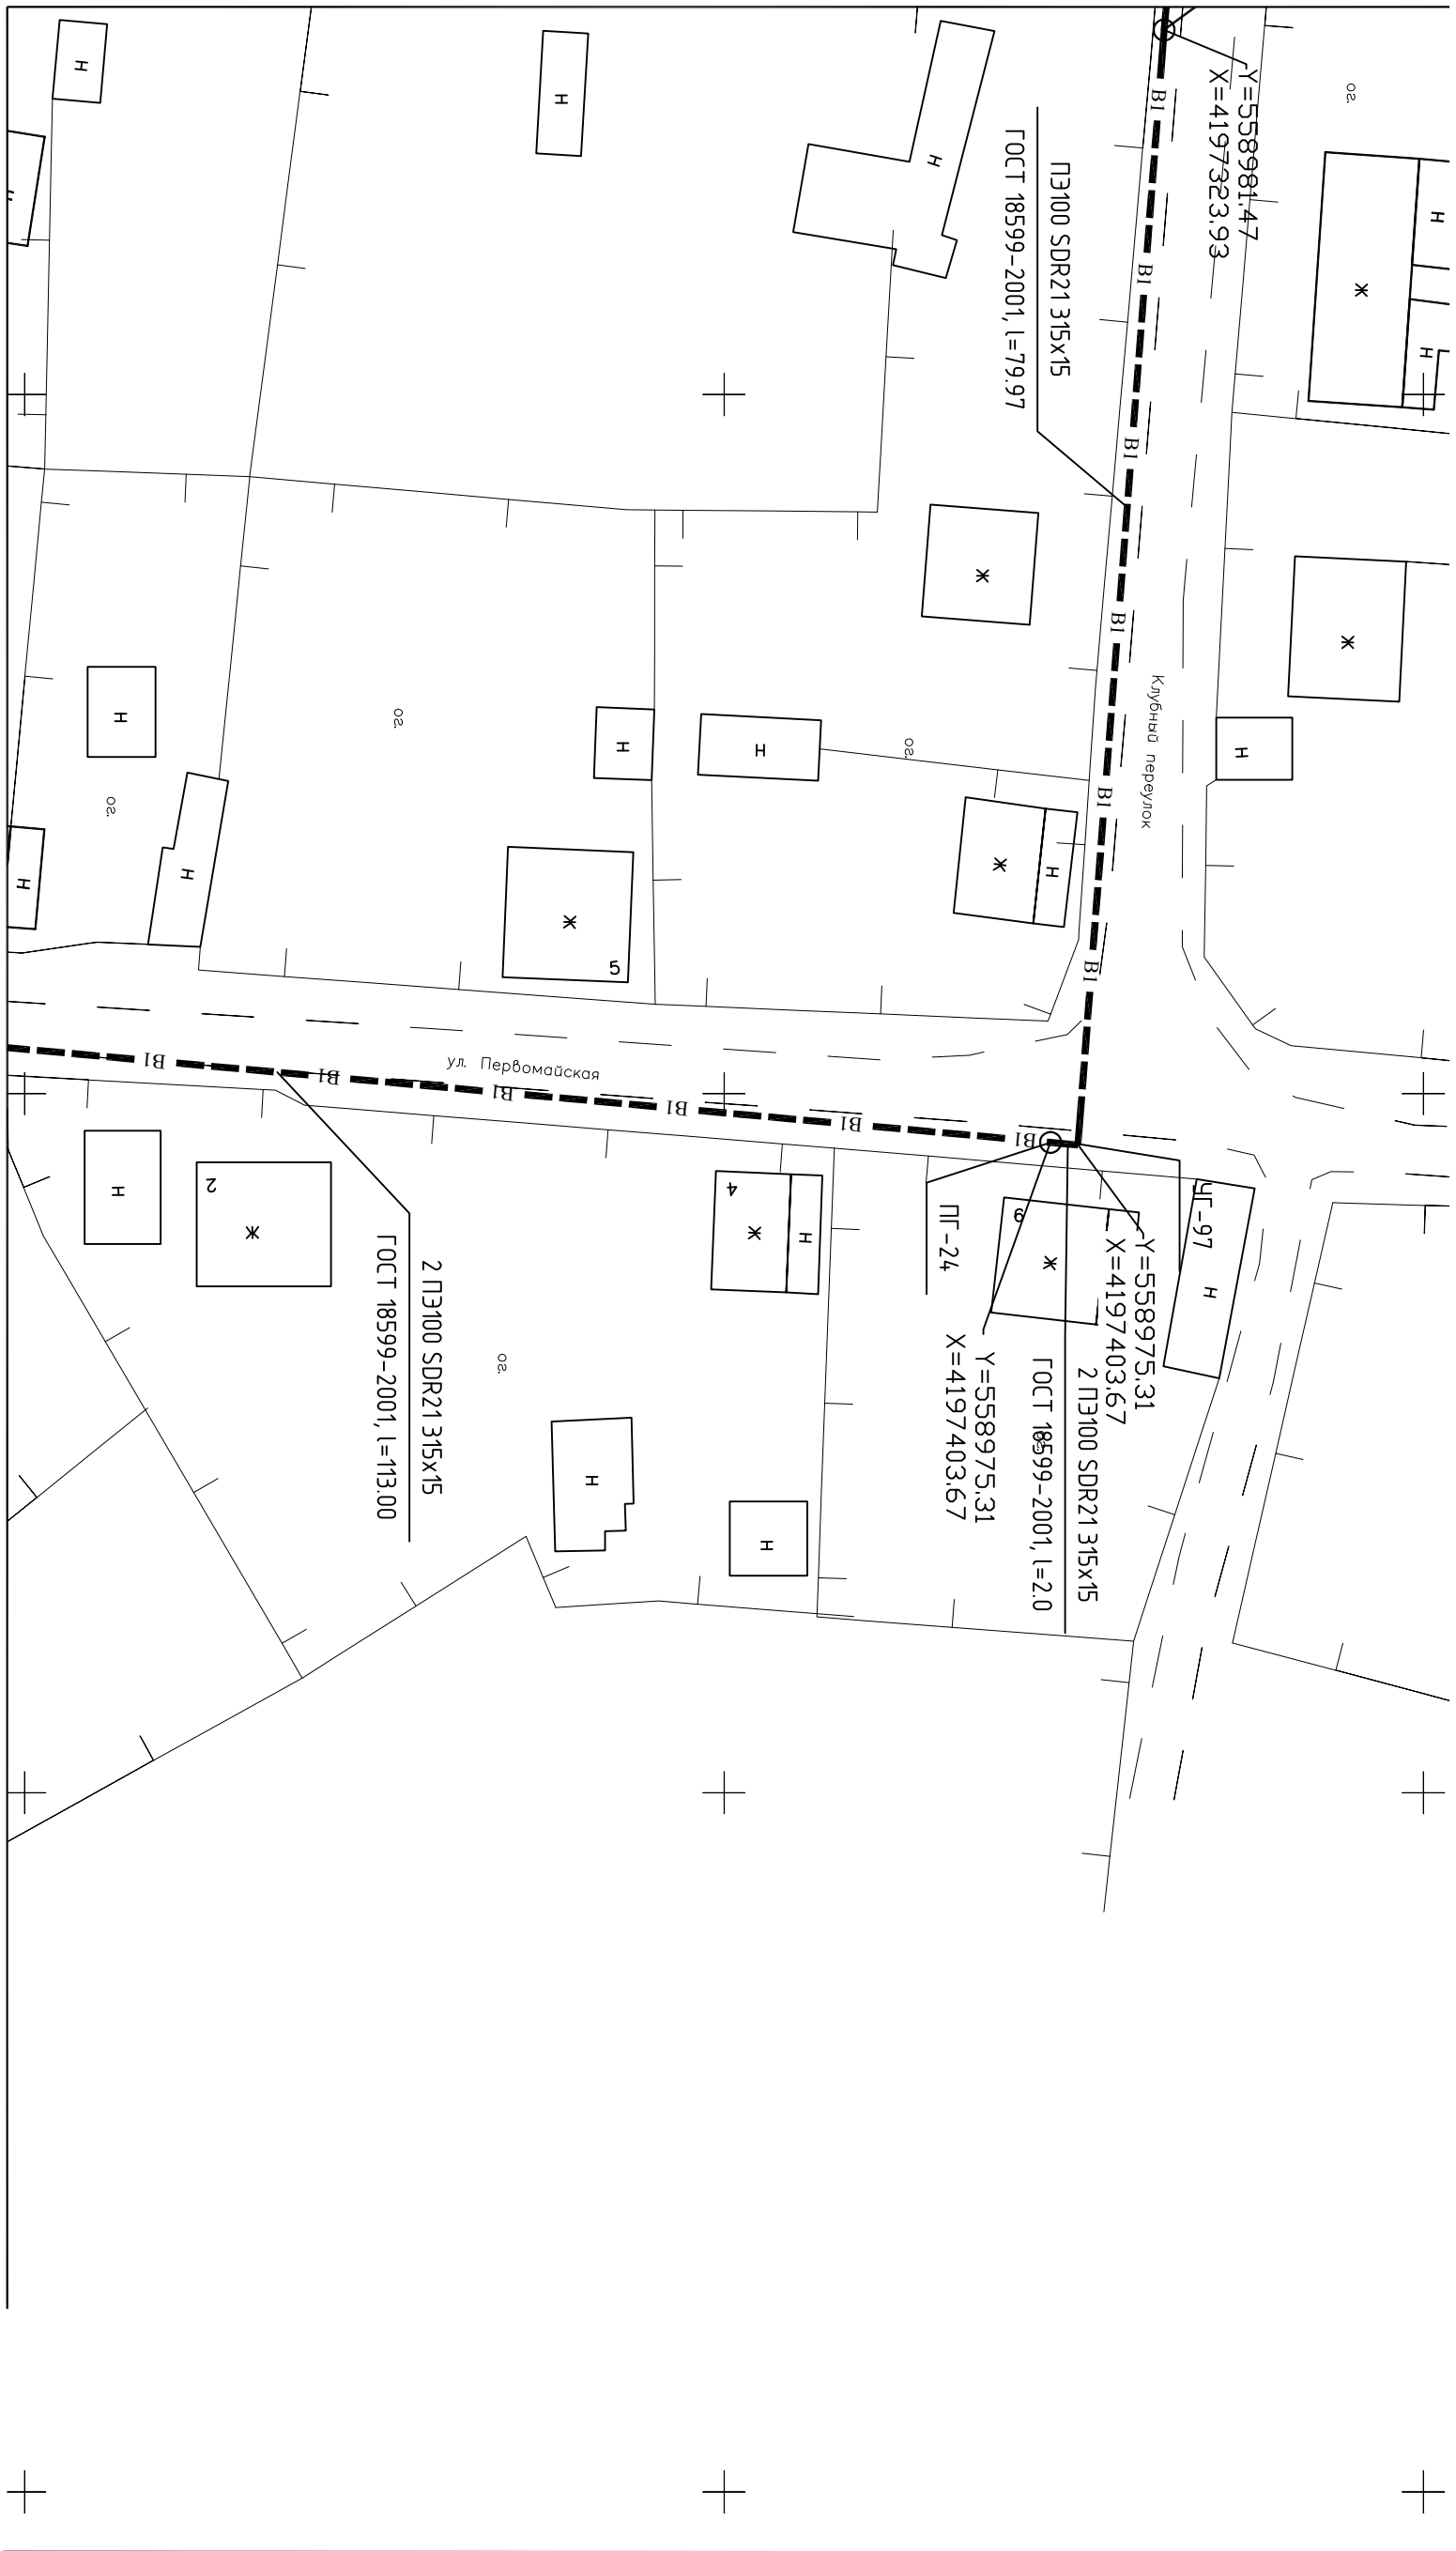

Изм.			Кол. уч.			Лист			№ док.			Подп.			Дата								
<p align="center">030-10-15.ППО</p> <p align="center">Реконструкция и строительство водопроводных сетей и объектов с. Тогур</p>																							
<p align="center">Наружные сети водоснабжения</p>												<p align="center">Лист 31</p>			<p align="center">Листов 34</p>								
<p align="center">ГИП</p> <p align="center">И.контр.</p> <p align="center">Провед.</p> <p align="center">Разраб.</p>												<p align="center">Казимиров</p> <p align="center">Гращенко</p> <p align="center">Казимиров</p> <p align="center">Шмыгин</p>			<p align="center">10/15</p> <p align="center">10/15</p> <p align="center">10/15</p> <p align="center">10/15</p>			<p align="center">План трассы сети водоснабжения</p> <p align="center">Масштаб 1:500</p>			<p align="center">ООО «ТЭПКОМ»</p>		


Инв. № подл.	Подп. и дата	Взам. инв. №

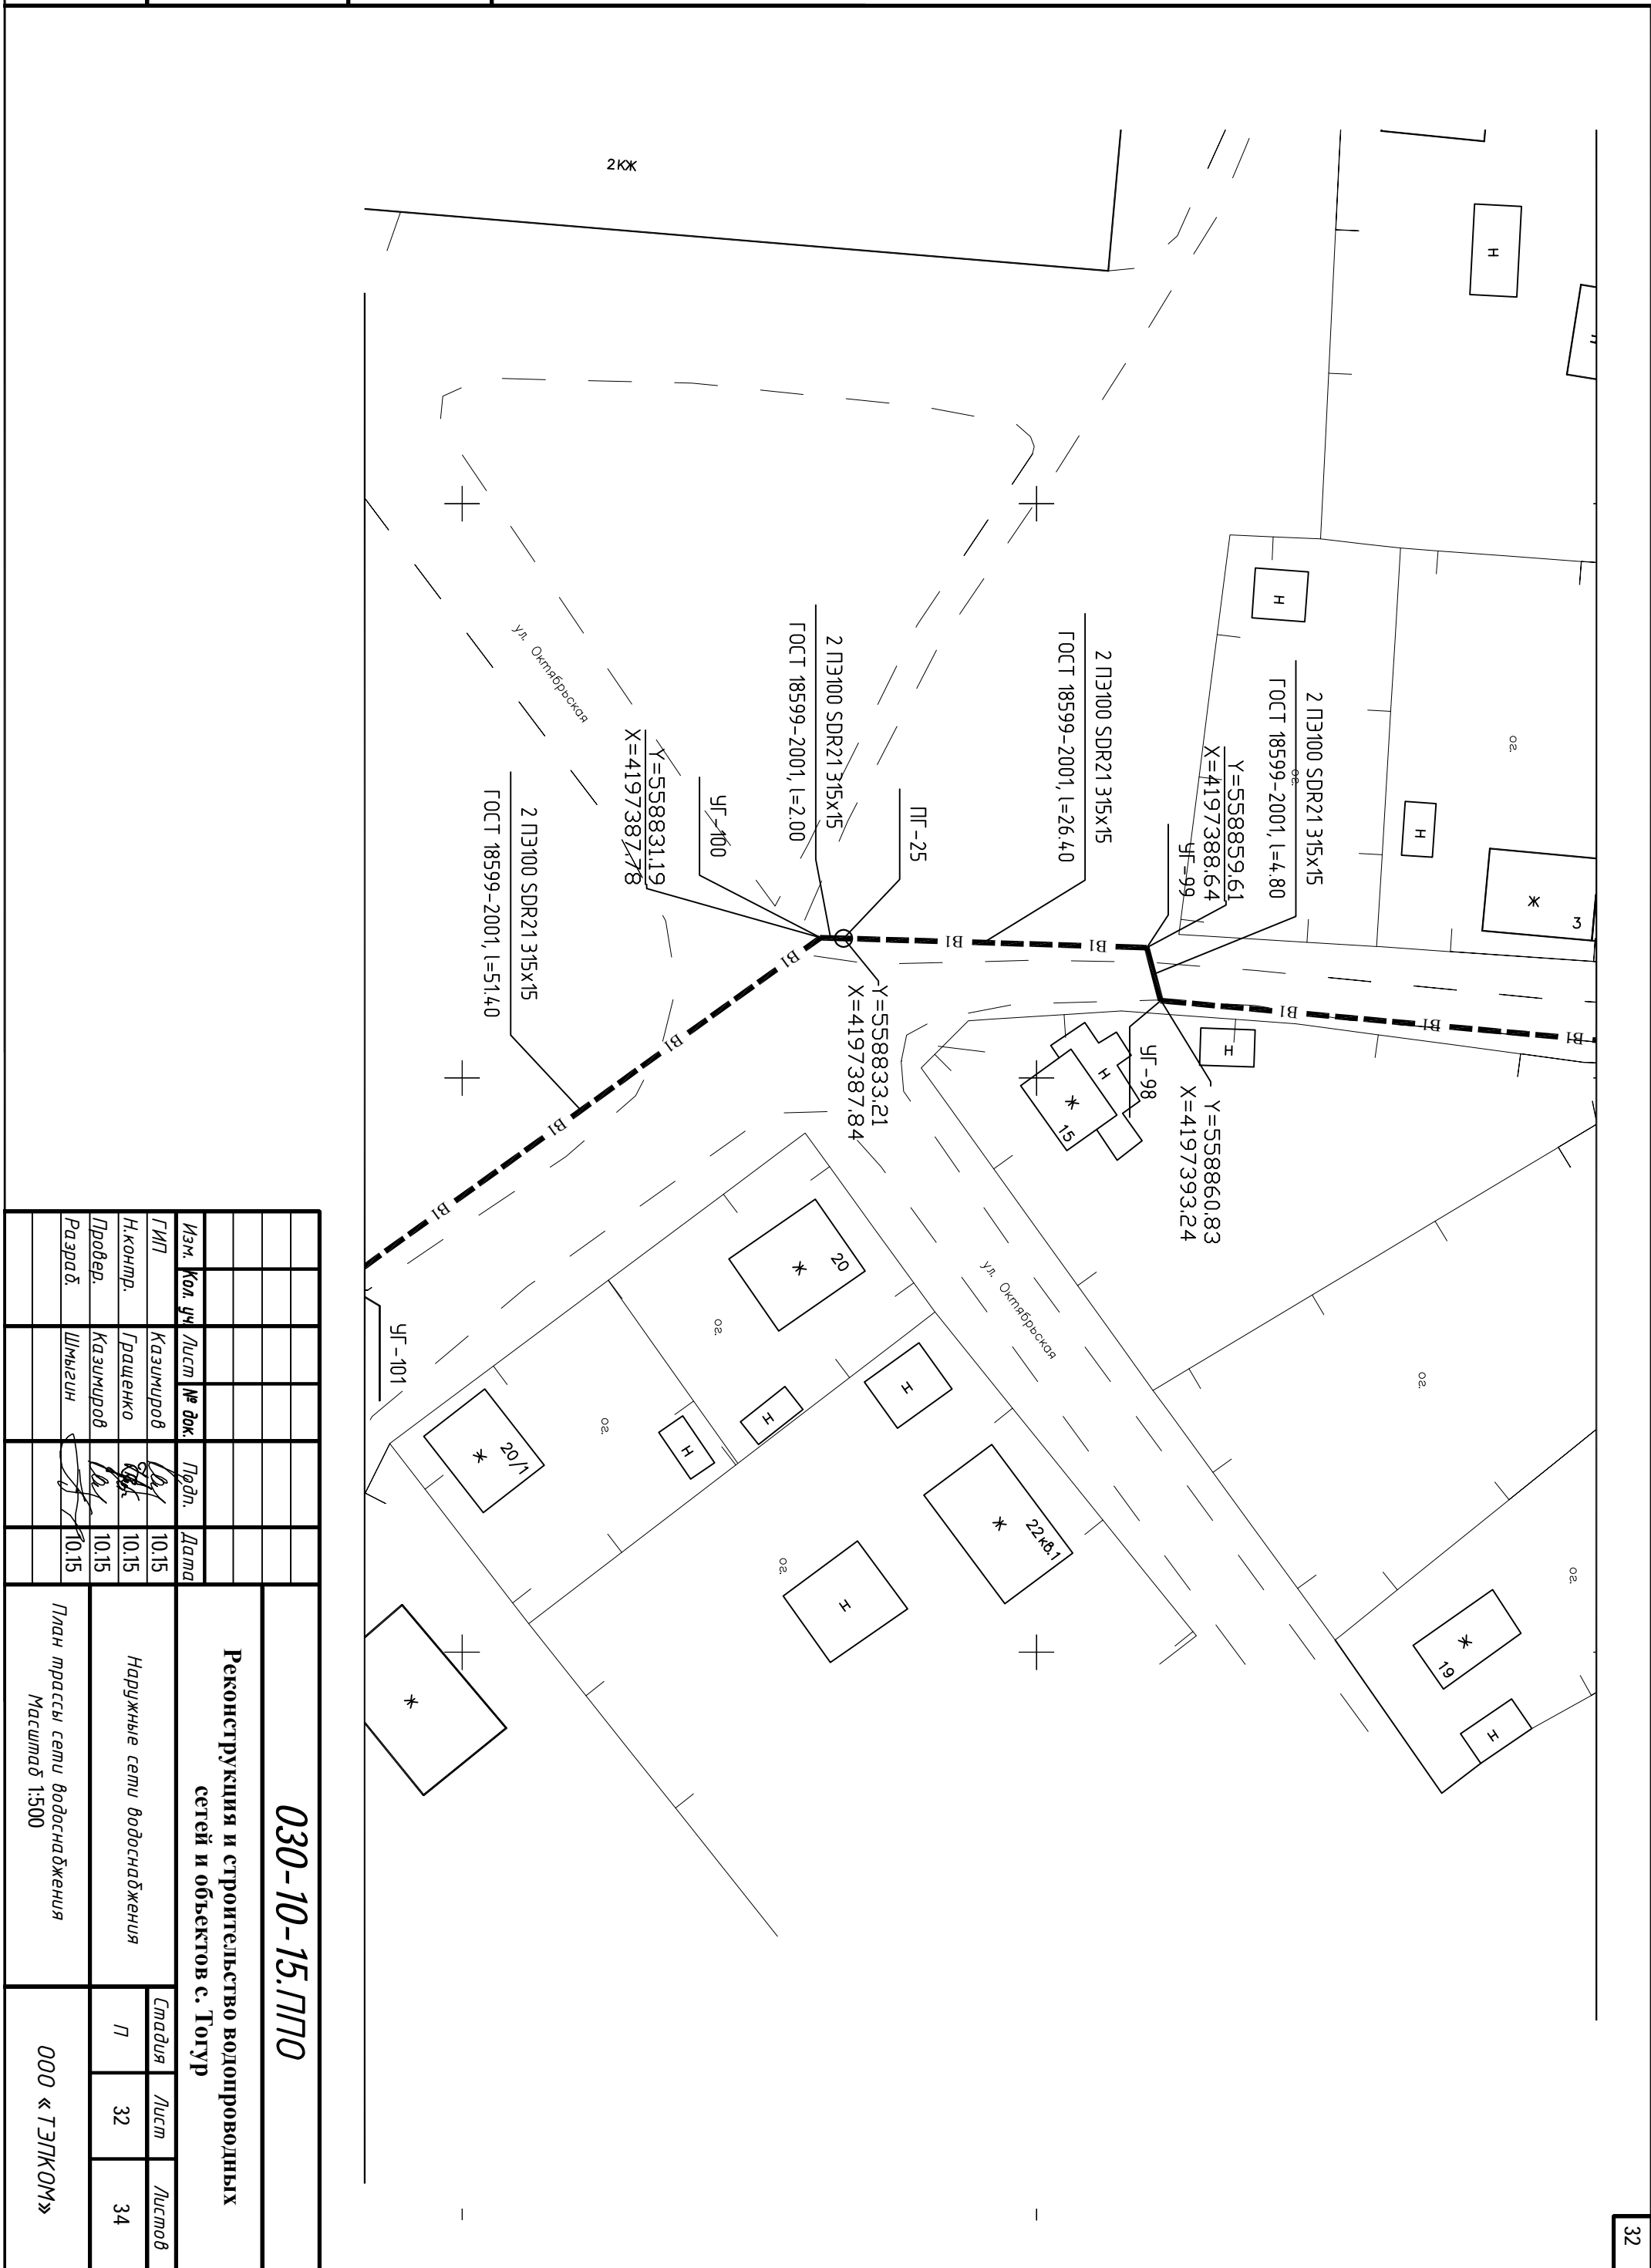

Изм.	Кол. уч.	Лист	№ док.	Подп.	Дата
ГИП		Казимиров			10.15
Н.контр.		Граченко			10.15
Проект.		Казимиров			10.15
Разраб.		Шмыгин			10.15

030-10-15.ПТО		
Реконструкция и строительство водопроводных сетей и объектов с. Тогур		
Наружные сети водоснабжения		
План трассы сети водоснабжения		
Масштаб 1:500		
Градус	Лист	Листов
П	32	34
ООО «ТЭПКОМ»		


Инв. № подл.	Подп. и дата	Взам. инв. №

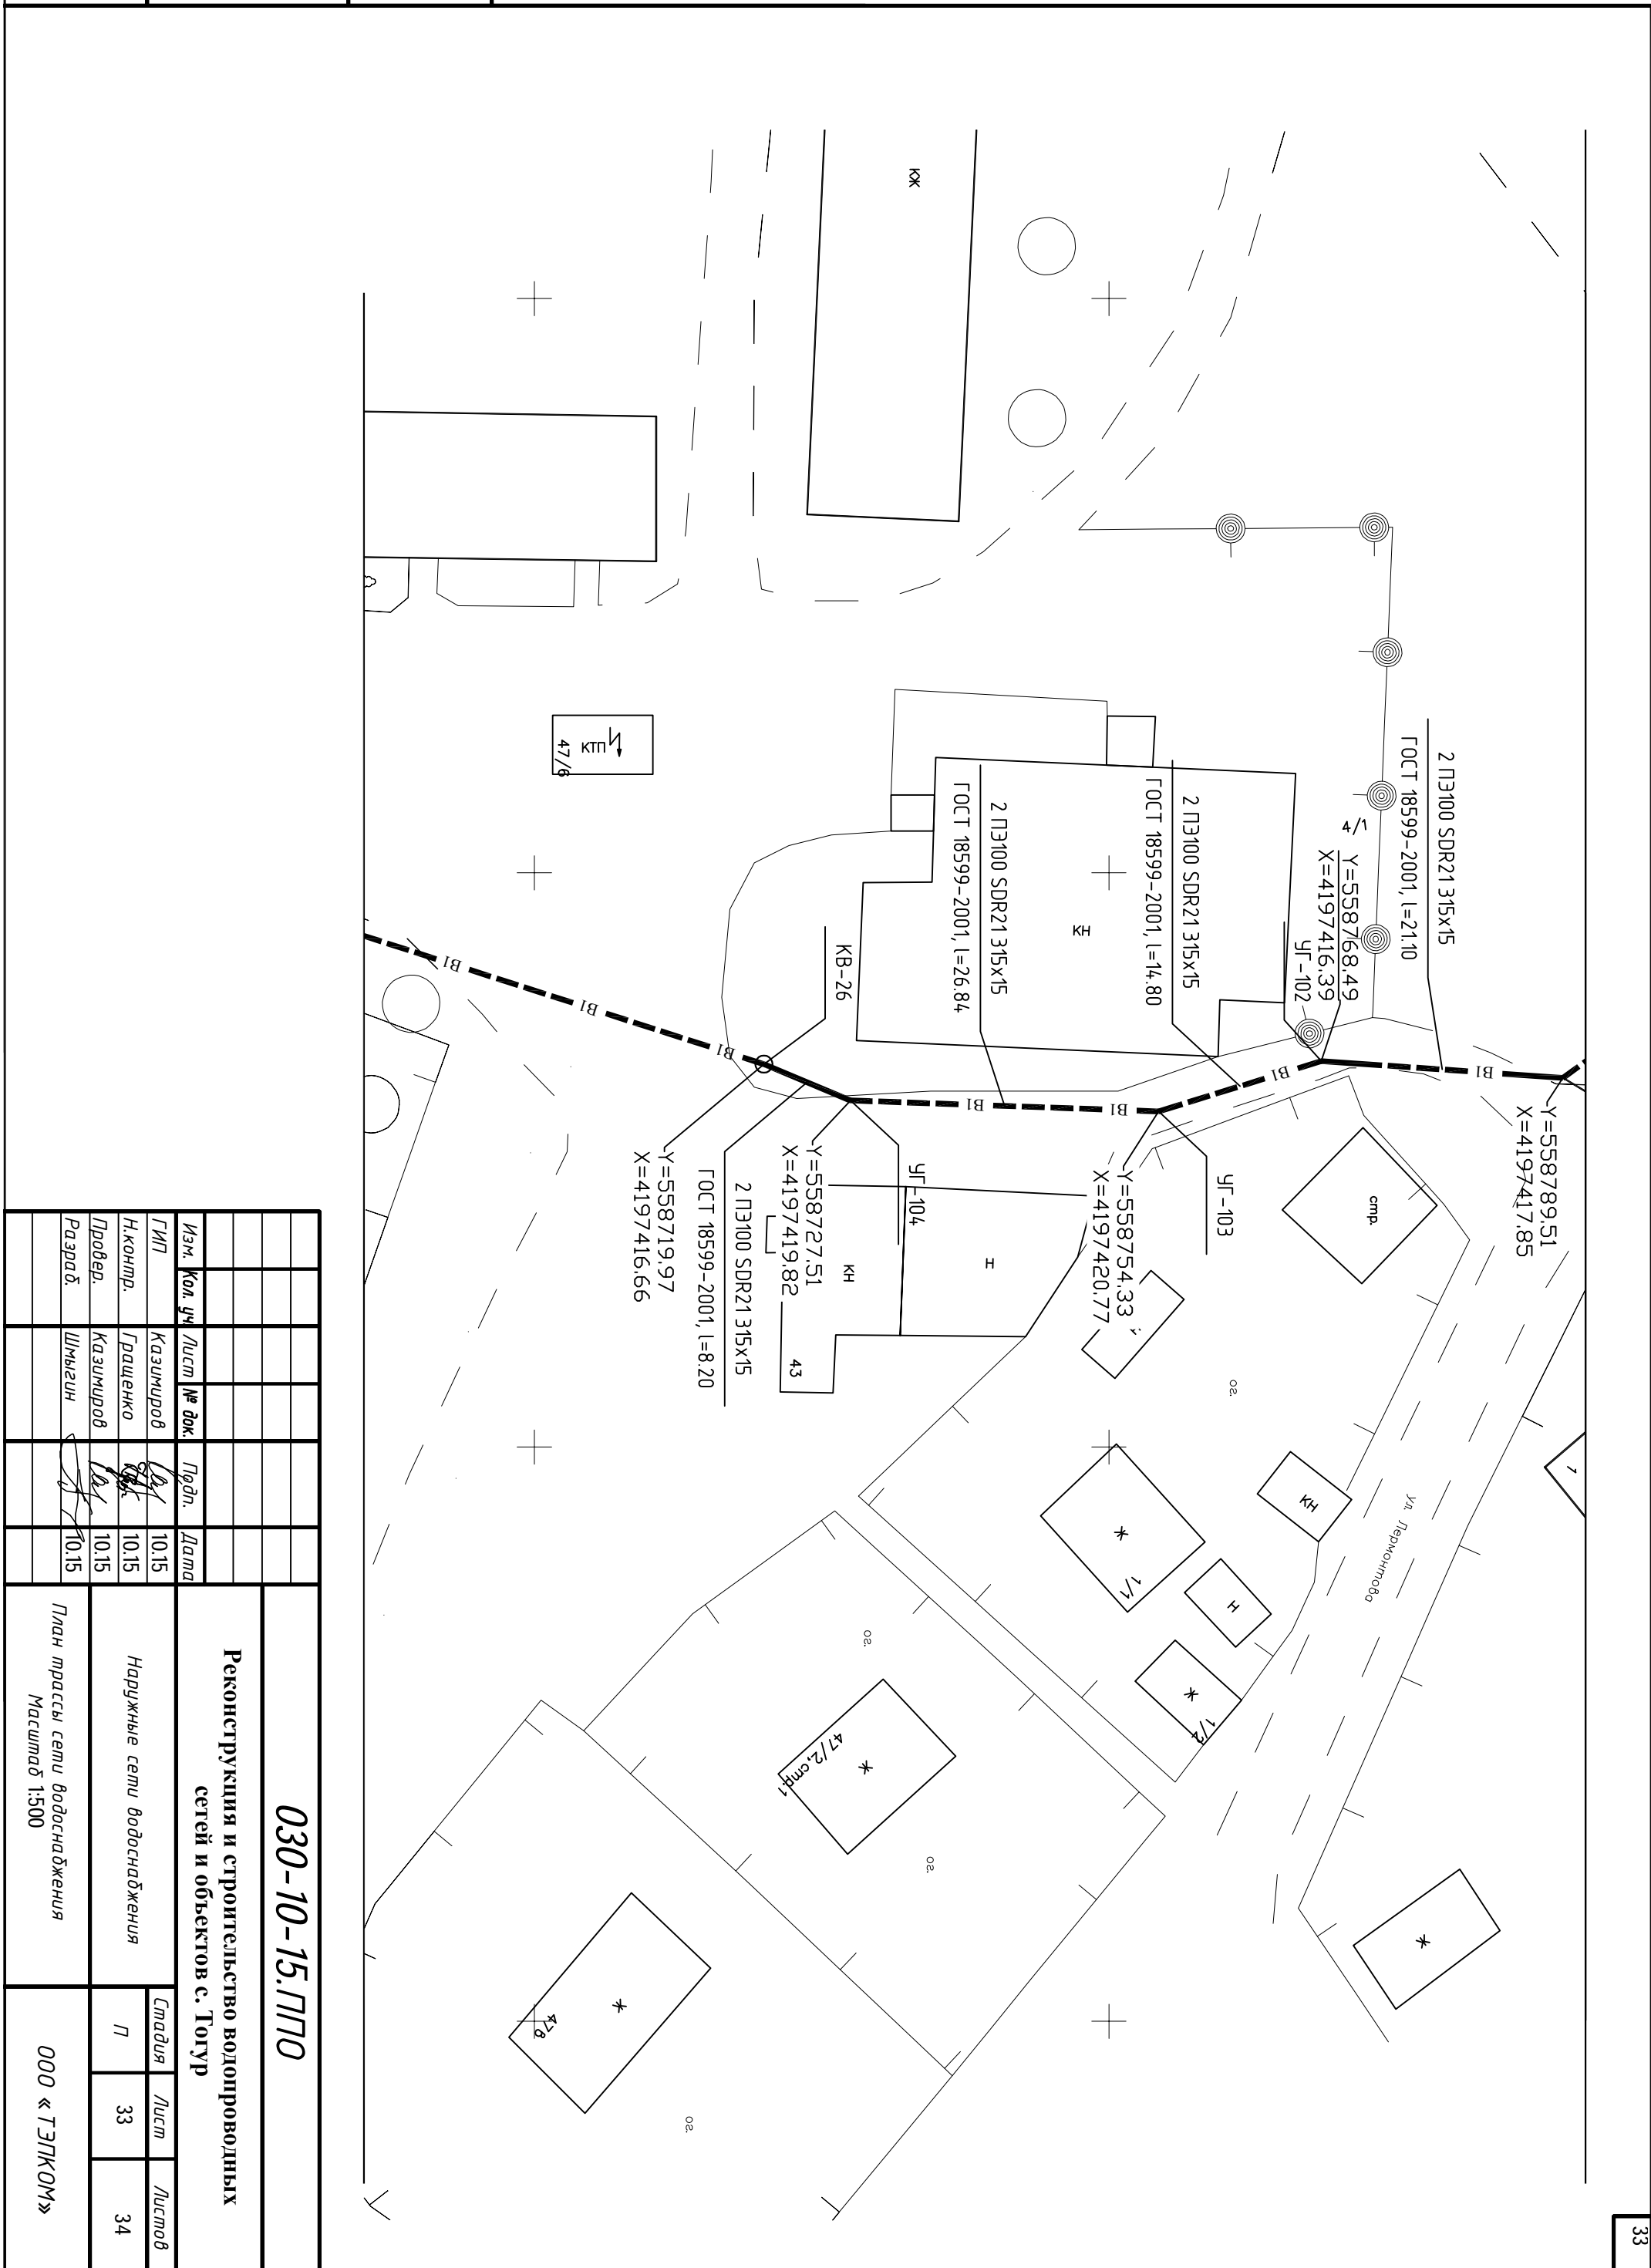

Изм.	Код. уч.	Лист	№ док.	Подп.	Дата
ГИП		Казимиров			10.15
Н.контр.		Гращенко			10.15
Провед.		Казимиров			10.15
Разраб.		Шмыгин			10.15

030-10-15.ЛПТО			
Реконструкция и строительство водопроводных сетей и объектов с. Тогур			
Наружные сети водоснабжения		Лист	Листов
План трассы сети водоснабжения Масштаб 1:500		7	34
ООО «ТЭЛКОМ»			

Инв. № подл.	Подп. и дата	Взам. инв. №

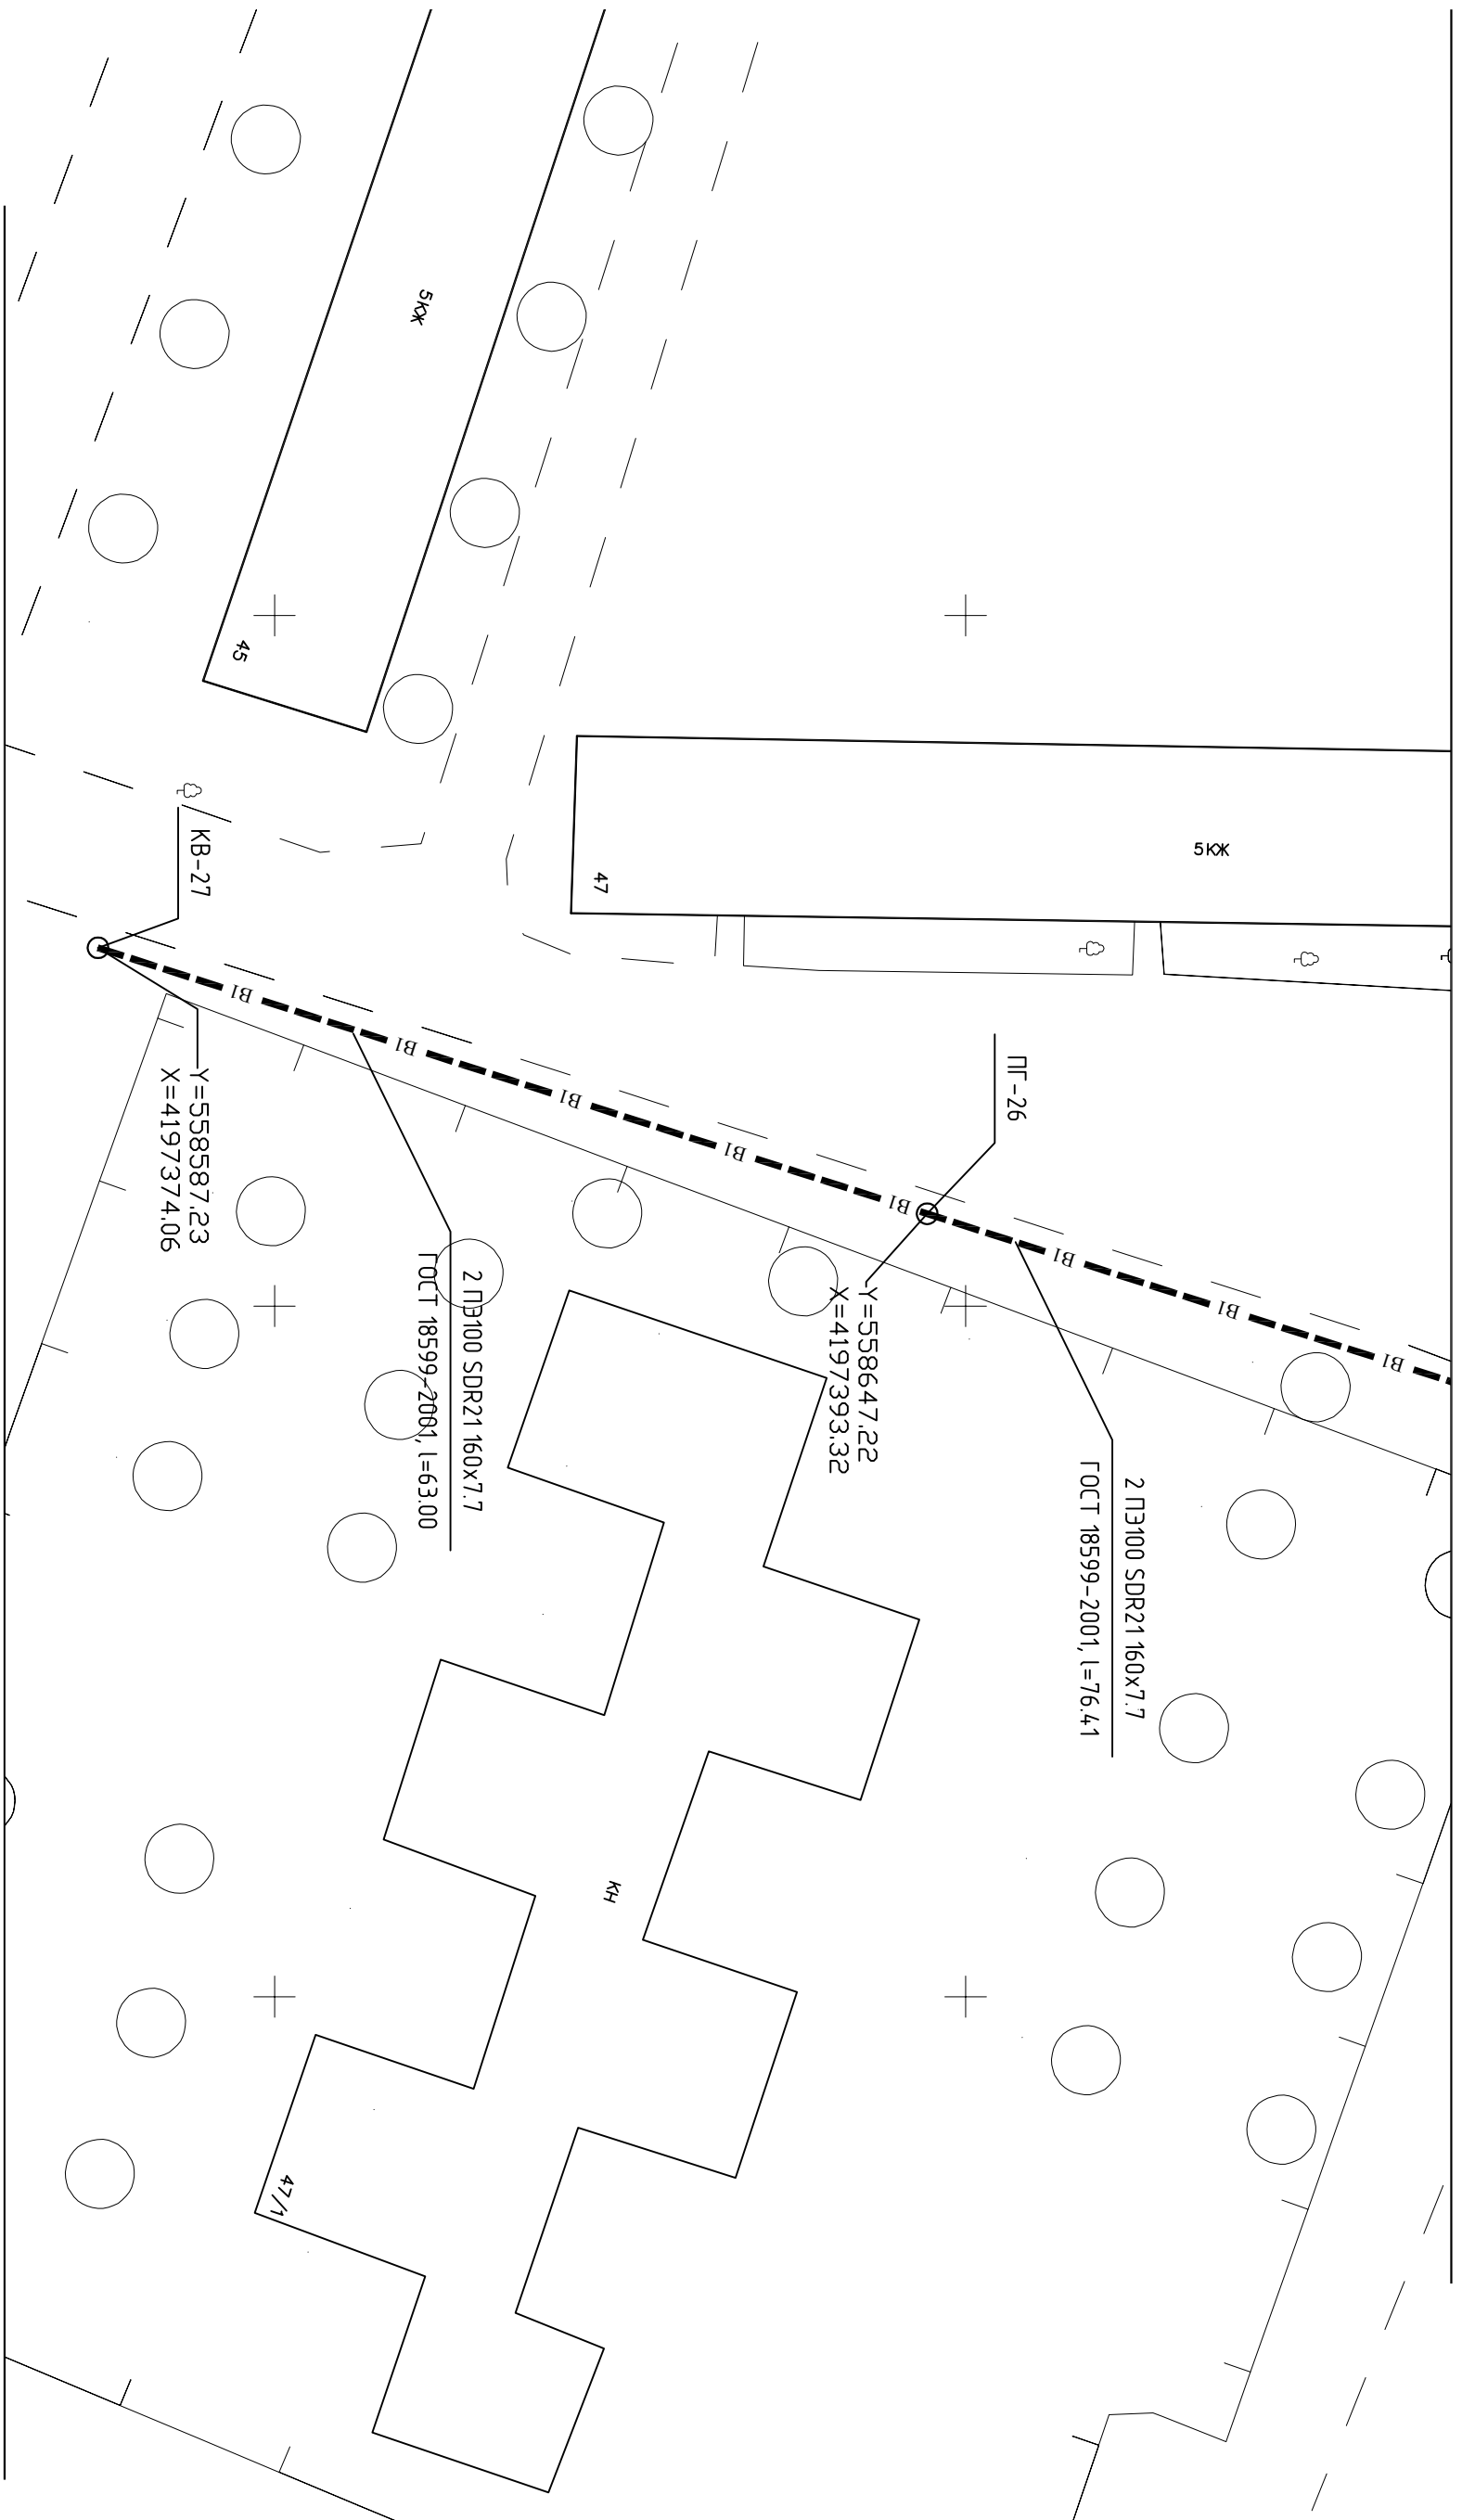

Инв. № подл.										Подп. и дата										Взам. инв. №																			
<p align="center">030-10-15.ПТО</p> <p align="center">Реконструкция и строительство водопроводных сетей и объектов с. Тогур</p>																																							
Изм.										Код. уч.										Лист										№ док.									
ГИП										Казимиров										Лод.										Дата									
Н.контр.										Гращенко										10.15										10.15									
Проект.										Казимиров										10.15										10.15									
Разраб.										Шмыгин										10.15										10.15									
Наружные сети водоснабжения										Гладия										Лист										Листов									
План трассы сети водоснабжения										П										34										34									
Масштаб 1:500										ООО «ТЭПКОМ»																													